



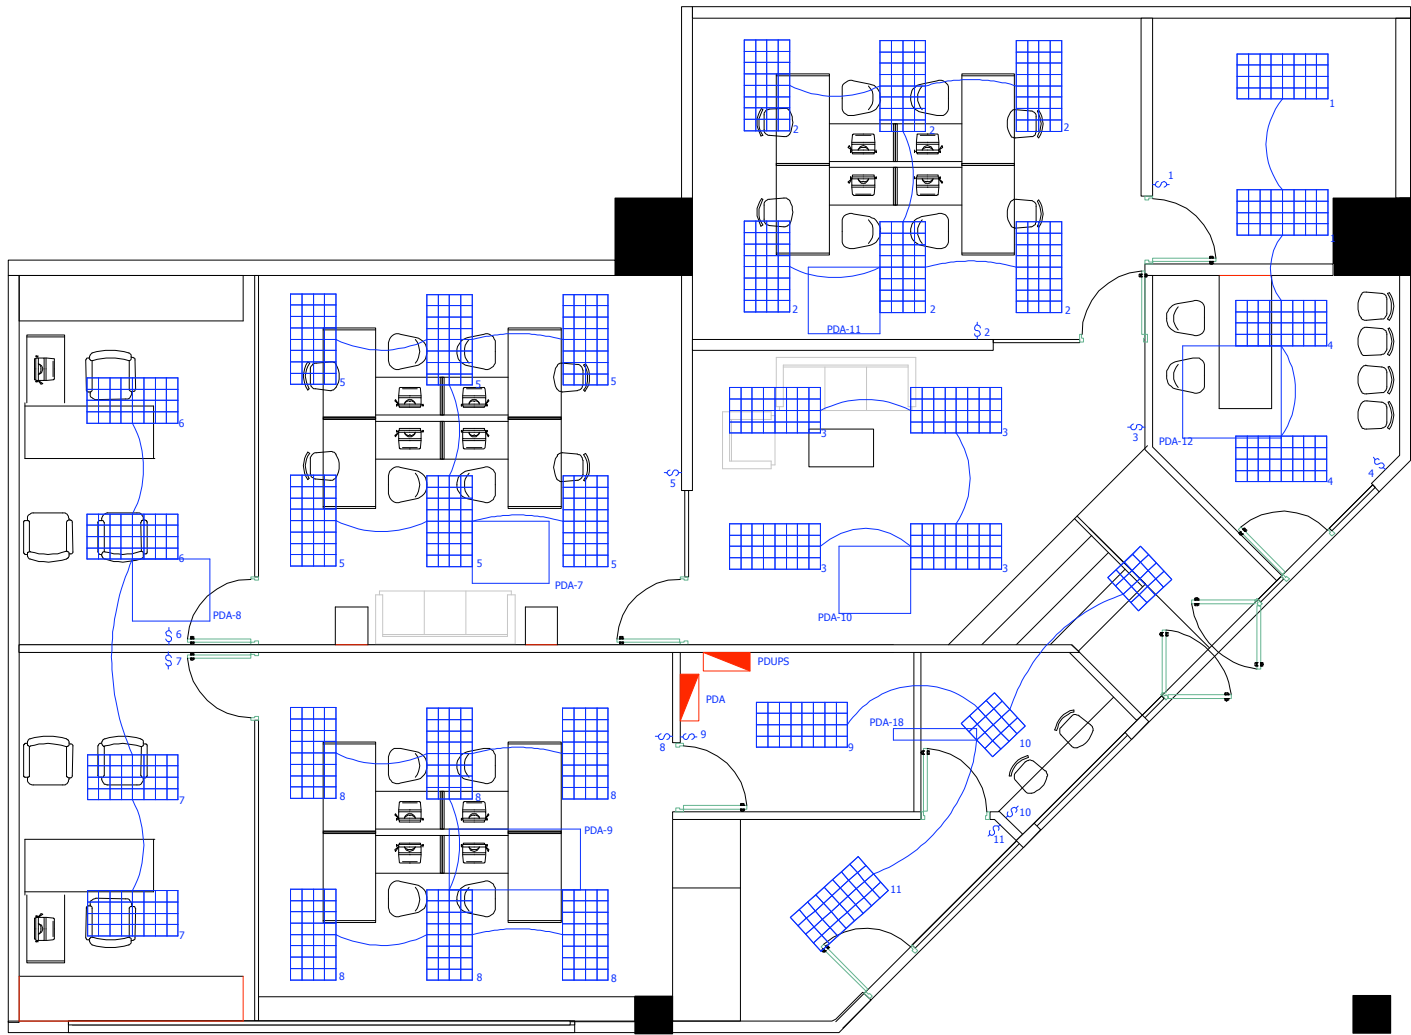


Planta de Iluminación
Escala 1:75

DETALLES:

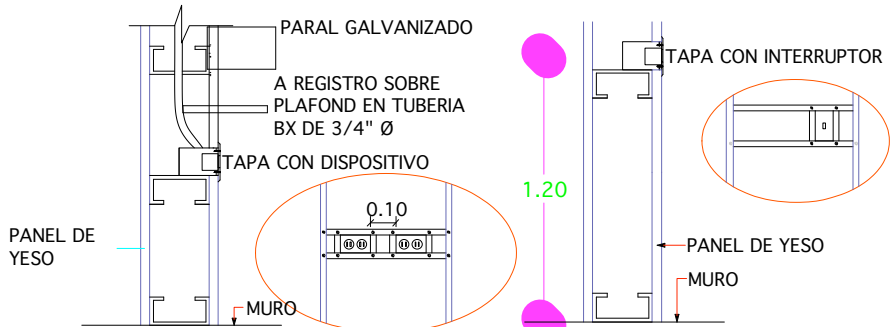

DET. DE CAJA EN PANELES CHEET ROCK

NO ESCALA

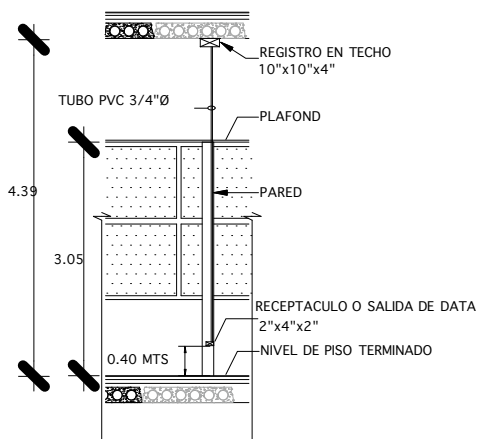

DETALLE TIPICO DE INSTALACION DE REGISTRO EN TECHO Y RECEPTACULO/ DATA Y/O TELEFONO EN PARED

NO ESCALA

DIAGRAMA UNIFILAR

DESDE CUARTO DE EQUIPOS

3 Núm. 2 THHN
1 Núm. 2 THHN NEUTRO
1 Núm. 8 THHN Tierra
Tub. 1½" Ø

PANEL PDA

2 Núm. 8 THHN
1 Núm. 8 THHN NEUTRO
1 Núm. 12 THHN Tierra
Tub. 3/4" Ø

UPS / INV
5 KVA

2 Núm. 10 THHN
1 Núm. 10 THHN NEUTRO
1 Núm. 12 THHN Tierra
Tub. 3/4" Ø

PANEL PDUPS

CONTROL DE
AIRES


PUERTA

INTERRUPTOR
DE LUMINARIAS
NOTA: COLOCARLO
SIEMPRE DEL
LADO DEL
PICAPORTE

SOCALO

DETALLES ALTURA SALIDAS ELECTRICAS


NO ESCALA

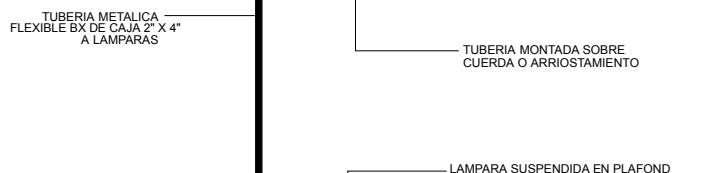

DETALLES INSTALACION LAMPARA FLUORESCENTE

NO ESCALA

LEYENDA:

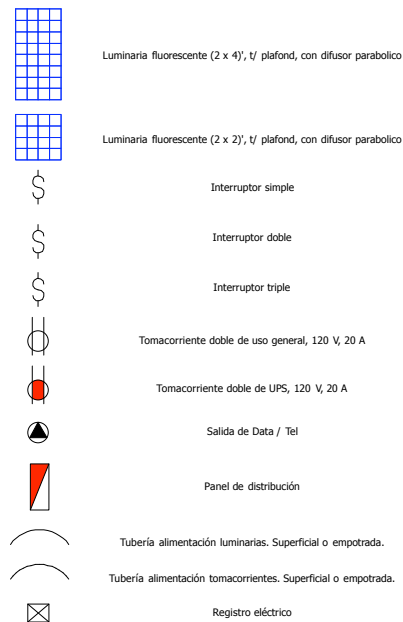

PROYECTO
PNUD
REMODELACION CAMARA
DE CUENTAS
SANTO DOMINGO, REPUBLICA DOMINICANA
ARQUITECTOS
ARQ MAGDALENA SERRET
CODIA 13713

CALCULOS ESTRUCTURALES
ING EDUARDO ORTIZ
INSTALACIONES ELECTRICAS
ING EDUARDO ORTIZ
INSTALACIONES SANITARIAS
ING SANTIAGO LEBRON
INSTALACIONES MECANICAS
ING SANTIAGO LEBRON
DISEÑOS DE DETALLE
ARQ LUIS SERRET
ARQUITECTOS COLABORADORES
ARQ RICO MARCHENA

TITULO
Instalaciones Eléctricas

ARQUITECTO	FECHA AGO 2012	REVISION
INGENIERO CODIA	ESCALA IND	DIBUJO IE-2
PROPIETARIO	CLAVE	HOJA No. 12