


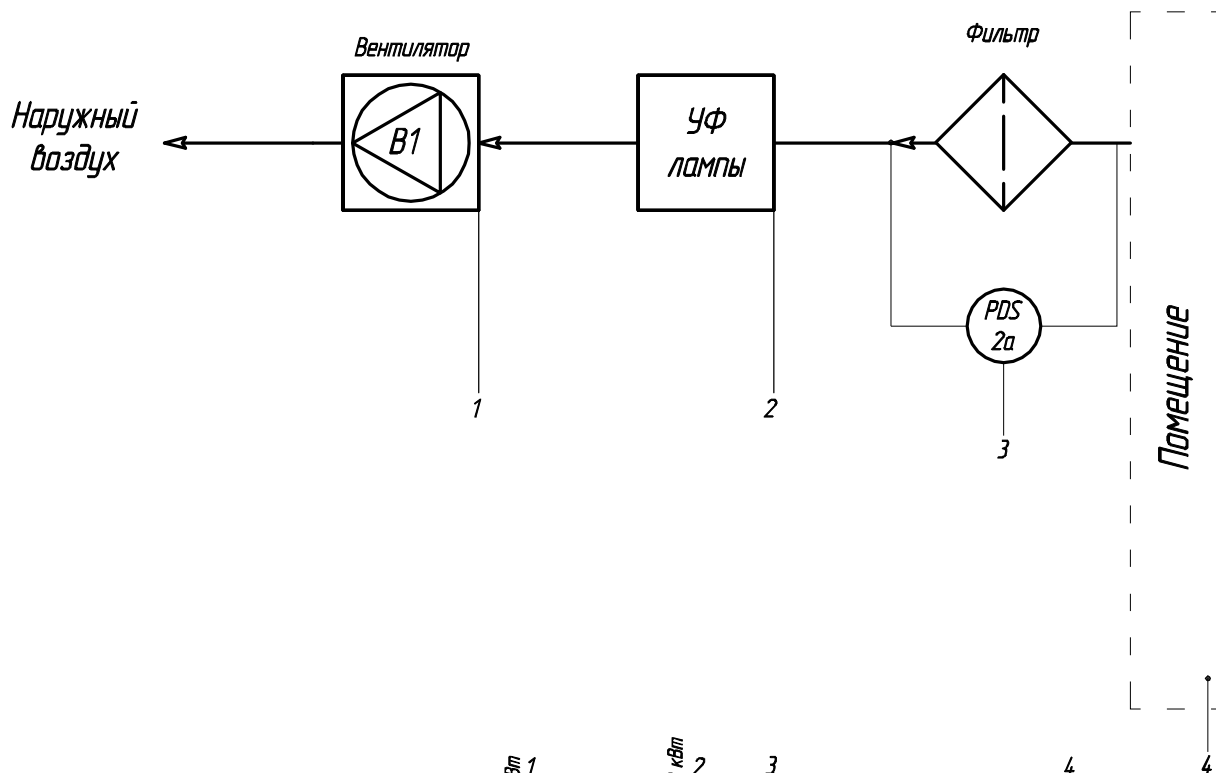

Приборы, устанавливаемые в ШКАУ			1 11 кВт / 0,16 кВт	2 0,975 кВт / 0,3 кВт	3 150 Па	4 Пожарная сигнализация
Устройство управления	Исполняемые функции	Измерение	HA 1a	SIC 1b	NS 1b	A 2b
		Регулирование				
		Сигнализация				
		Управление				
	Аналоговый вход AI					
	Дискретный вход DI					
	Аналоговый выход AO					
	Дискретный выход DO					

Примечание: Функциональная схема автоматизации системы ВЗ аналогичная данной с соответствующей заменой индексов

Взам. инв. N

Подпись и дата

Инв. N подл.

2011-116-02 / 04 АОВ

Туркменистан, Марыйский велаят, п. Туркменбашы
Центральный тюремный госпиталь МРК-15

Изм. №уч. Лист №док. Подпись Дата

Разраб. Проверил 2012г.

Отделение для лечения М/У
пациентов на 50 коек

Стадия Лист Листов

РП 3 16

Автоматизация. Функциональная
схема системы В1 (ВЗ аналогичная)