


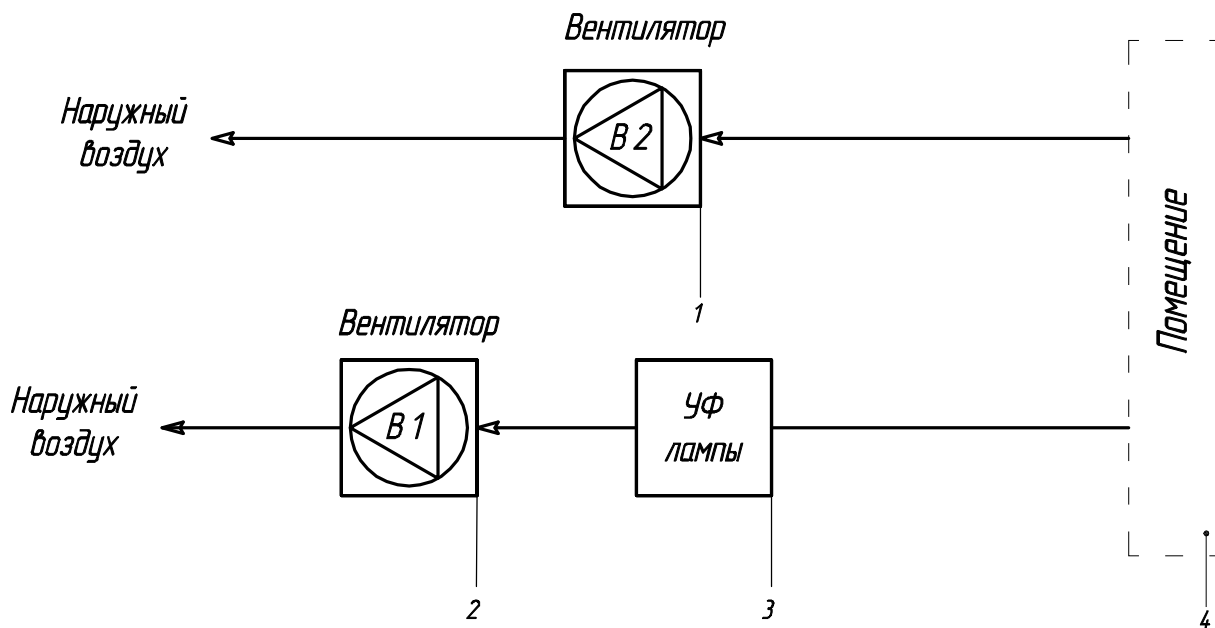

Приборы, устанавливаемые в ШСАУ			0,94/0,53/0,67 кВт	1		0,94/0,53 кВт	2	0,525/0,525 кВт	3	Пож. сигнализация	4
			HA 1a	SIC 1б	A 1в		HA 2a	SIC 2б	NS 2в		
Устройство управления	Исполняемые функции	Измерение									
		Регулирование									
		Сигнализация									
		Управление									
	Аналоговый вход AI										
	Дискретный вход DI										
	Аналоговый выход AO										
	Дискретный выход DO										

Примечание: Функциональная схема автоматизации системы В 4 аналогичная В 1 с соответствующей заменой индексов.
Функциональные схемы автоматизации систем В 3, В 5 аналогичные В 2 с соответствующей заменой индексов.

						2013-025-01 - АОВ			
						Туркменистан, г. Дашогуз, Этрап им. Ниязова, Велаятская Туберкулезная Больница			
Изм.	№уч.	Лист	№док.	Подпись	Дата	Референс – лаборатория	Стадия	Лист	Листов
Разраб.					2013 г.		РП	3	20
Н.контр.									
Утв.						Автоматизация. Функциональная схема автоматизации систем В 1, В 2			

Согласовано

Взам. инв. N

Подпись и дата

Инв. N подл.