



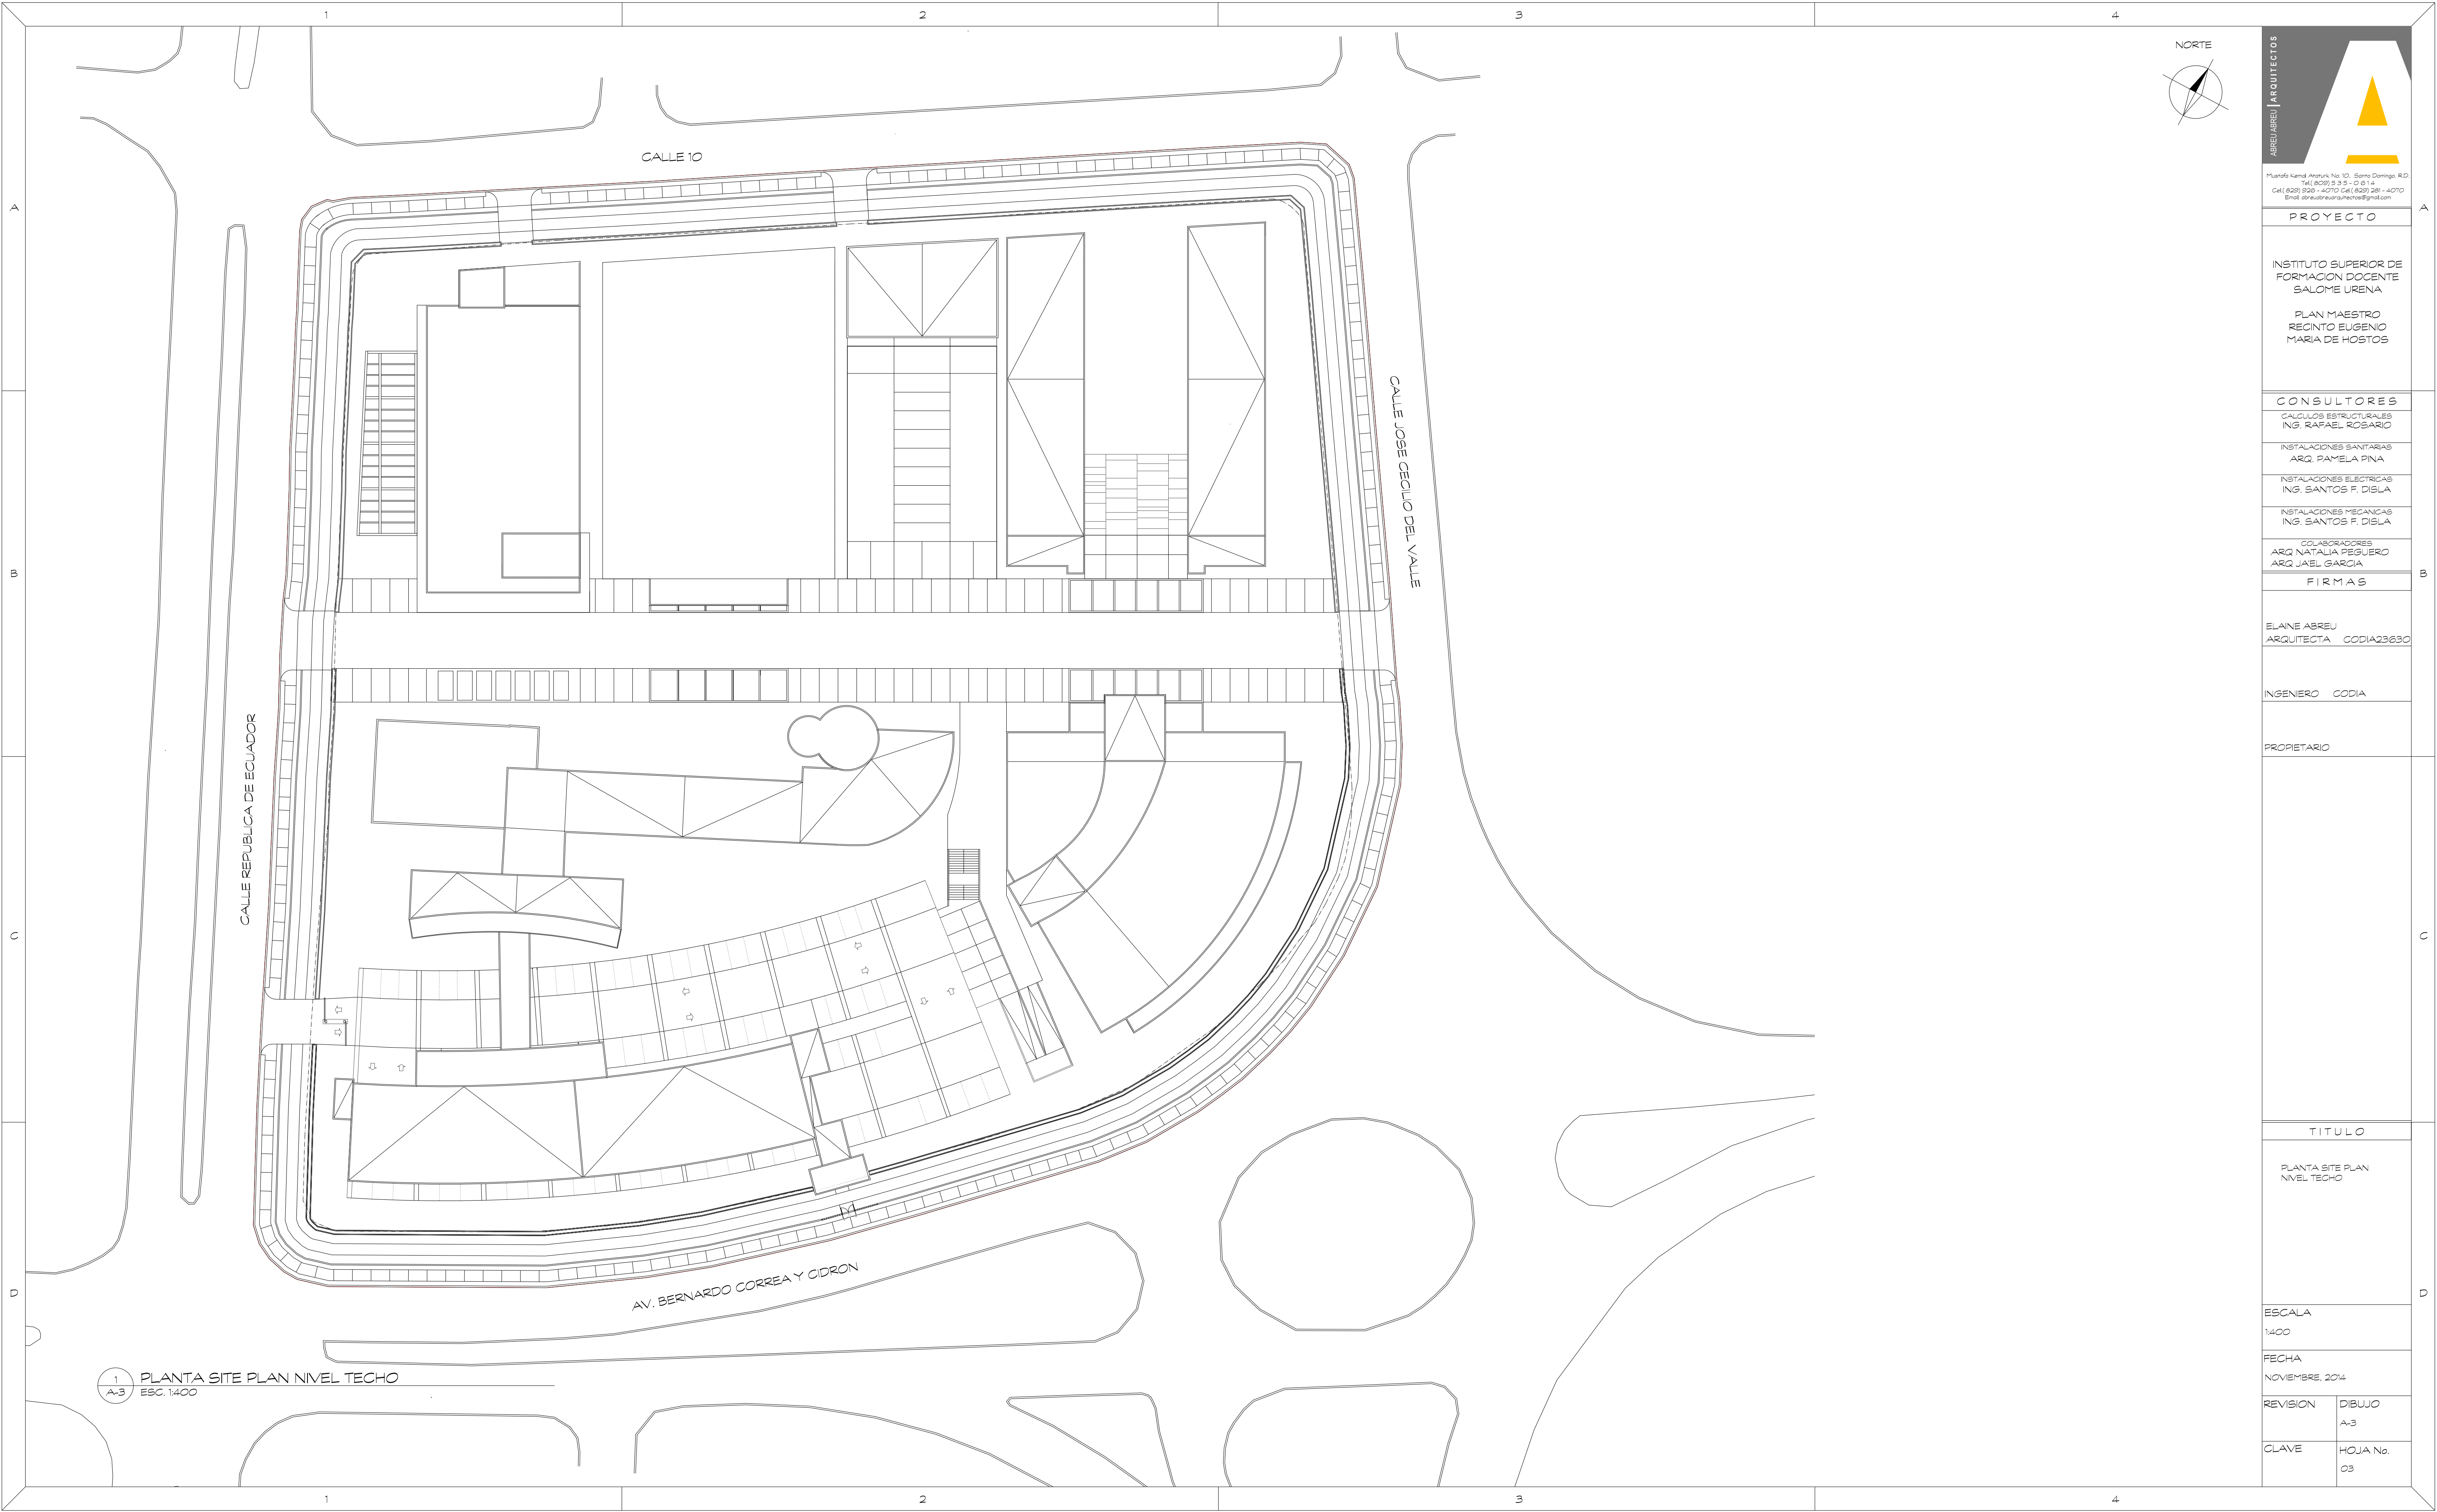

1 PLANTA SITE PLAN NIVEL TECHO  
A-3 ESC. 1:400

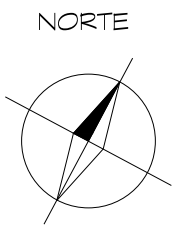

Puerto Real, Avenida No. 10, Santo Domingo, RD.  
TEL: (809) 533-0814  
Cel: (809) 528-4470 Cel: (809) 581-4470  
Email: abreu@abreu-architects.com

PROYECTO

INSTITUTO SUPERIOR DE  
FORMACION DOCENTE  
SALOME URENA

PLAN MAESTRO  
RECINTO EUGENIO  
MARIA DE HOSTOS

CONSULTORES

CALCULOS ESTRUCTURALES  
ING. RAFAEL ROSARIO

INSTALACIONES SANITARIAS  
ARQ. PAMELA PINA

INSTALACIONES ELECTRICAS  
ING. SANTOS F. DIELA

INSTALACIONES MECANICAS  
ING. SANTOS F. DIELA

COLABORADORES  
ARQ. NATALIA PEGUERO  
ARQ. JAVEL GARCIA

FIRMAS

ELAINE ABREU  
ARQUITECTA CODIA23630

INGENIERO CODIA

PROPIETARIO

TITULO

PLANTA SITE PLAN  
NIVEL TECHO

ESCALA  
1:400

FECHA  
NOVIEMBRE, 2014

REVISION DIBUJO  
A-3

CLAVE HOJA No.  
03