



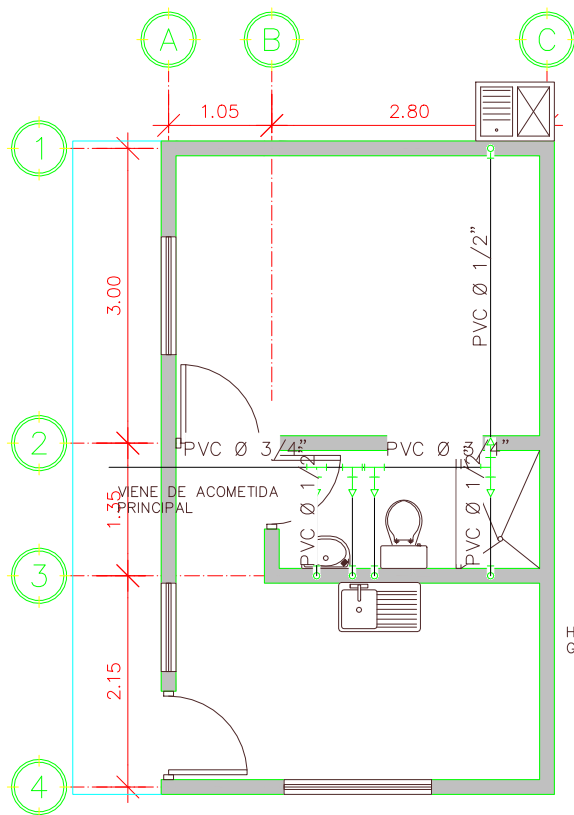


INSTALACIONES HIDRAÚLICAS
ESCALA: 1/50

SIMBOLOGÍA	
	TUBERIA PVC BAJO NIVEL DE PISO
	CODO VERTICAL A 90°
	CODO HORIZONTAL A 90°
	TEE VERTICAL
	TEE HORIZONTAL
	CHORRO EXTERIOR
	REDUCIDOR
	CODO HORIZONTAL A 45°
	VALVULA DE PASO / COMPUERTA
	VALVULA DE GLOBO / CAUDAL

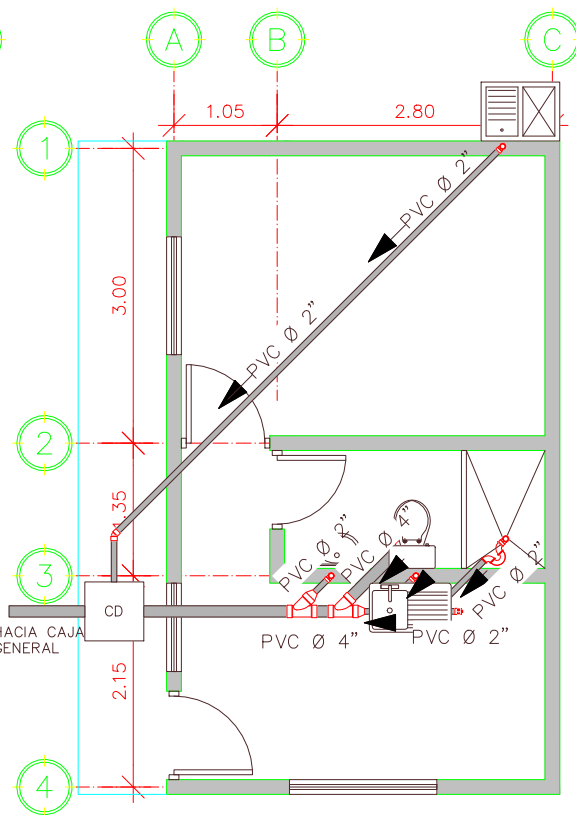

INSTALACIONES SANITARIAS
ESCALA: 1/50

SIMBOLOGÍA	
	TUBERIA PVC DIAMETRO INDICADO
	CODO HORIZ. A 90°, DIAM. INDICADO
	CODO HORIZ. A 45°, DIAM. INDICADO
	CODO VERTICAL DIAMETRO INDICADO
	YEE HORIZ. DIAMETRO INDICADO
	SIFON A SEGUIR Ø 2"
	TEE HORIZ. DIAMETRO INDICADO
	REDUCIDOR DE 4" A 2"
	TAPON DE LIMPIEZA DE Ø 4"
	CD= CAJA DE DRENAJES SANITARIOS

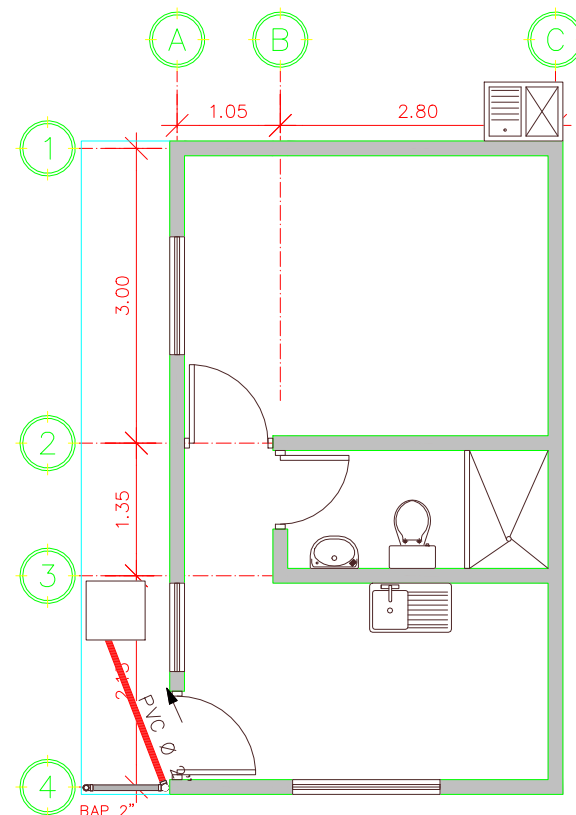

INSTALACIONES PLUVIALES
ESCALA: 1/50

SIMBOLOGÍA	
	TUBERIA PVC DIAMETRO INDICADO
	CODO HORIZ. A 90°, DIAM. INDICADO
	CODO HORIZ. A 45°, DIAM. INDICADO
	CODO VERTICAL DIAMETRO INDICADO
	CD= CAJA DE DRENAJES SANITARIOS

MUNICIPALIDAD DE
GUATEMALA

PROYECTO:
REMODELACIÓN
INSTITUTO
TECNOLÓGICO
SANTA MARÍA
UBICACIÓN:
14 AVENIDA 36-09
ZONA 3, MUNICIPIO
DE GUATEMALA,
DEPARTAMENTO DE
GUATEMALA
CONTENIDO:
INSTALACIONES
HIDROSANITARIAS
DORMITORIO GUARDIÁN
ESCALA:

1/50

FECHA:
JULIO 2021

PROPIETARIO

f.) VoBo.

RESPONSABLE

f.) Profesional

ARQUITECTURA:
ARQ. A. TENI L. /
COL-5686
INGENIERIA:
ING. M. ALFARO L.
/ COL-4198
PLANO HOJA

D-5 23
24