

РЕСПУБЛИКА УЗБЕКИСТАН

РАБОЧИЙ ПРОЕКТ

Капитальный ремонт здания офиса ПРООН в г.Нукус

Альбом – I

*Архитектурно – строительные, сантехнические
и электротехнические чертежи*

г. НУКУС 2022 год

Ведомость основных комплектов рабочих чертежей

<i>Обозначение</i>	<i>Наименование</i>	<i>Примечание</i>
<i>АС</i>	<i>Архитектурно-строительные чертежи</i>	
<i>ВК</i>	<i>Сантехнические чертежи</i>	
<i>ЭО</i>	<i>Электротехнические чертежи</i>	

Ведомость рабочих чертежей основного комплекта

[illegible]

Технические решения, принятые в рабочих чертежах, соответствуют требованиям экологических, санитарно-гигиенических, противопожарных и других действующих норм и правил и обеспечивают безопасную для жизни и здоровья людей эксплуатацию объекта, при соблюдении предусмотренных рабочими чертежами мероприятий.

Главный инженер проекта

Бекманова З

Общая часть

Рабочий проект по капитальному ремонту здания офиса ПРООН в г. Нукус запроектирован ООО "TAZA SUV" на основании задания на проектирование и дефектного акта. В основе разработки рабочего проекта капитального ремонта использованы обмерочные чертежи существующего здания.

Согласно планировки на 2-ом этаже расположены офисные помещения ПРООН: холл-дежурная, выставочная, бухгалтерия, конференц-зал, кабинет начальника, серверная, служебные кабинеты, кухня, санузлы с умывальней, коридор.

При разработке проекта капитального ремонта максимально использованы существующие площади помещений, сохранены капитальные стены и перегородки. В необходимом месте произведена пробивка дверного проема в перегородках, произведена закладка местами в перегородках для уменьшения дверных проемов. Произведены замена существующих дверных блоков на новые МДФ, и замена алюминиевых оконных блоков на новые пластиковые "IMZO" с устройством подоконных досок из пластика, разборка стеклоблоков в лестничной клетке с последующей установкой алюминиевых витражей.

Полы – покрытия из паркета, линолеума, керамических плит разбираются и устраиваются новые полы из ламината и керамических плиток. В санузлах полы из керамических плит по гидроизоляции из 2-х слоев изола.

 
 
Внутренняя отделка – согласно ведомости отделки помещений лист АС-6.

Произведена замена местами покрытия кровли из асбестоцементных волнистых листов по существующим каркасам, штукатурка местами стен дворового фасада. Окраска наружного фасада и цоколя с дворовой стороны фасадными красками.


В наружных подоконниках устраивается свесы из оцинкованной кровельной стали.

ОБЪЕМНО-ПЛАНИРОВОЧНЫЕ ПОКАЗАТЕЛИ


№ п/п	Наименование	Ед. изм.	Коли- чество
1	Площадь застройки	м ²	424,41
2	Общая площадь здания	м ²	773,2
3	Полезная площадь (2-ой этаж)	м ²	330,03
4	Строительный объем	м ³	3340,1

				АС-1			
Директор	Досназаров А			Капитальный ремонт здания офиса ПРООН в г. Нукус			
ГИП	Бекманова З						
Н.контр.	Бекманова З						
Разраб.	Аманов М.						
					Стадия	Лист	Листов
					РП	1	8
				Общие данные			

План стен 2-го этажа
(Обмерочный чертеж)

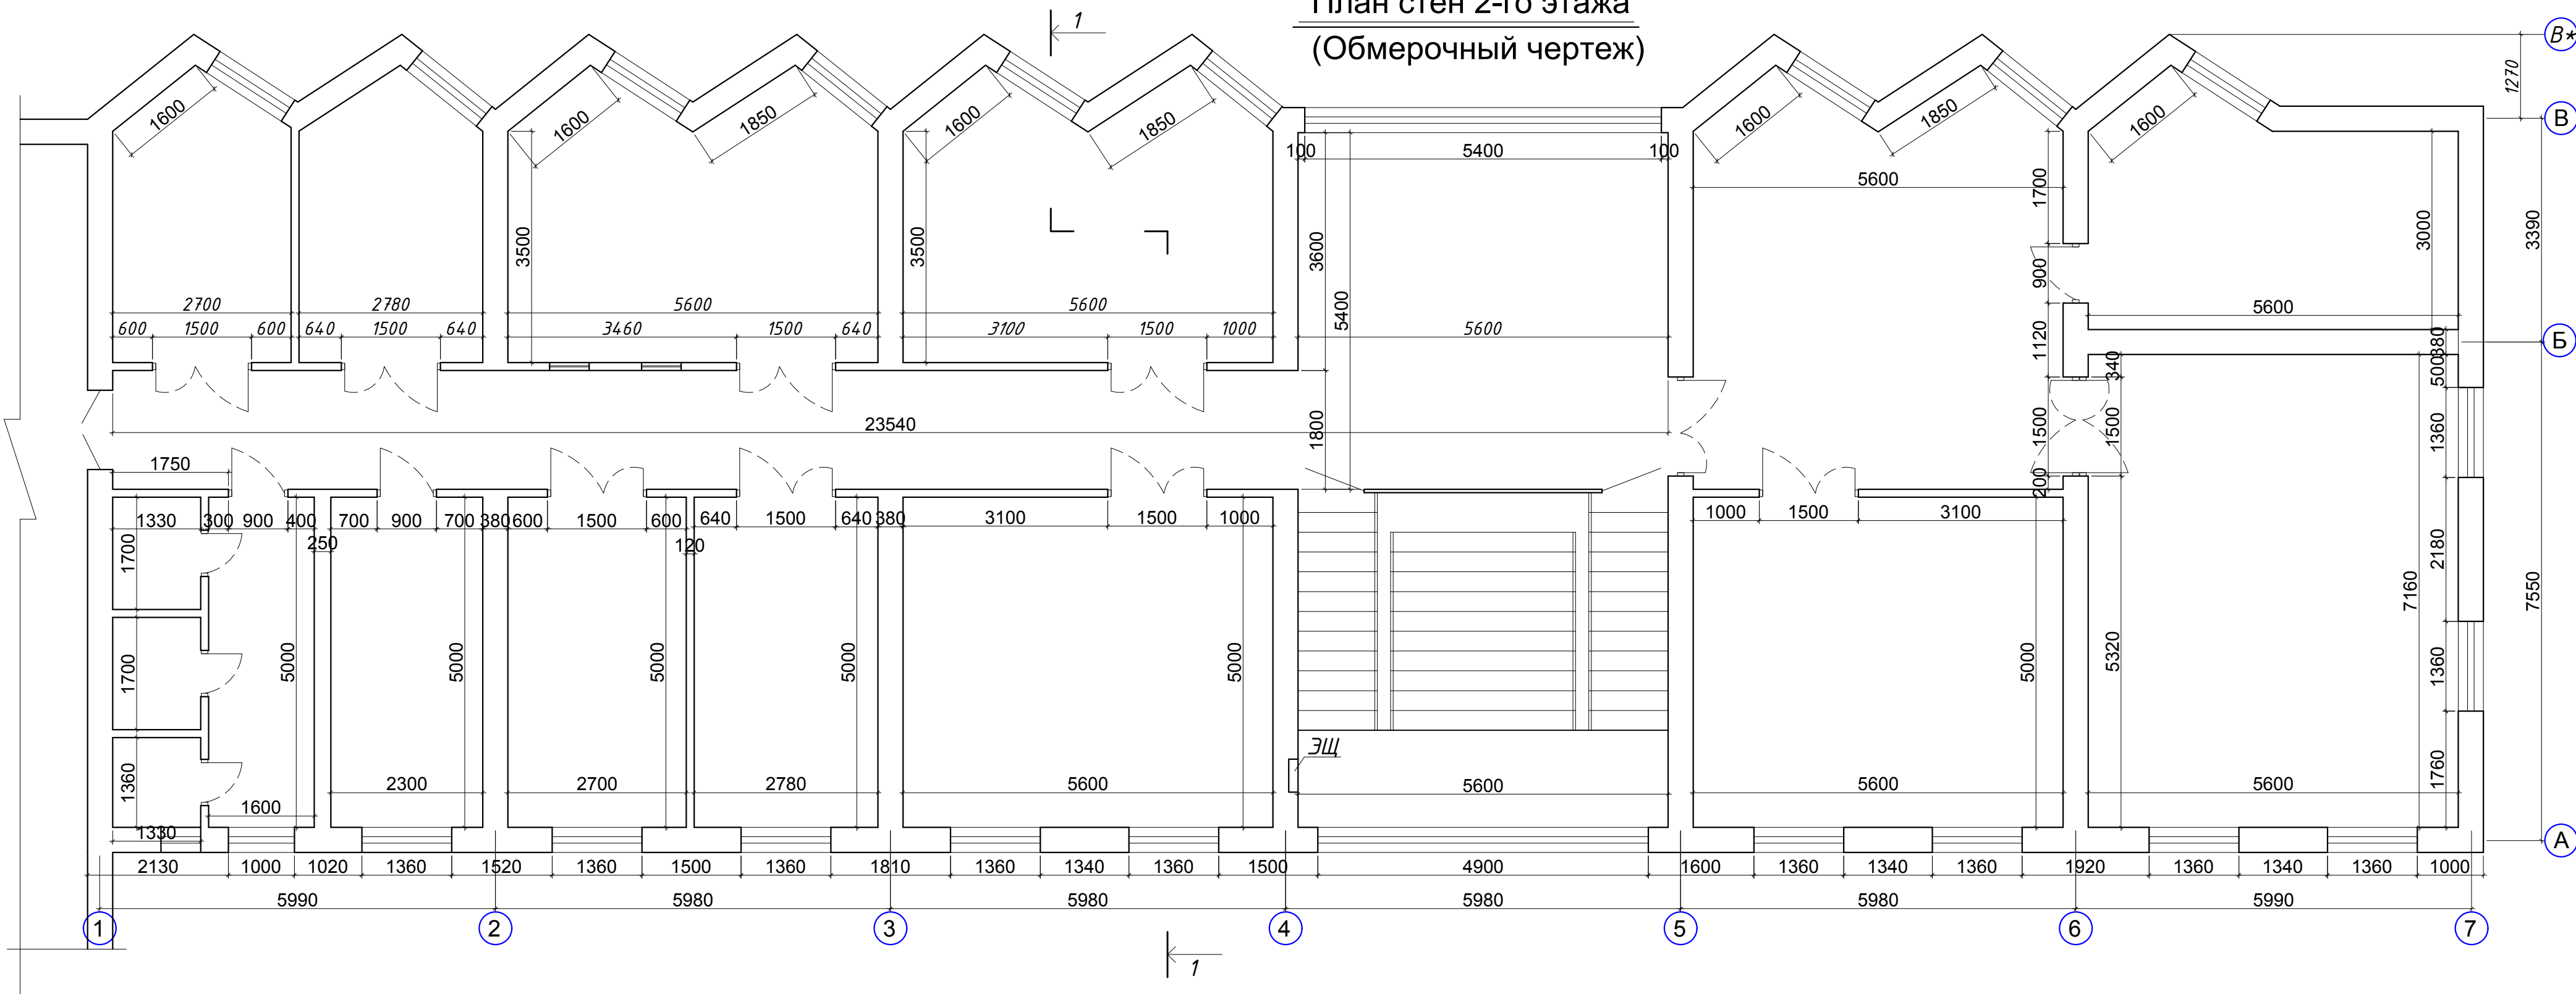


Разрез 1-1

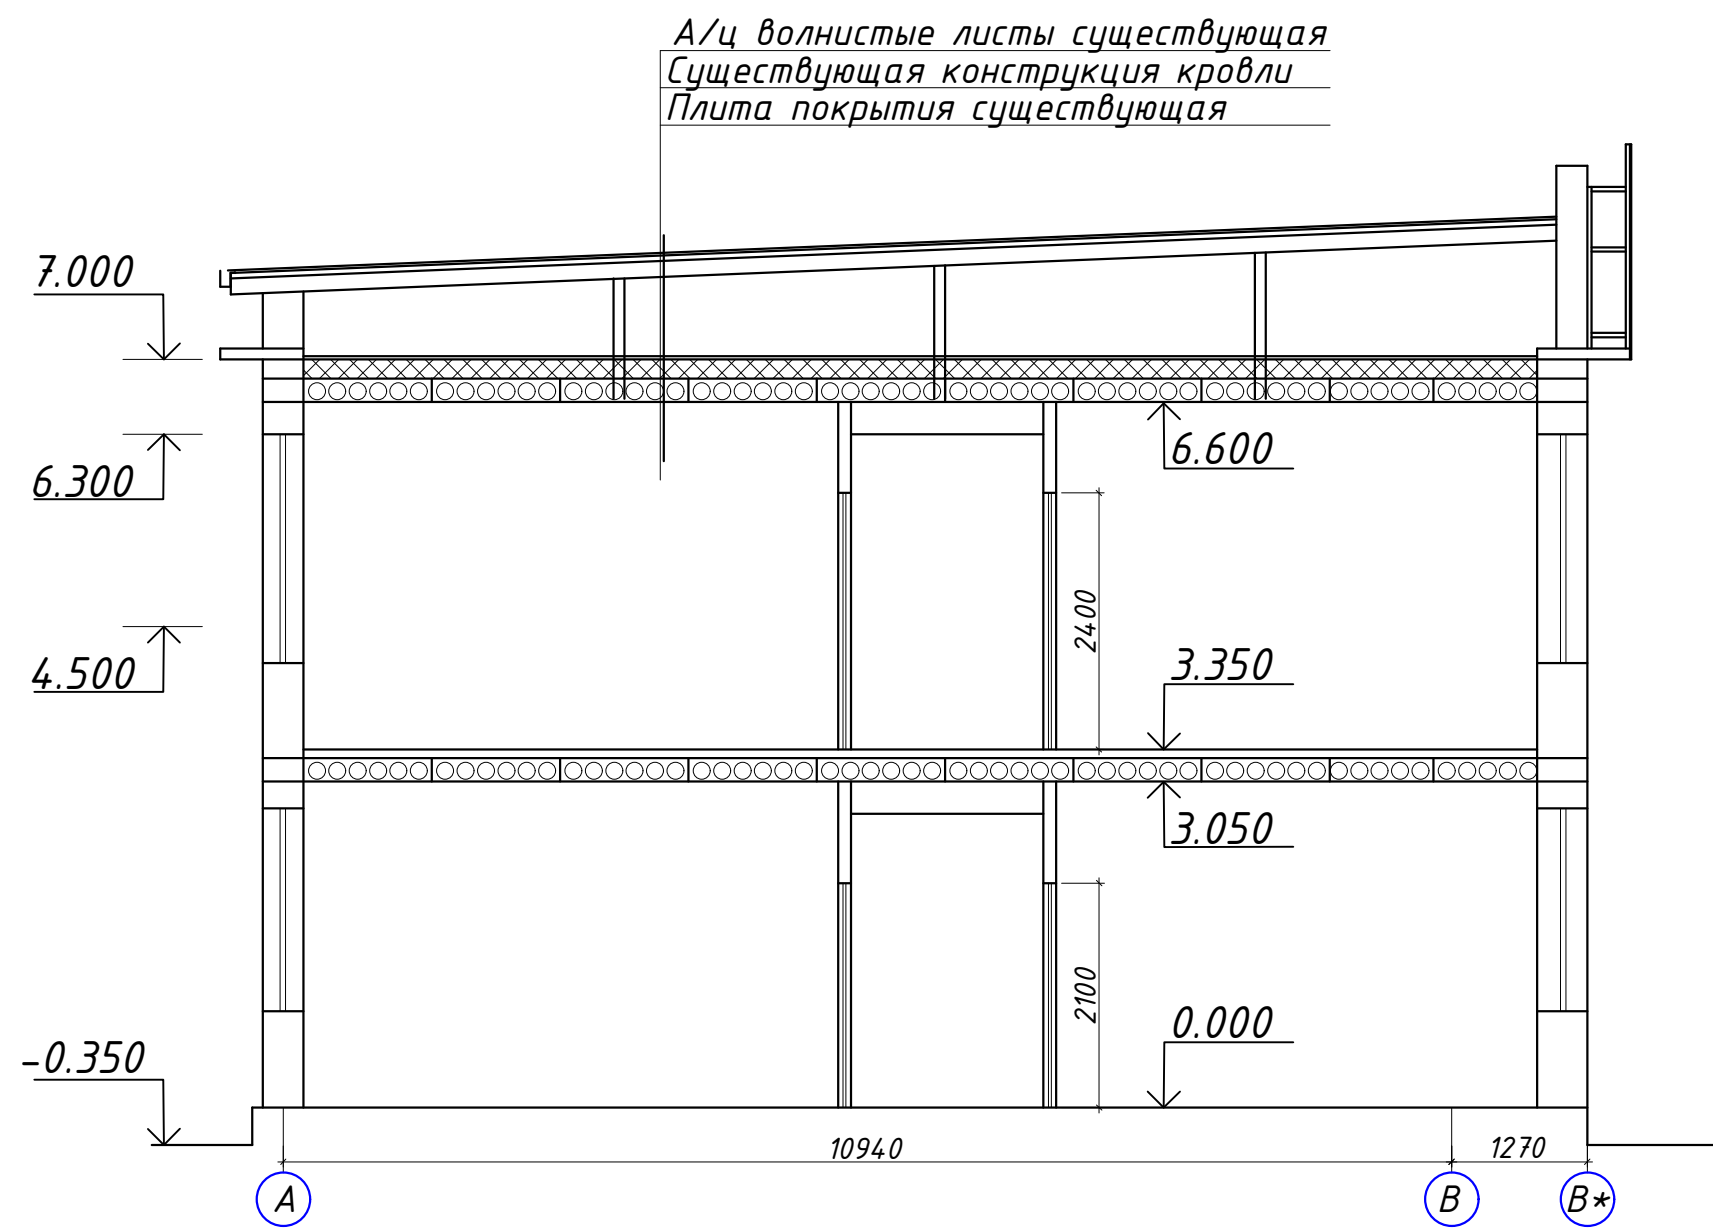

				АС-2			
Директор	Досназаров А.	<i>[Signature]</i>		Капитальный ремонт здания офиса ПРООН в г. Нукус			
ГИП	Бекманова З.	<i>[Signature]</i>					
Н.контр.	Бекманова З.	<i>[Signature]</i>			Стадия	Лист	Листов
Разраб.	Толегенов Б.	<i>[Signature]</i>			РП	2	8
				План стен 2-го этажа. Разрез 1-1 (Обмерочный чертеж)			

План стен 2-го этажа
(Реконструкция)

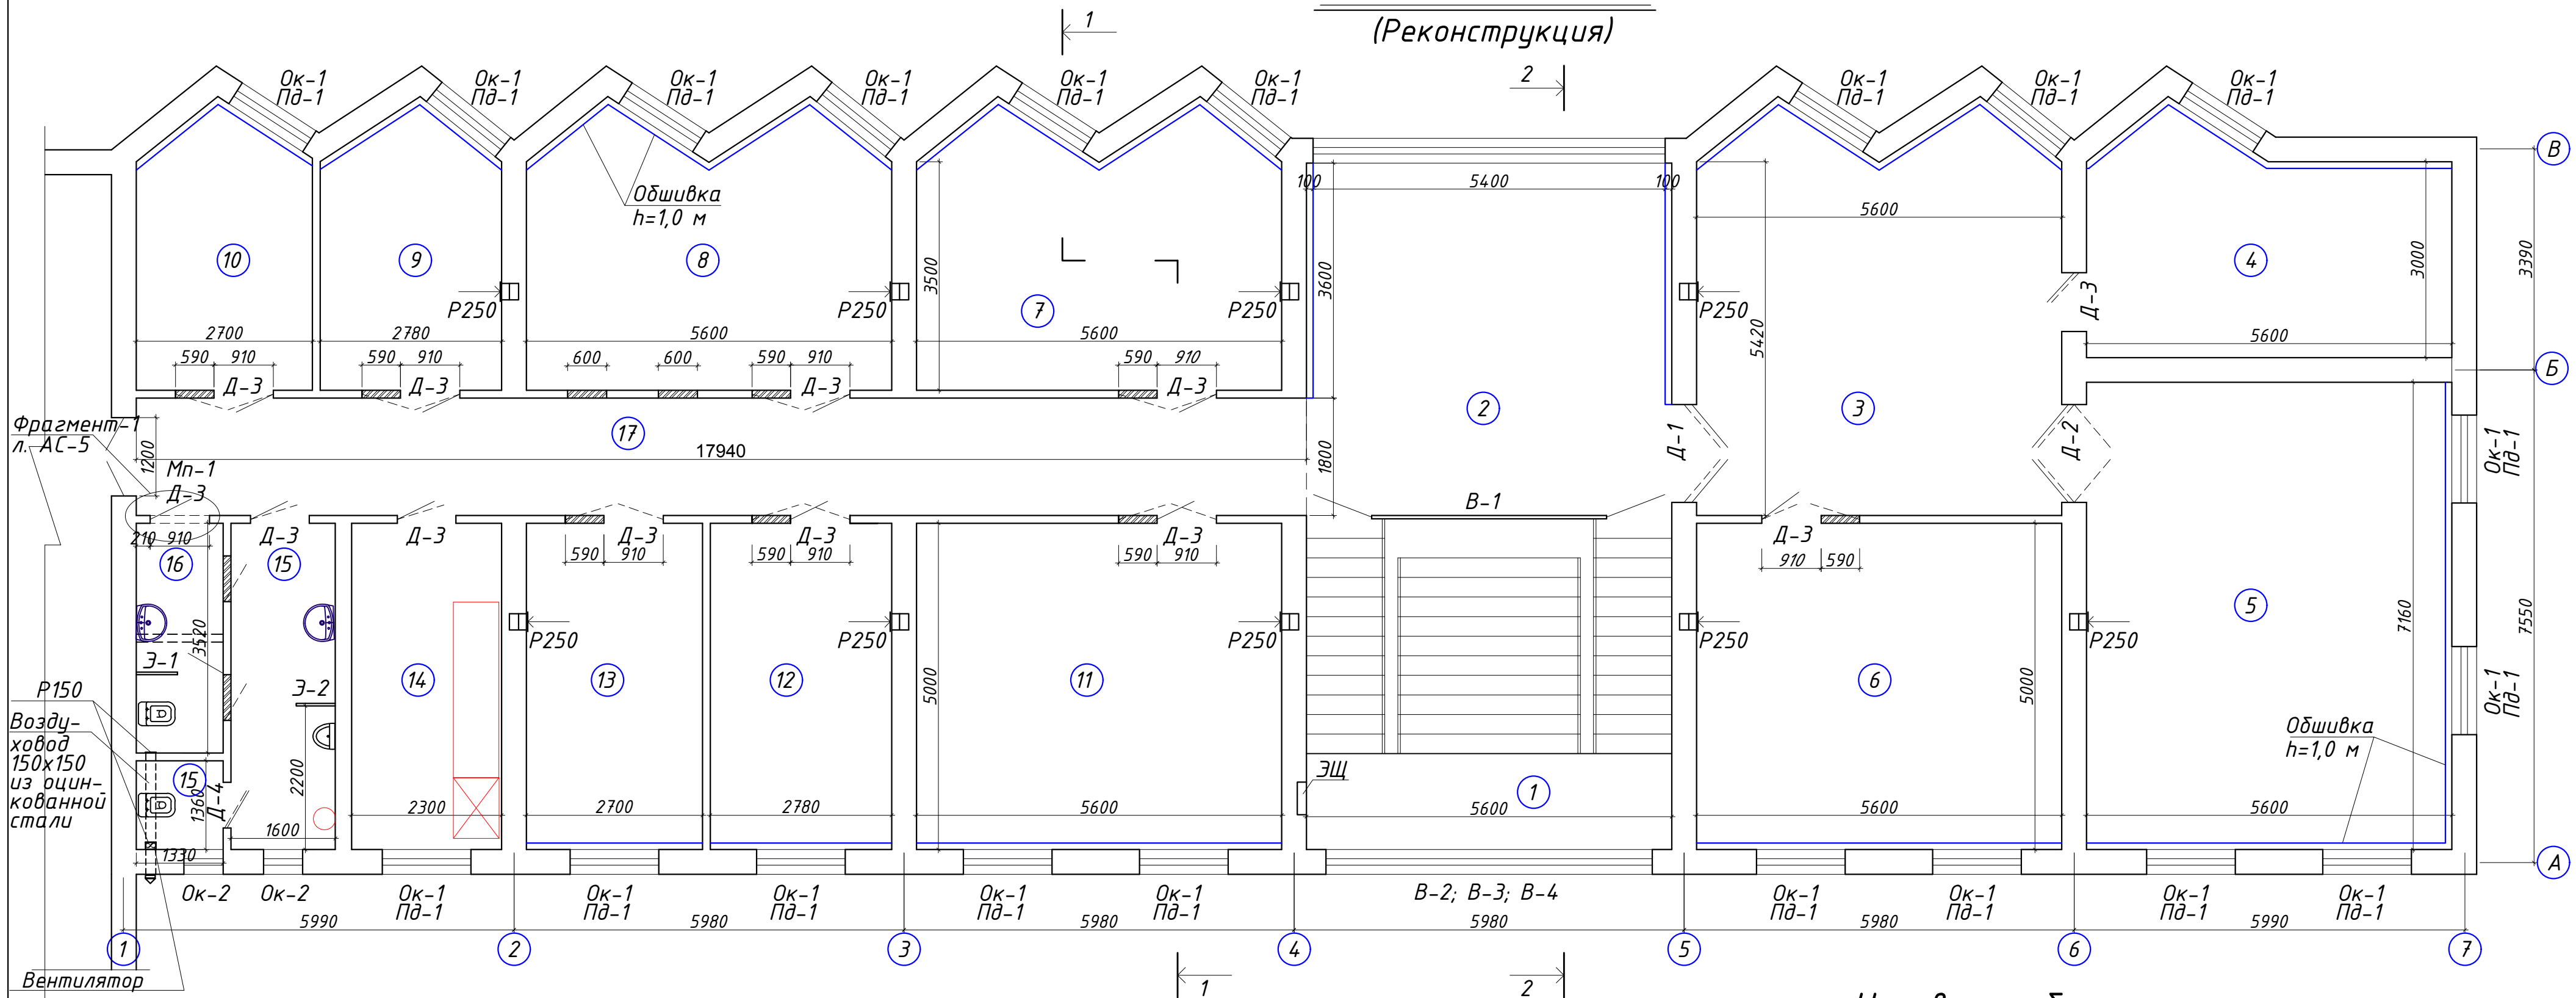


Экспликация помещений

№ пом.	Наименование помещений	Площ. м2
1	Лестничная клетка	28,39
2	Холл, дежурная	30,24
3	Выставочная	33,14
4	Бухгалтерия	18,19
5	Конференц зал	40,1
6	Кабинет начальника	28,0
7	Серверная	22,38
8	Служебный кабинет	22,38
9	Служебный кабинет	11,12
10	Служебный кабинет	10,84
11	Служебный кабинет	28,0


12	Служебный кабинет	13,9
13	Служебный кабинет	13,5
14	Кухня	11,5
15	Санузел с умывальной мужской	9,77
16	Санузел с умывальной женский	4,68
17	Коридор	32,29

Условные обозначения

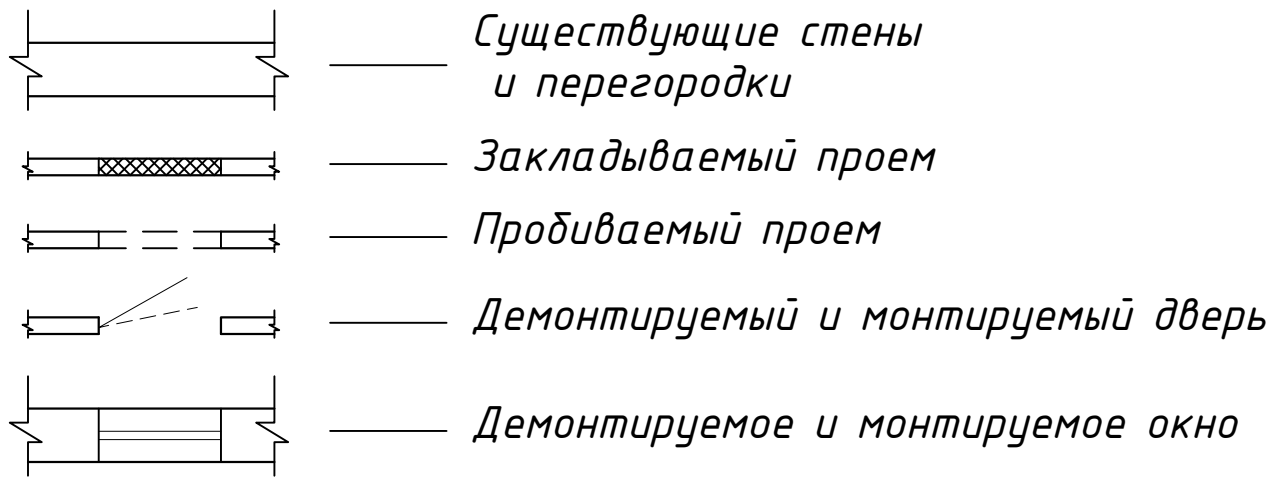


				АС-3		
Директор	Досназаров А.	<i>[Signature]</i>		Капитальный ремонт здания офиса ПРООН в г. Нукус		
ГИП	Бекманова З.	<i>[Signature]</i>				
Н.контр.	Бекманова З.	<i>[Signature]</i>			Стадия	Лист
Разраб.	Аманов М.	<i>[Signature]</i>			РП	3
				План стен 2-го этажа (Капитальный ремонт)		
				Листов 8		


Разрез 1-1

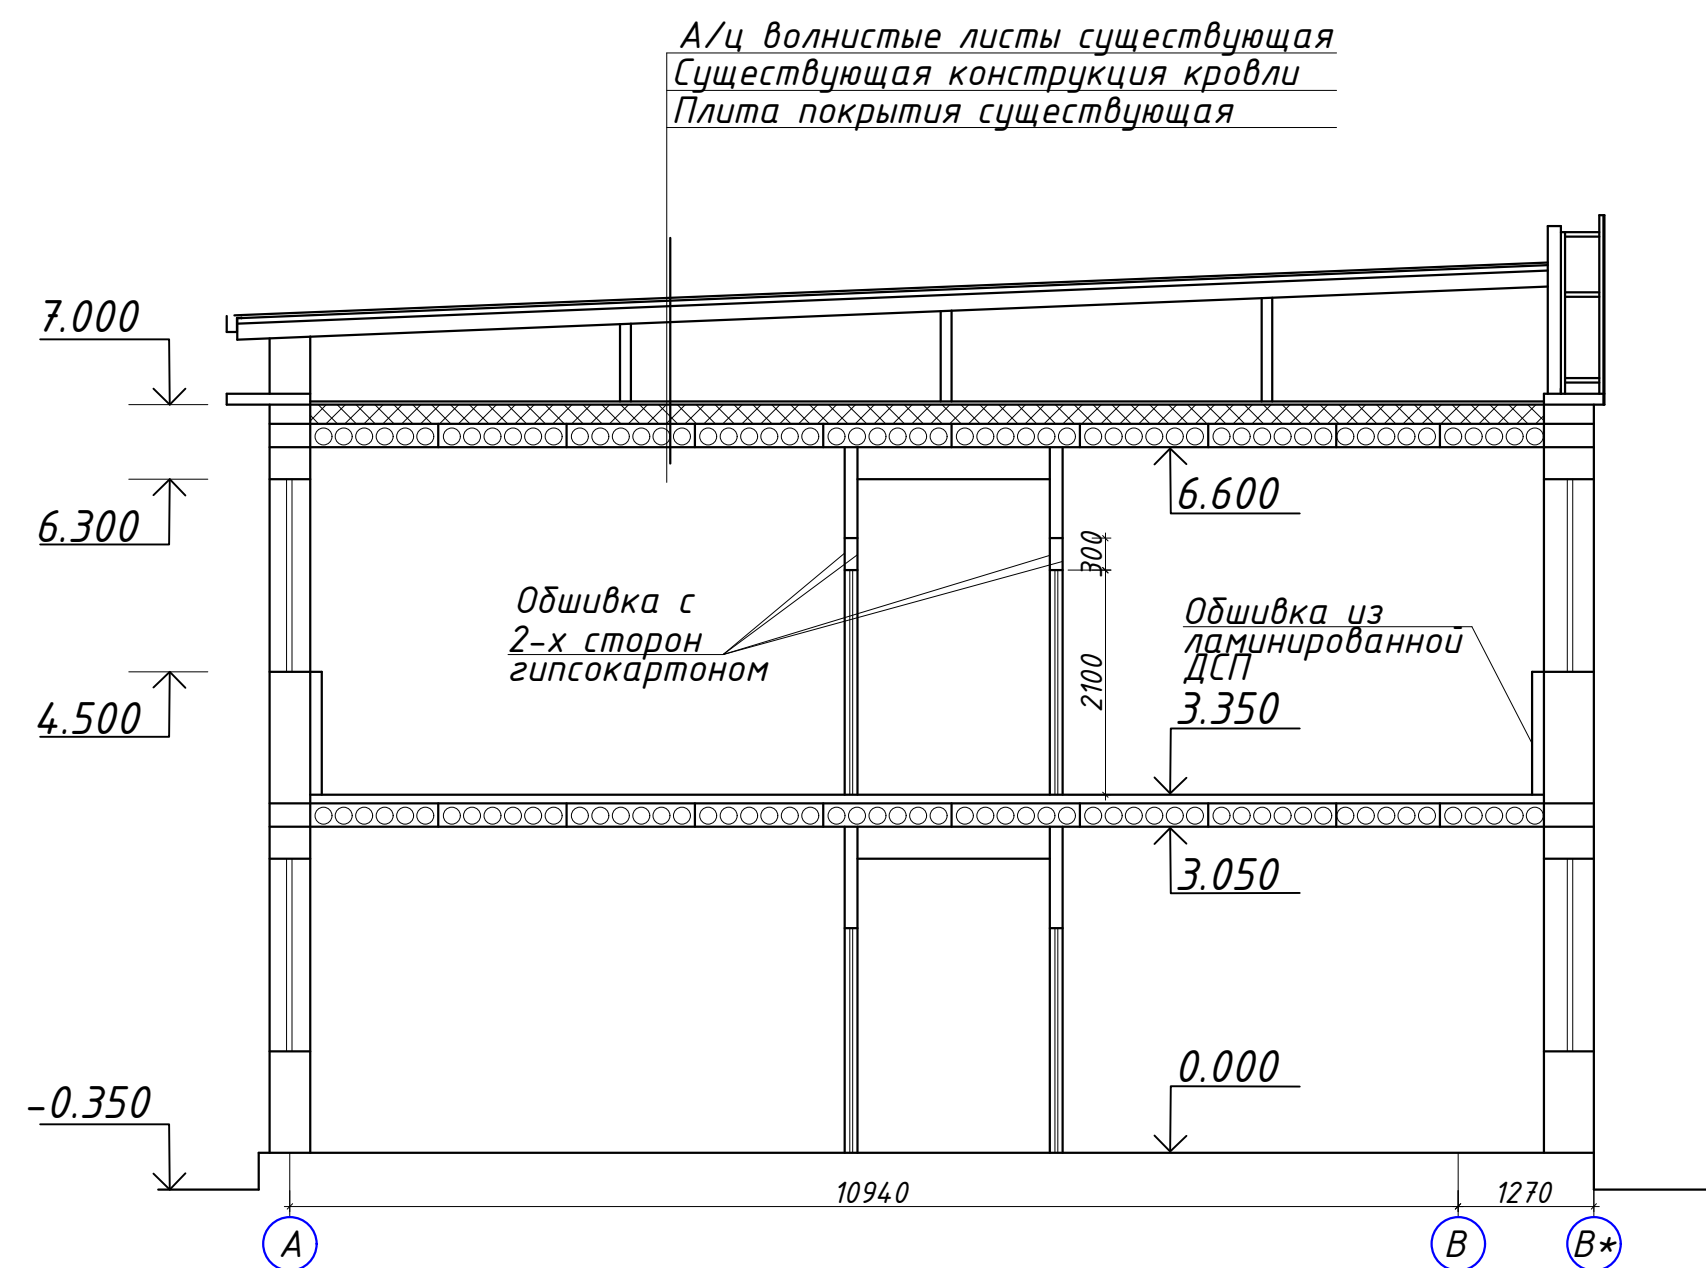


Разрез 2-2

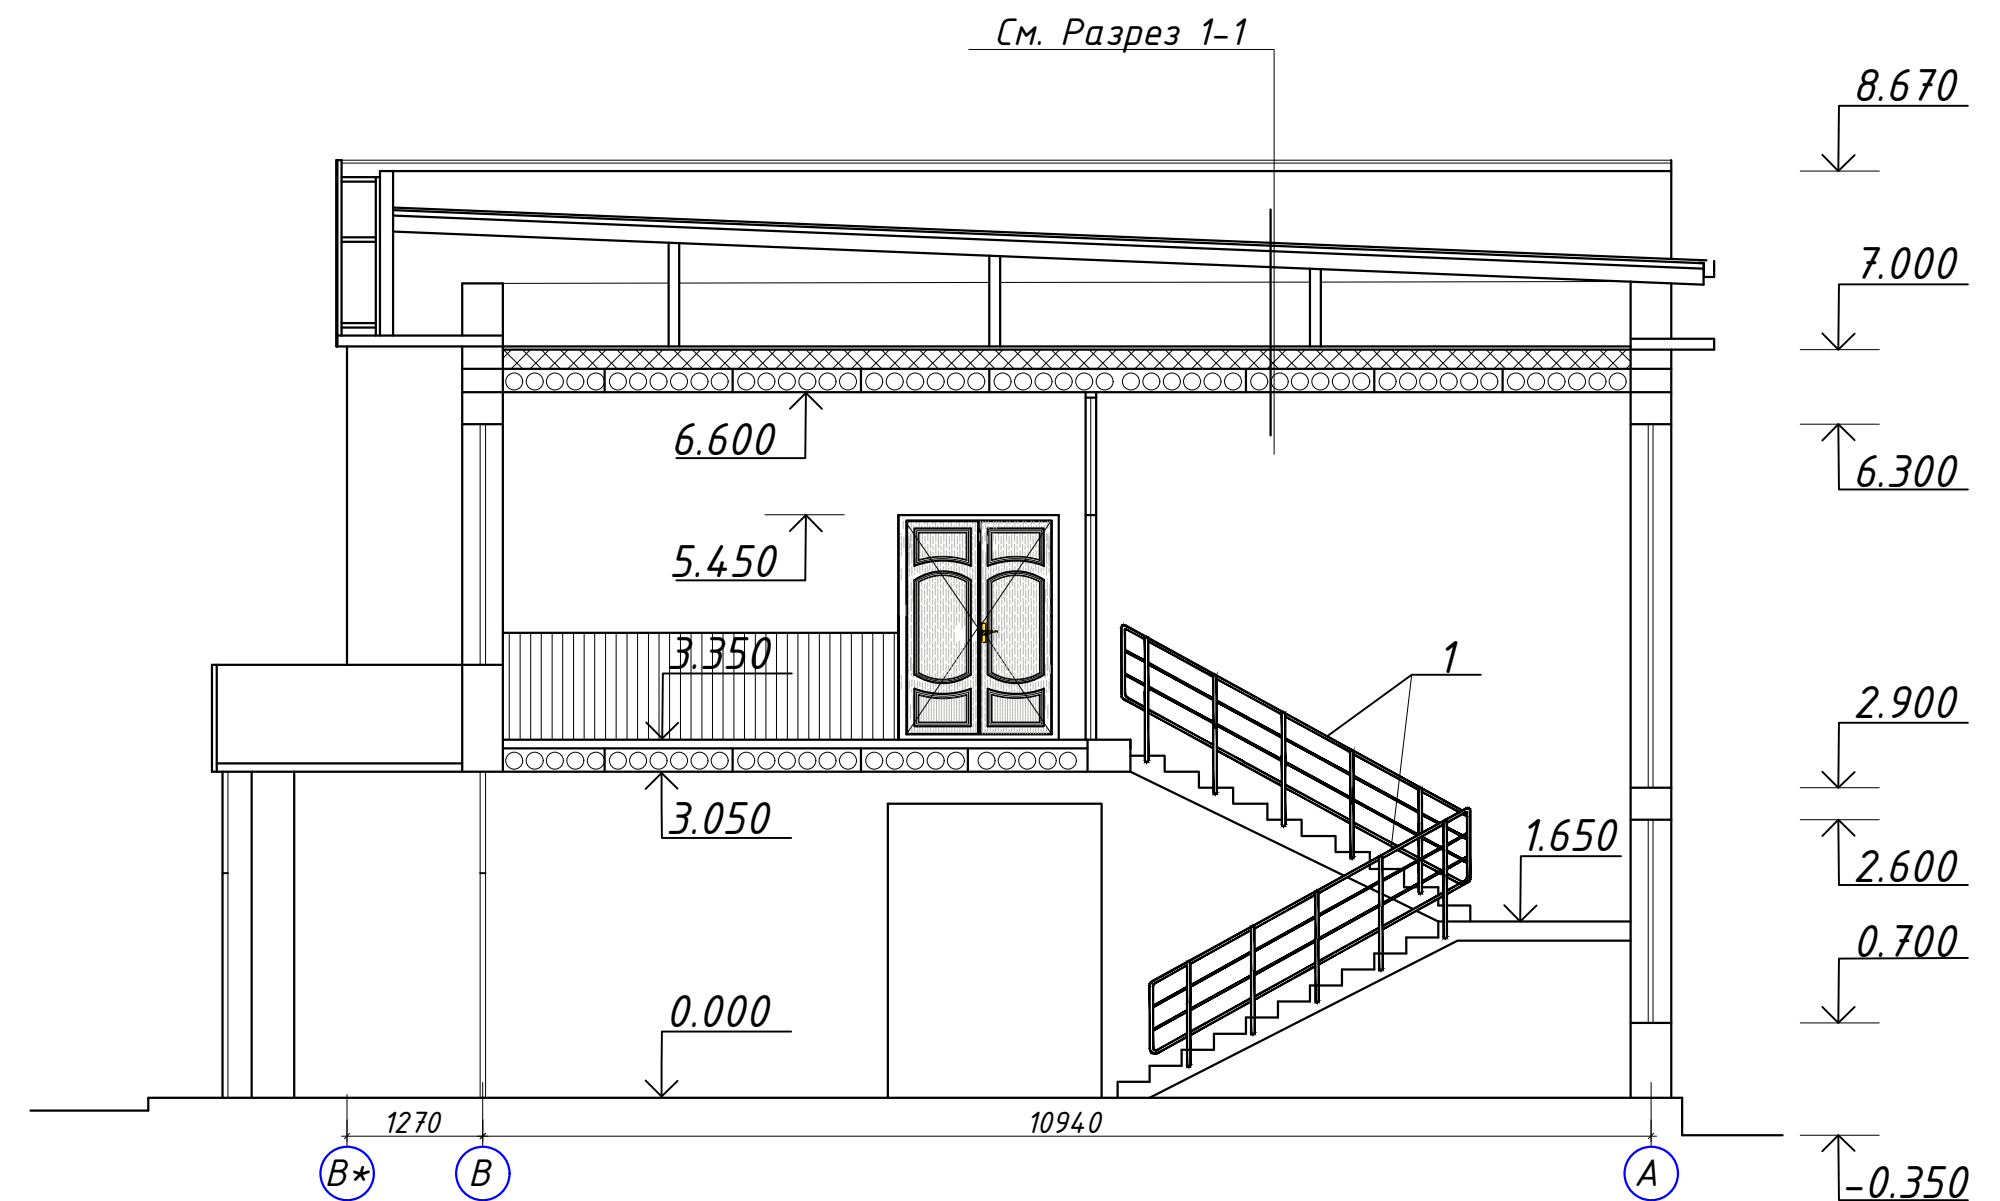

Фрагмент обшивки стен

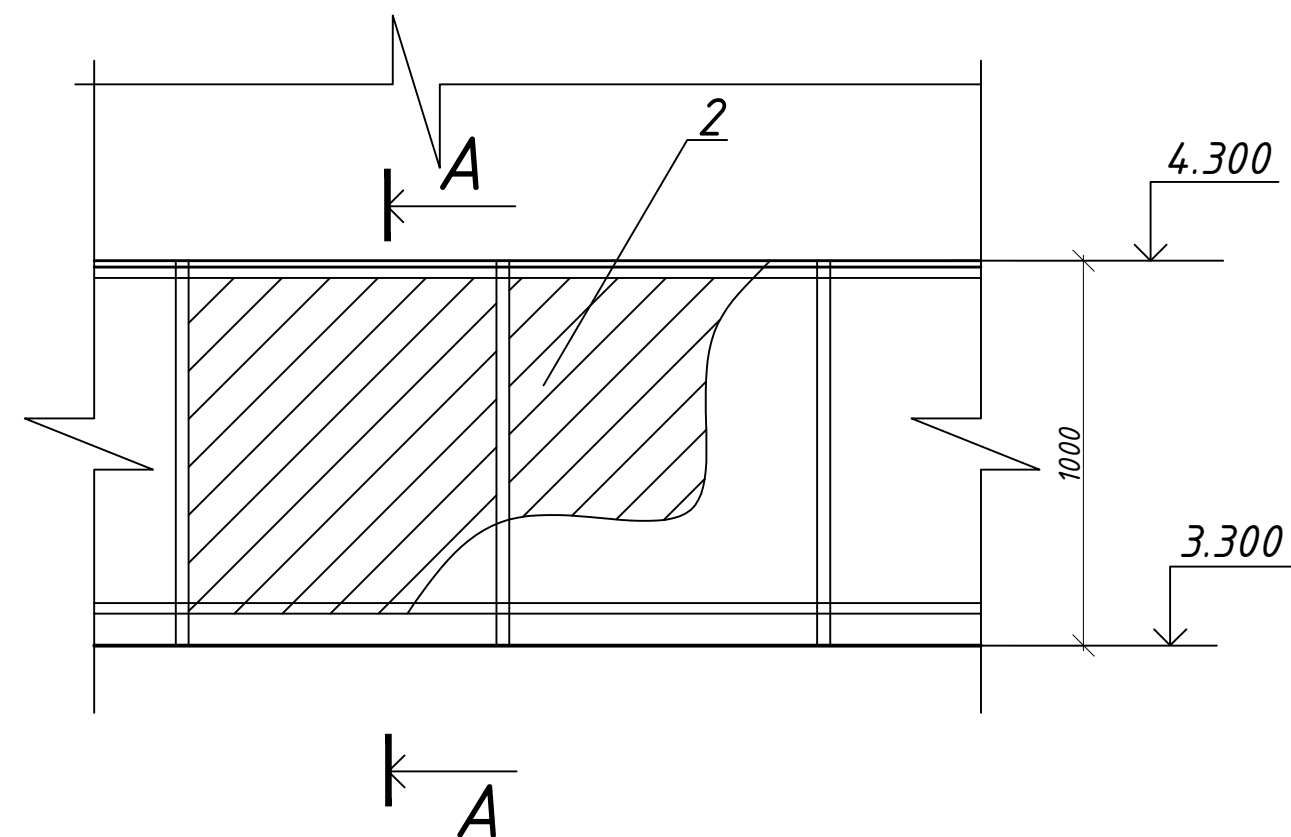

Сечение А-А

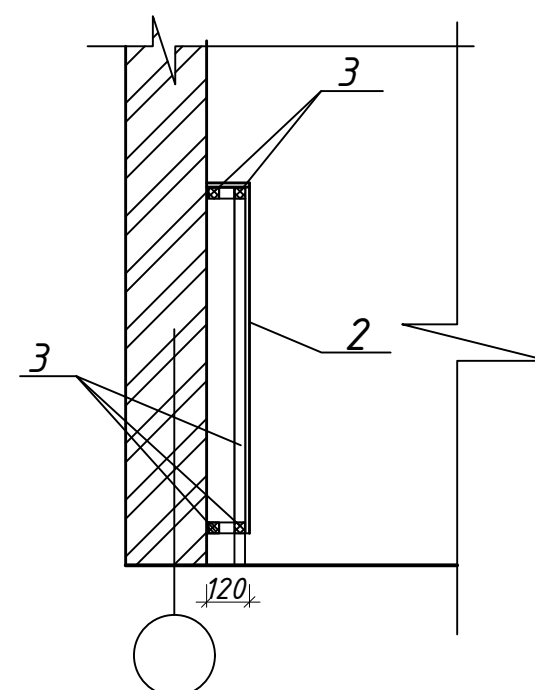


ПРИМЕЧАНИЯ


1. Ограждения лестницы изготавливается из анодированных труб - 13,8 м.
2. Обшивка стен из ламинированной ДСП - 81,0 м²
3. Рейки 50х50 - 0,905 м³
4. Декоративные решетки на приборы отопления - 24,3 м²

				АС-4		
Директор	Досназаров А.	<i>Досназаров А.</i>		Капитальный ремонт здания офиса ПРООН в г. Нукус		
ГИП	Бекманова З.	<i>Бекманова З.</i>				
Н.контр.	Бекманова З.	<i>Бекманова З.</i>			Стадия	Лист
Разраб.	Аманов М.	<i>Аманов М.</i>			РП	Листов
				Разрезы 1-1 и 2-2. (Капитальный ремонт) Фрагмент обшивки стен. Сечение А-А.		

Вид - "А"

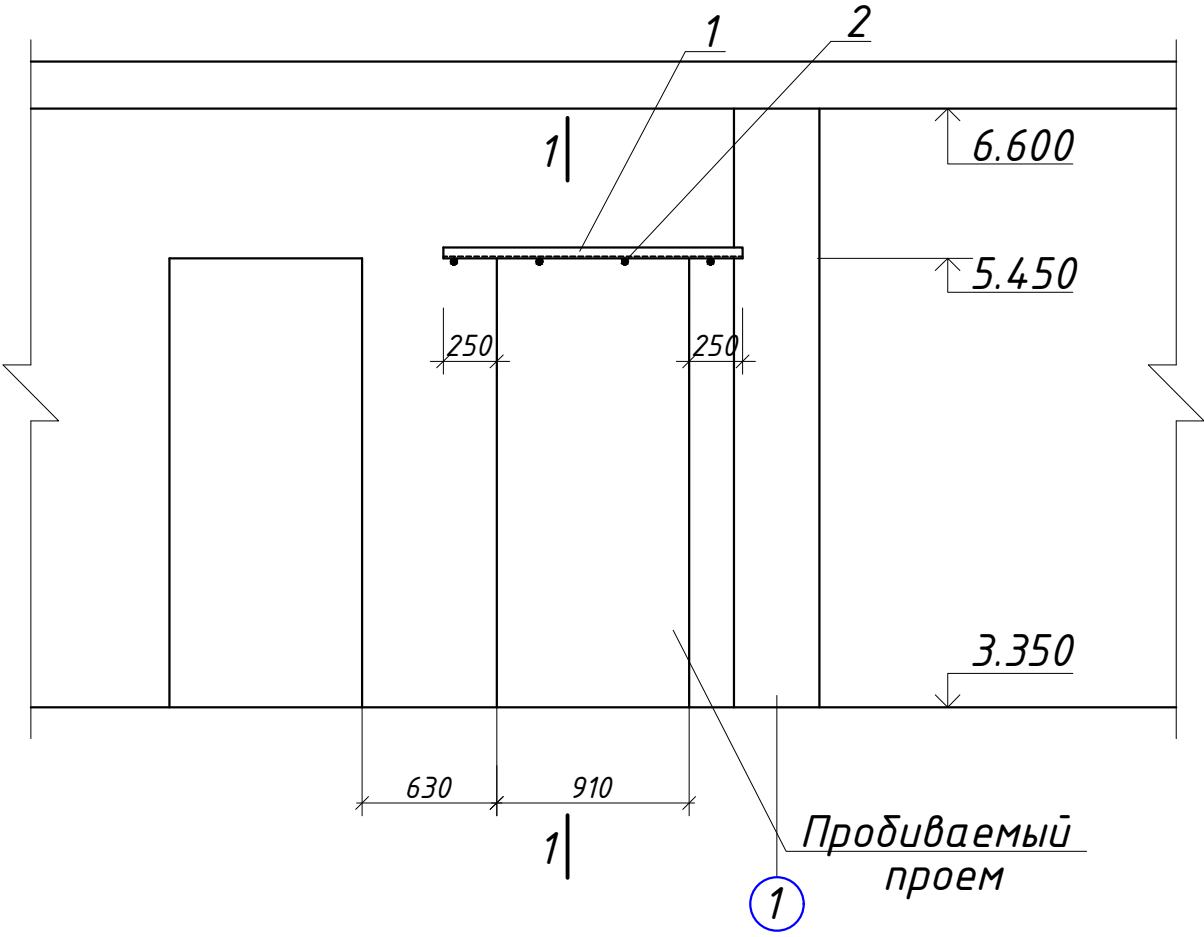

Фрагмент - 1

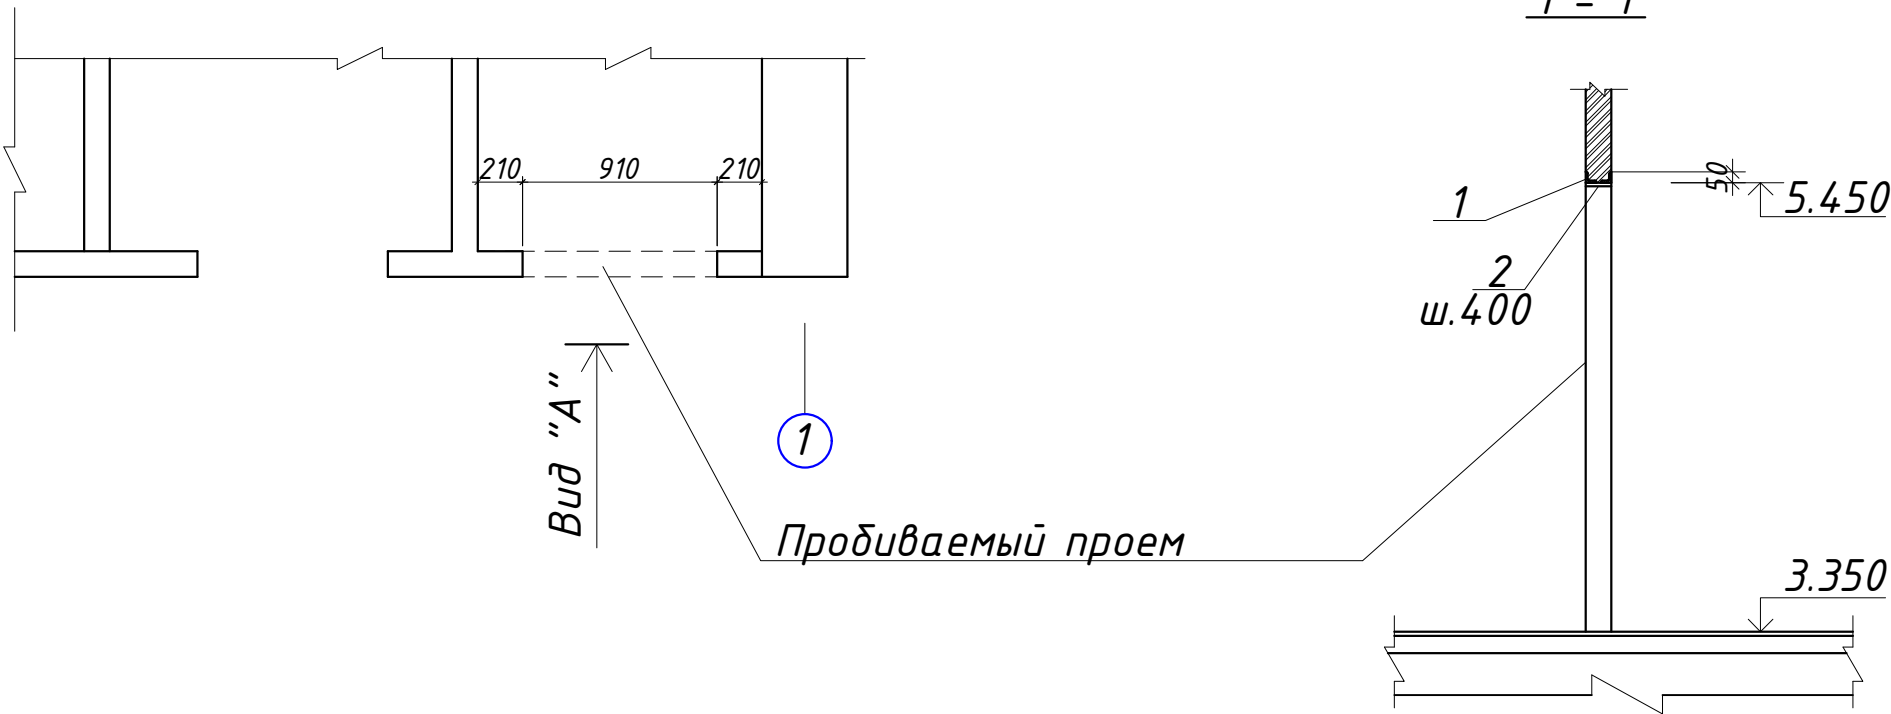


СПЕЦИФИКАЦИЯ МАТЕРИАЛОВ

Марка поз.	Обозначение	Наименование	Кол. шт	Масса ед. кг	Примечание
		Металлическая перемычка Мп-1	1	8,97	
1	ГОСТ 8509-86	Уголок 50х50х4 L=1400	2	4,27	8,54 кг
2	ГОСТ 5781-82	Ф 12 А - III L=120	4	0,107	0,43 кг

Примечание

1. Пробивку проема начинать только после установки металлической перемычки МП-1
2. Произвести закладку. На высоте 2,1 м от пола в местах разбит штраба с 2-х сторон
3. Установить уголки и приварить арматурные стержни с шагом 400 мм






				АС-5		
Директор	Досназаров А.			Капитальный ремонт здания офиса ПРООН в г. Нукус		
ГИП	Бекманова З					
Н.контр.	Бекманова З			Стадия	Лист	Листов
Разраб.	Аманов М.			РП	5	8
				Фрагмент - 1. Вид "А". Сечение 1-1.		

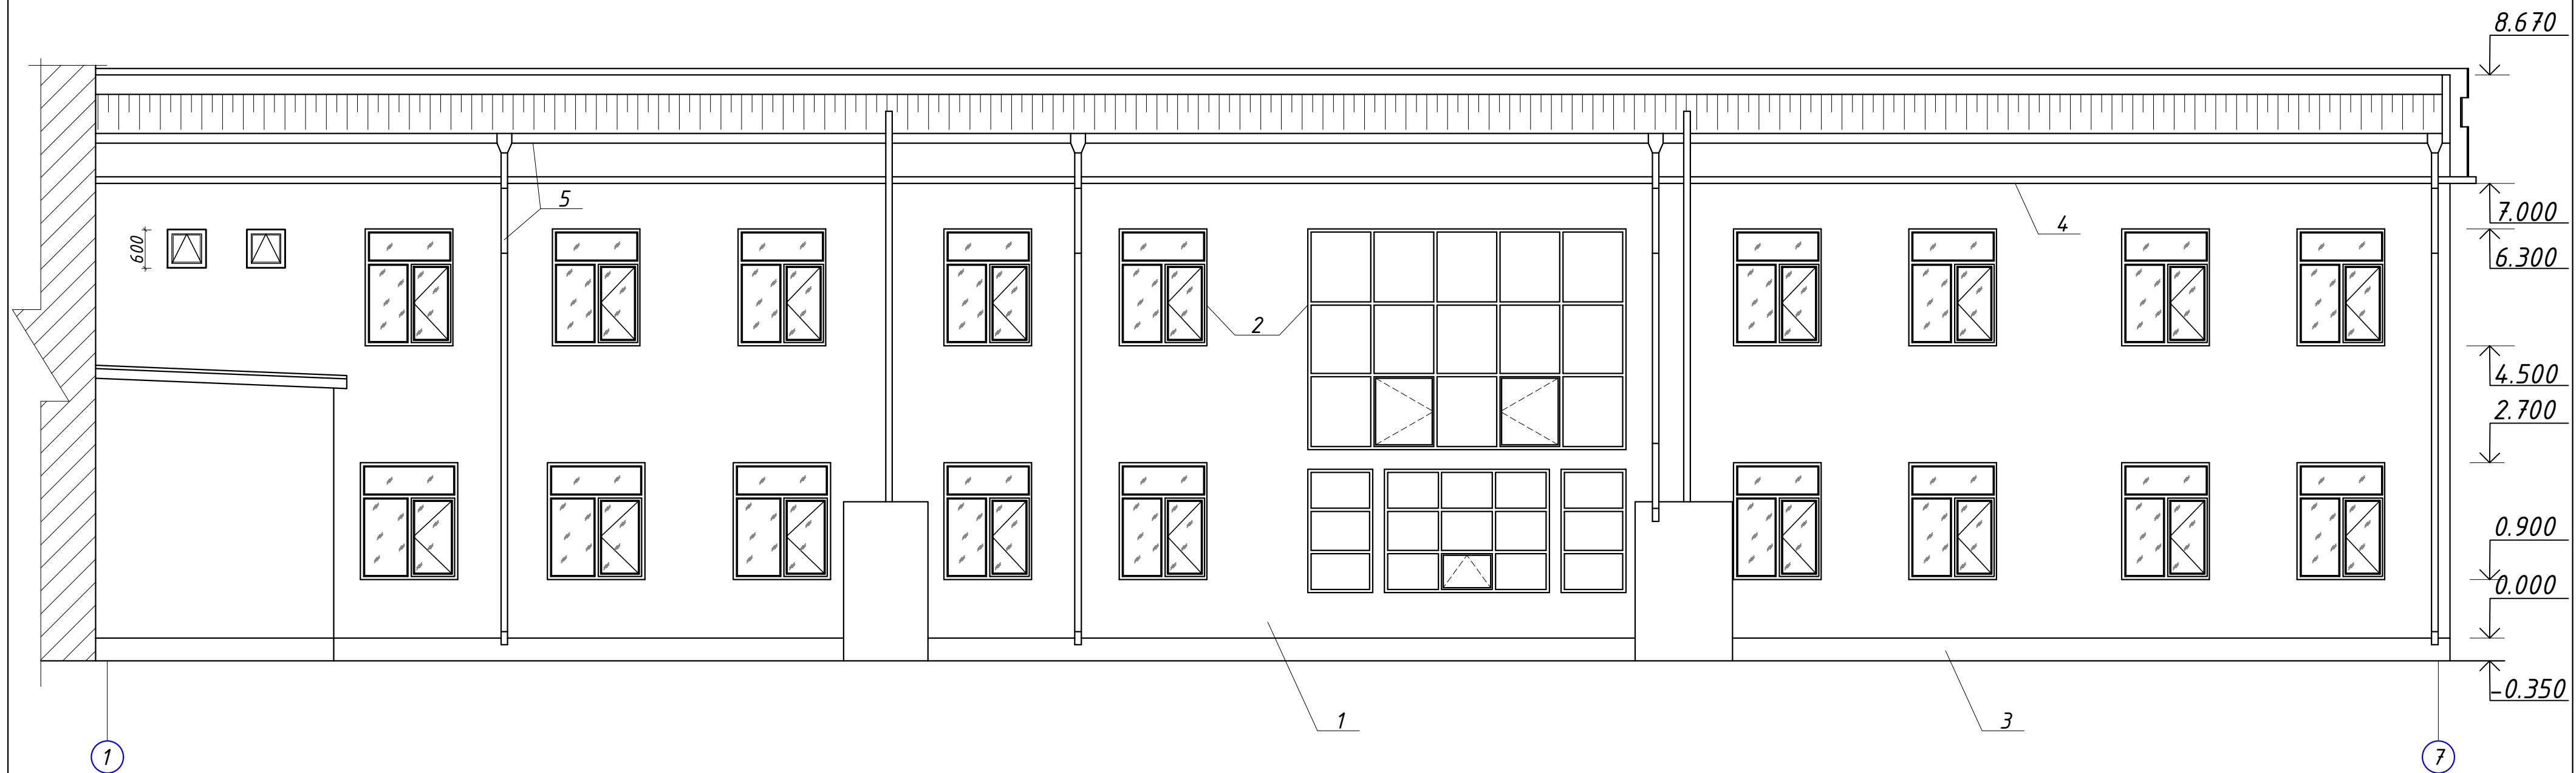

ПРИМЕЧАНИЯ

1. Окраска стен фасадной краской - 216,9 м2
2. Окраска откосов фасадной краской - 46,1 м2
3. Окраска цоколя фасадной краской - 9,1 м2
4. Окраска низа карнизных плит фасадной краской - 14,5 м2
5. Водосточные трубы и лотки существующие

					АС-6		
Директор	Досназаров А.			Капитальный ремонт здания офиса ПРООН в г. Нукус			
ГИП	Бекманова З.						
Н.контр.	Бекманова З.						
Разраб.	Аманов М.						
					Стадия	Лист	Листов
					РП	6	8
				Фасад в осях 1-7			

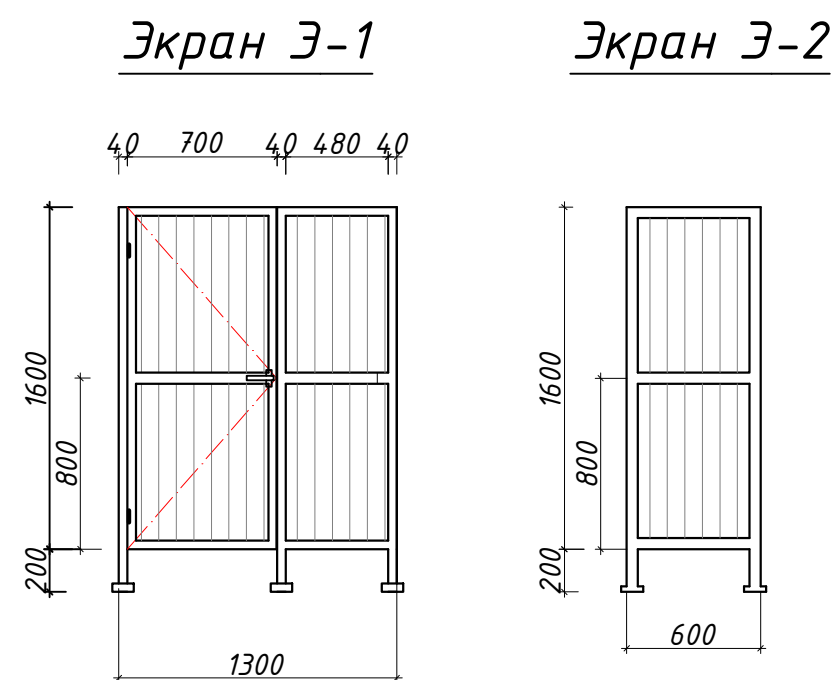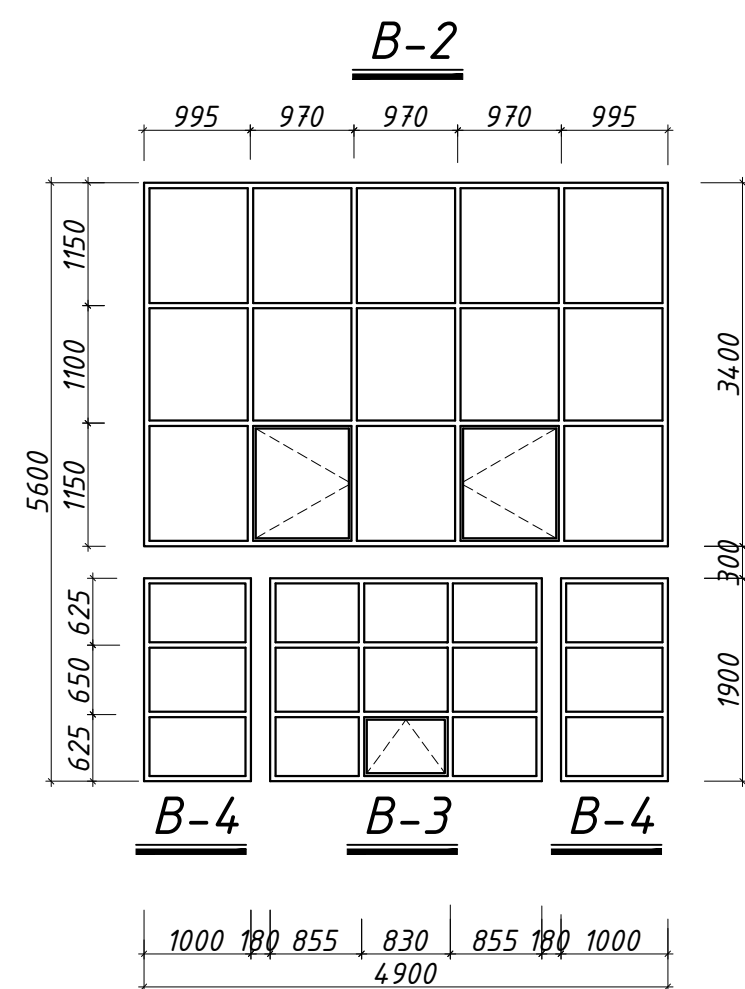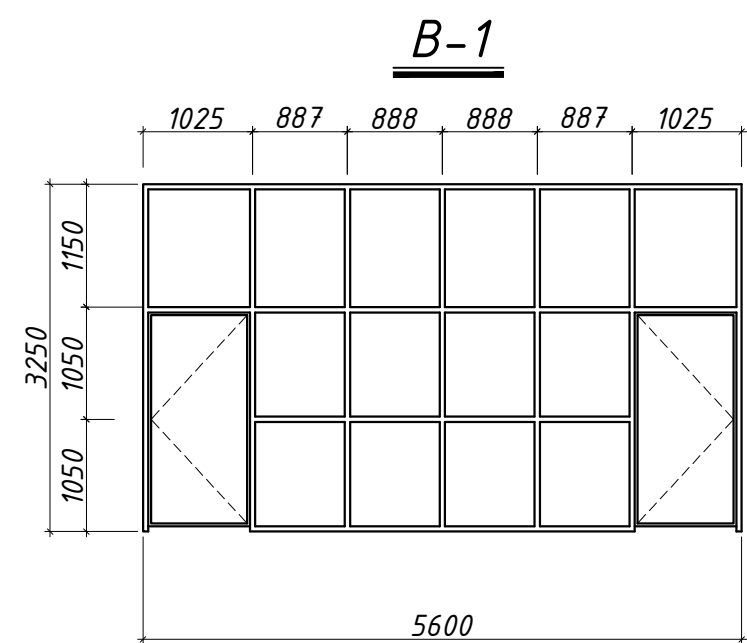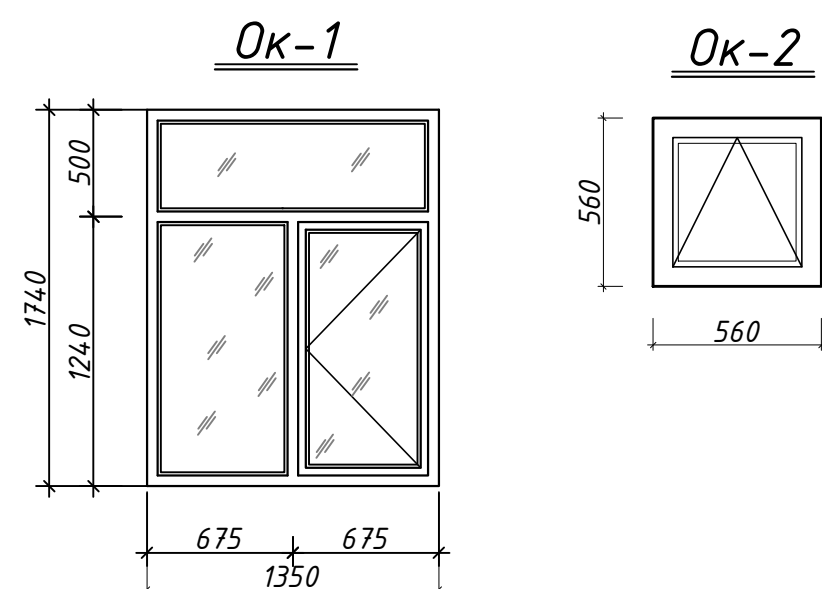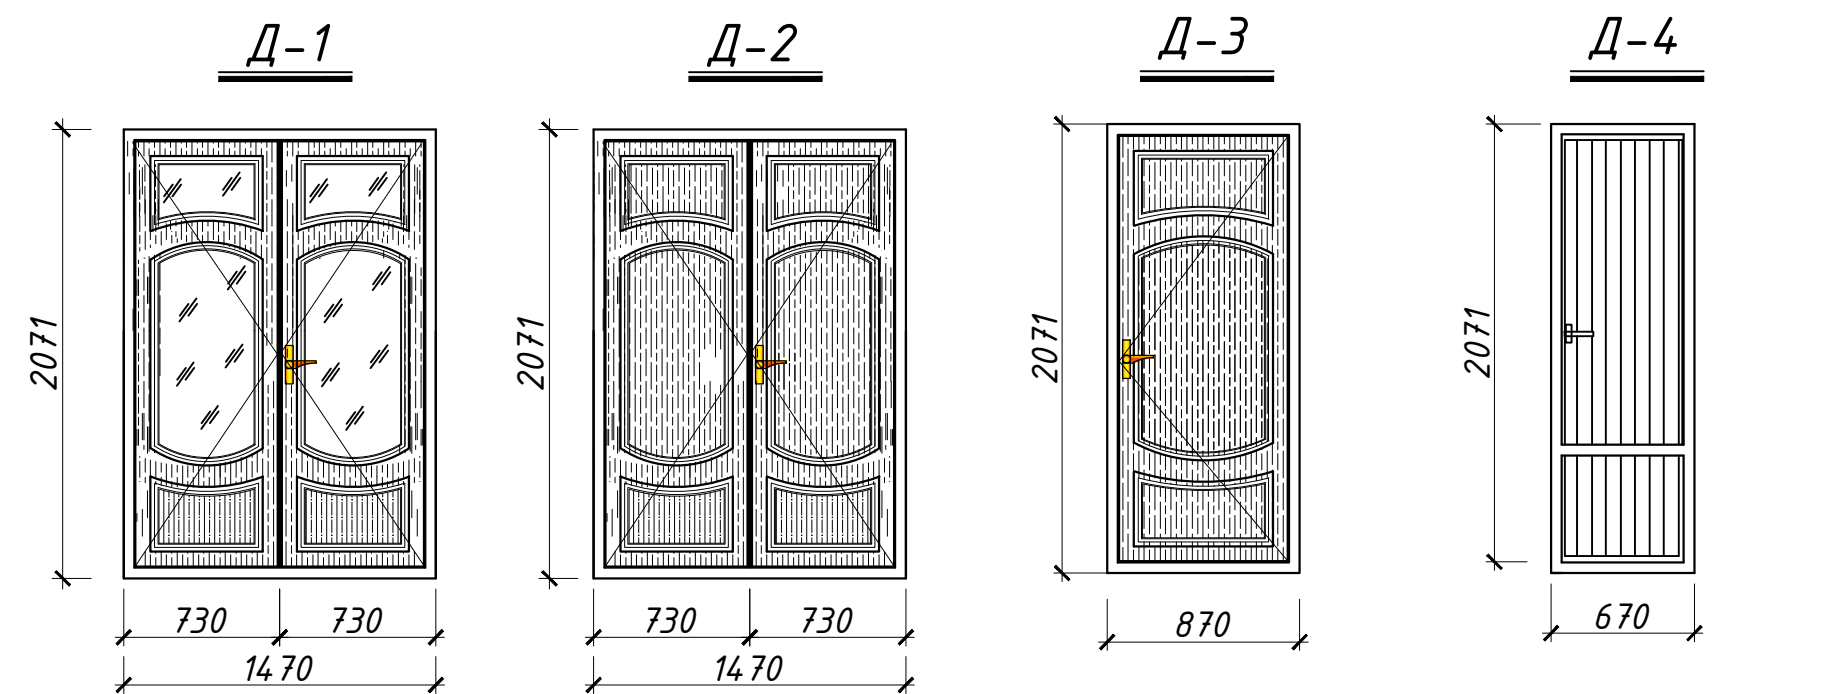

Ведомость экранов

Марка экрана	Размер экрана d x h (мм)	Площадь экрана м ² (1шт)	Кол-во шт.	Площадь экранов м ² всего
Э - 1	1300x1600(h)	2,08	1	2,08
Э - 2	600x1600(h)	0,96	1	0,96

СПЕЦИФИКАЦИЯ ЭЛЕМЕНТОВ ЗАПОЛНЕНИЯ ПРОЕМОВ

Марка поз.	Обозначение	Наименование	Кол. шт	Площ. ед,м2	Примечание
		Дверные блоки			
Д - 1	Индивидуальные	ДО 21-15	1	3,05	МДФ остеклен.
Д - 2		ДГ 21-15	1	3,05	МДФ глухой
Д - 3		ДГ 21-9	12	1,8	МДФ глухой
Д - 4		ДГ 21-7	1	1,39	Алюмин. АКФА
		Оконные блоки			
Ок - 1		ОПС 18-13,5	20	2,35	Пластик. "IMZO"
Ок - 2		ОПС 06-06	2	0,32	
		Подоконные доски			
Пд - 1		ПД 14-30	20		Пластик.
		Витражи			
В - 1		Витраж В-1 3250x5600	1		18,2 м2
В - 2		Витраж В-2 3400x4900	1		16,66 м2
В - 3		Витраж В-3 1900x2540	1		4,83 м2
В - 4		Витраж В-4 1900x1000	2	1,9 м2	3,8 м2

Примечания

- Перед заказом оконных, дверных блоков, витражей и экранов произвести контрольный замер
- Для витража В-1 предусмотреть приборы самозакрывания ПАВ (2 шт).
- Данный лист смотреть совместно с планом стен.
- Рисунки дверных блоков дано условно
- Внутренние дверные блоки выполнить без порогов (кроме санузлов)
- На окнах устроить подоконные доски пластмассовые шириной 300 мм, снаружи выполнить сливы из оцинкованной кровельной стали по длине соответствующих окон

				АС-7		
Директор	Досназаров А.	Бекманова З.		Капитальный ремонт здания офиса ПРООН в г. Нукус		
ГИП	Бекманова З.	Аманов М.				
Н.контр.	Бекманова З.				Стадия	Лист
Разраб.	Аманов М.				РП	Листов
				Двери Д-1 ... Д-4. Окна Ок-1; Ок-2.		
				Витражи В-1 ... В-4. Экраны Э-1; Э-2		

ВЕДОМОСТЬ ОТДЕЛКИ ПОМЕЩЕНИЙ

№ п/п	Наименование помещений	С Т Е Н Ы												П О Т О Л О К					П О Л Ы						О К Н А		Д В Е Р И		В И Т Р А Ж И		
		Разбор- ка пере- городок	Пробив- ка прое- мов в перего- родках	Заклад- ка прое- мов в перего- родках	Снятие старой окраски со стен и пере- городок	Улучшен- ная штукат- турка стен местами	Улучшен- ная штукат- турка откосов	Отделка стен под окраску	Отделка откосов под окраску	Водо- эмуль- сионная окраска стен и откосов	Снятие облицовки со стен	Облицов- ка глазур- керамич- еской плит- кой стен	Обшивка стен из ламини- рованной ДСП	Снятие окраски с потол- ков	Снятие потолков из гипсо- картона	Устрой- ство по- толков из гипсо- картона	Отделка под ок- раску	Водо- эмуль- сионная окраска	Разборка линоле- умного покры- тия	Разборка покры- тия из паркета	Разборка ламинат- ного по- крытия	Разборка керамич- еского покры- тия из ламината	Устрой- ство ке- рами- ческого покры- тия	Уст-во керами- ческого покры- тия	Демон- таж оконных блоков	Уста- новка пласти- ковых оконных блоков	Демон- таж дверных блоков	Уста- новка дверных блоков МДФ	Демон- таж стекло- блоков	Демон- таж витра- жей	Уста- новка витра- жей
		м2	м2	м2	м2	м2	м2	м2	м2	м2	м2	м2	м2	м2	м2	м2	м2	м2	м2	м2	м2	м2	м2	шт/м2	шт/м2	шт/м2	шт/м2	м2	м2	м2	
1	Лестничная клетка	-	-	-	52,7	-	3,32	52,7	3,32	56,02	-	-	-	28,39	-	-	28,39	28,39	-	-	-	-	-	-	-	-	-	-	25,29	-	25,29
2	Холл-дежурная	-	-	-	31,23	-	3,06	24,58	3,06	27,64	-	-	8,4	-	30,24	30,24	30,24	30,24	-	-	30,54	-	-	30,54	-	-	-	-	-	18,2	18,2
3	Выставочная	-	-	-	51,07	1,42	4,63	53,39	4,63	58,02	-	-	7,94	-	33,14	33,14	33,14	33,14	-	33,92	-	-	-	33,92	2/4,2	2/4,7	1/3,5	1/3,05	-	-	-
4	Бухгалтерия	-	-	-	52,97	-	0,97	46,77	0,97	47,74	-	-	7,15	-	-	18,19	18,19	18,19	18,37	-	-	-	18,37	-	1/2,1	1/2,35	1/1,8	1/1,8	-	-	-
5	Конференц зал	-	-	-	51,0	-	6,15	51,45	6,15	57,6	-	-	14,67	-	40,1	46,12	46,12	46,12	-	40,1	-	-	40,4	-	4/8,4	4/9,4	2/7,0	1/3,05	-	-	-
6	Кабинет начальника	-	-	1,42	59,64	1,42	1,93	55,74	1,93	57,67	-	-	6,44	-	-	28,0	28,0	28,0	-	28,0	-	-	28,0	-	2/4,2	2/4,7	1/3,5	1/1,8	-	-	-
7	Серверная	-	-	1,42	54,2	1,42	1,93	49,0	1,93	50,93	-	-	7,94	-	-	22,38	22,38	22,38	22,38	-	-	-	22,38	-	2/4,7	2/4,7	1/3,5	1/1,8	-	-	-
8	Служебный кабинет	-	-	2,14	53,48	2,14	1,93	49,0	1,93	50,93	-	-	7,94	-	-	22,38	22,38	22,38	22,38	-	-	-	22,38	-	2/4,7	2/4,7	1/3,5	1/1,8	-	-	-
9	Служебный кабинет	-	-	1,42	36,42	1,42	0,97	34,7	0,97	35,67	-	-	3,94	-	-	11,12	11,12	11,12	11,12	-	-	-	11,12	-	1/2,35	1/2,35	1/3,5	1/1,8	-	-	-
10	Служебный кабинет	-	-	1,42	36,16	1,42	0,97	34,44	0,97	35,41	-	-	3,83	-	-	10,84	10,84	10,84	10,84	-	-	-	10,84	-	1/2,35	1/2,35	1/3,5	1/1,8	-	-	-
11	Служебный кабинет	-	-	1,42	59,64	1,42	1,93	55,74	1,93	57,67	-	-	6,44	-	-	28,0	28,0	28,0	28,0	-	-	-	28,0	-	2/4,2	2/4,7	1/3,5	1/1,8	-	-	-
12	Служебный кабинет	-	-	1,42	43,94	1,42	0,97	42,86	0,97	43,83	-	-	3,2	-	-	13,9	13,9	13,9	-	-	13,9	-	13,9	-	1/2,1	1/2,35	1/3,5	1/1,8	-	-	-
13	Служебный кабинет	-	-	1,42	43,68	1,42	0,97	42,6	0,97	43,57	-	-	3,11	-	-	13,5	13,5	13,5	13,5	-	-	-	13,5	-	1/2,1	1/2,35	1/3,5	1/1,8	-	-	-
14	Кухня	-	-	-	34,24	-	0,97	34,24	0,97	35,21	6,7	10,0	-	11,5	-	-	11,5	11,5	11,5	-	-	-	-	11,5	1/2,1	1/2,35	1/1,8	1/1,8	-	-	-
15	Санузел с умывальней муж.	-	-	-	42,96	0,84	0,96	29,49	0,96	30,45	7,0	24,42	-	9,77	-	-	9,77	9,77	-	-	-	9,77	-	9,77	2/0,64	2/0,64	2/3,19	2/3,19	-	-	-
16	Санузел с умывальней женс.	4,3	1,9	2,92	12,72	1,25	-	15,95	-	15,95	10,65	13,2	-	4,52	-	-	4,68	4,68	-	-	-	4,52	-	4,68			2/2,78	1/1,8	-	-	-
17	Коридор	-	-	-	92,48	10,66	-	102,58	-	102,58	-	-	-	-	-	32,29	32,29	32,29	32,29	-	-	-	-	32,29	-	-	-	-	-	-	-
	Итого:	4,3	1,9	15,0	808,53	26,25	31,66	775,23	31,66	806,89	24,35	47,62	81,0	54,18	103,48	310,1	364,44	364,44	170,38	102,02	44,44	14,29	208,89	122,7	22/44,14	22/47,64	17/46,27	15/29,09	25,29	18,2	43,49

Ламинатный

Керамический

ПРИМЕЧАНИЯ

1. В лестничной клетке покрытие ступеней, подступенок и площадок керамическими плитками (нескользящие) – 24,0 м²
2. Существующие ограждение лестницы демонтируются и монтируются новые из анодированных труб
3. Отопительные приборы обшиваются декоративными пластиковыми решетками
4. Облицовка стен глазурованными керамическими плитками на высоту 1,5м в санузлах по периметру, на кухне на высоту 1,8м по длине кухонного фронта
5. В санузлах гидроизоляцию завести на 300 мм по периметру помещений
6. Пространство над дверными блоками в перегородках и в стенах обшиваются гипсокартоном – 7,32 м²

7. Для потолков из гипсокартона устроить карнизные тяги - 276,5 м
8. Устройство тяг на стены - 1207,0 м

					АС-8		
					Капитальный ремонт здания офиса ПРООН в г. Нукус		
Директор	Досназаров А.						
ГИП	Бекманова З.						
Н.контр.	Бекманова З.						
Разраб.	Аманов М.				Стадия	Лист	Листов
					РП	8	8
					Ведомость отделки помещений. Детали пола		

Основные показатели по системам водоснабжения и канализации

Наименование системы	Потребный напор на вводе, м	Расчетный расход				Установл. мощность эл.двигат. кВт	Примечание
		м3/сут	м3/ч	л/с	при по-жаре, л/с		
Водопровод В1		10,8	0.45	0,125			
в т.ч. водопровод ТЗ		5,9	0,25	0,07			
Канализация К1		0,11	0.045	4,5			

Ведомость рабочих чертежей основного комплекта ВК

Лист	Наименование	Примечание
	Водопроводные сети	
1	Общие данные	
2	План внутренней водопровода В1, внутренней горячего водопровода ТЗ	
3	План внутренний канализация	
4	Акснометрическая схема В1 ТЗ К1	

Ведомость ссылочных и примененных документов

Обозначение	Наименование	Примечание
	1. Ссылочные документы	
4.900-10	Альбом оборудования, фасонных частей и арматуры для сетей и сооружений водопровода и канализации.	
5.901-1-3.0	Водомерные узлы.	
	II. Прилагаемые документы	
ВК-СО	Спецификация оборудования	на 3 листах

Технические решения, принятые в рабочих чертежах, соответствуют требованиям экологических, санитарно-гигиенических, противопожарных и других действующих норм и правил и обеспечивают безопасную для жизни и здоровья людей эксплуатацию объекта, при соблюдении предусмотренных рабочими чертежами мероприятий.

Гл. Инж. Проекта

Бекманова З

Бекманова З

ОБЩИЕ УКАЗАНИЯ

Настоящий проект разработан на основании задания на проектирование. В проекте учтены требования КМК 2.04.01-98*.

Водопровод В1.

Хозяйственно-питьевой водопровод В1 запроектирован для обеспечения холодной водой питьевых и хоз.бытовых нужд. Водоснабжение предусмотрено от наружного хозяйственно-питьевого водопровода.

Водопровод ТЗ


Водопровод горячей воды ТЗ запроектирован для обеспечения бытовых нужд горячей водой. Питание системы ТЗ предусматривается от "Солнечный водонагреватель с электрическим теном". Трубы систем В1, ТЗ из напорного полипропилена. Бытовая канализация К1 запроектирована для отвода стоков от сан.технических приборов в наружную канализационную сеть. Трубы системы К1 пластмассовые. Монтаж систем водопровода и канализации вести в соответствии со КМК 3.05.01-97*, КМК 3.05.04-97.

Условные обозначения

— В1 — Проектируемый канализация..
— ТЗ — Проектируемый горячего водопровода..
— К1 — Проектируемый канализация..

				ВК			
Директор	Досназаров А	<i>Досназаров А</i>		Капитальный ремонт здания офиса ПРООН в г. Нукус			
ГИП	Бекманова З	<i>Бекманова З</i>					
Н.контр.	Тахиров И.	<i>Тахиров И.</i>		Внутреннего водопровода В1,ТЗ,К1.	Стадия	Лист	Листов
Разраб.	Кутлымуратов	<i>Кутлымуратов</i>			РП	1	
				Общие данные			


План стен 2-го этажа
(Капитальный ремонт)

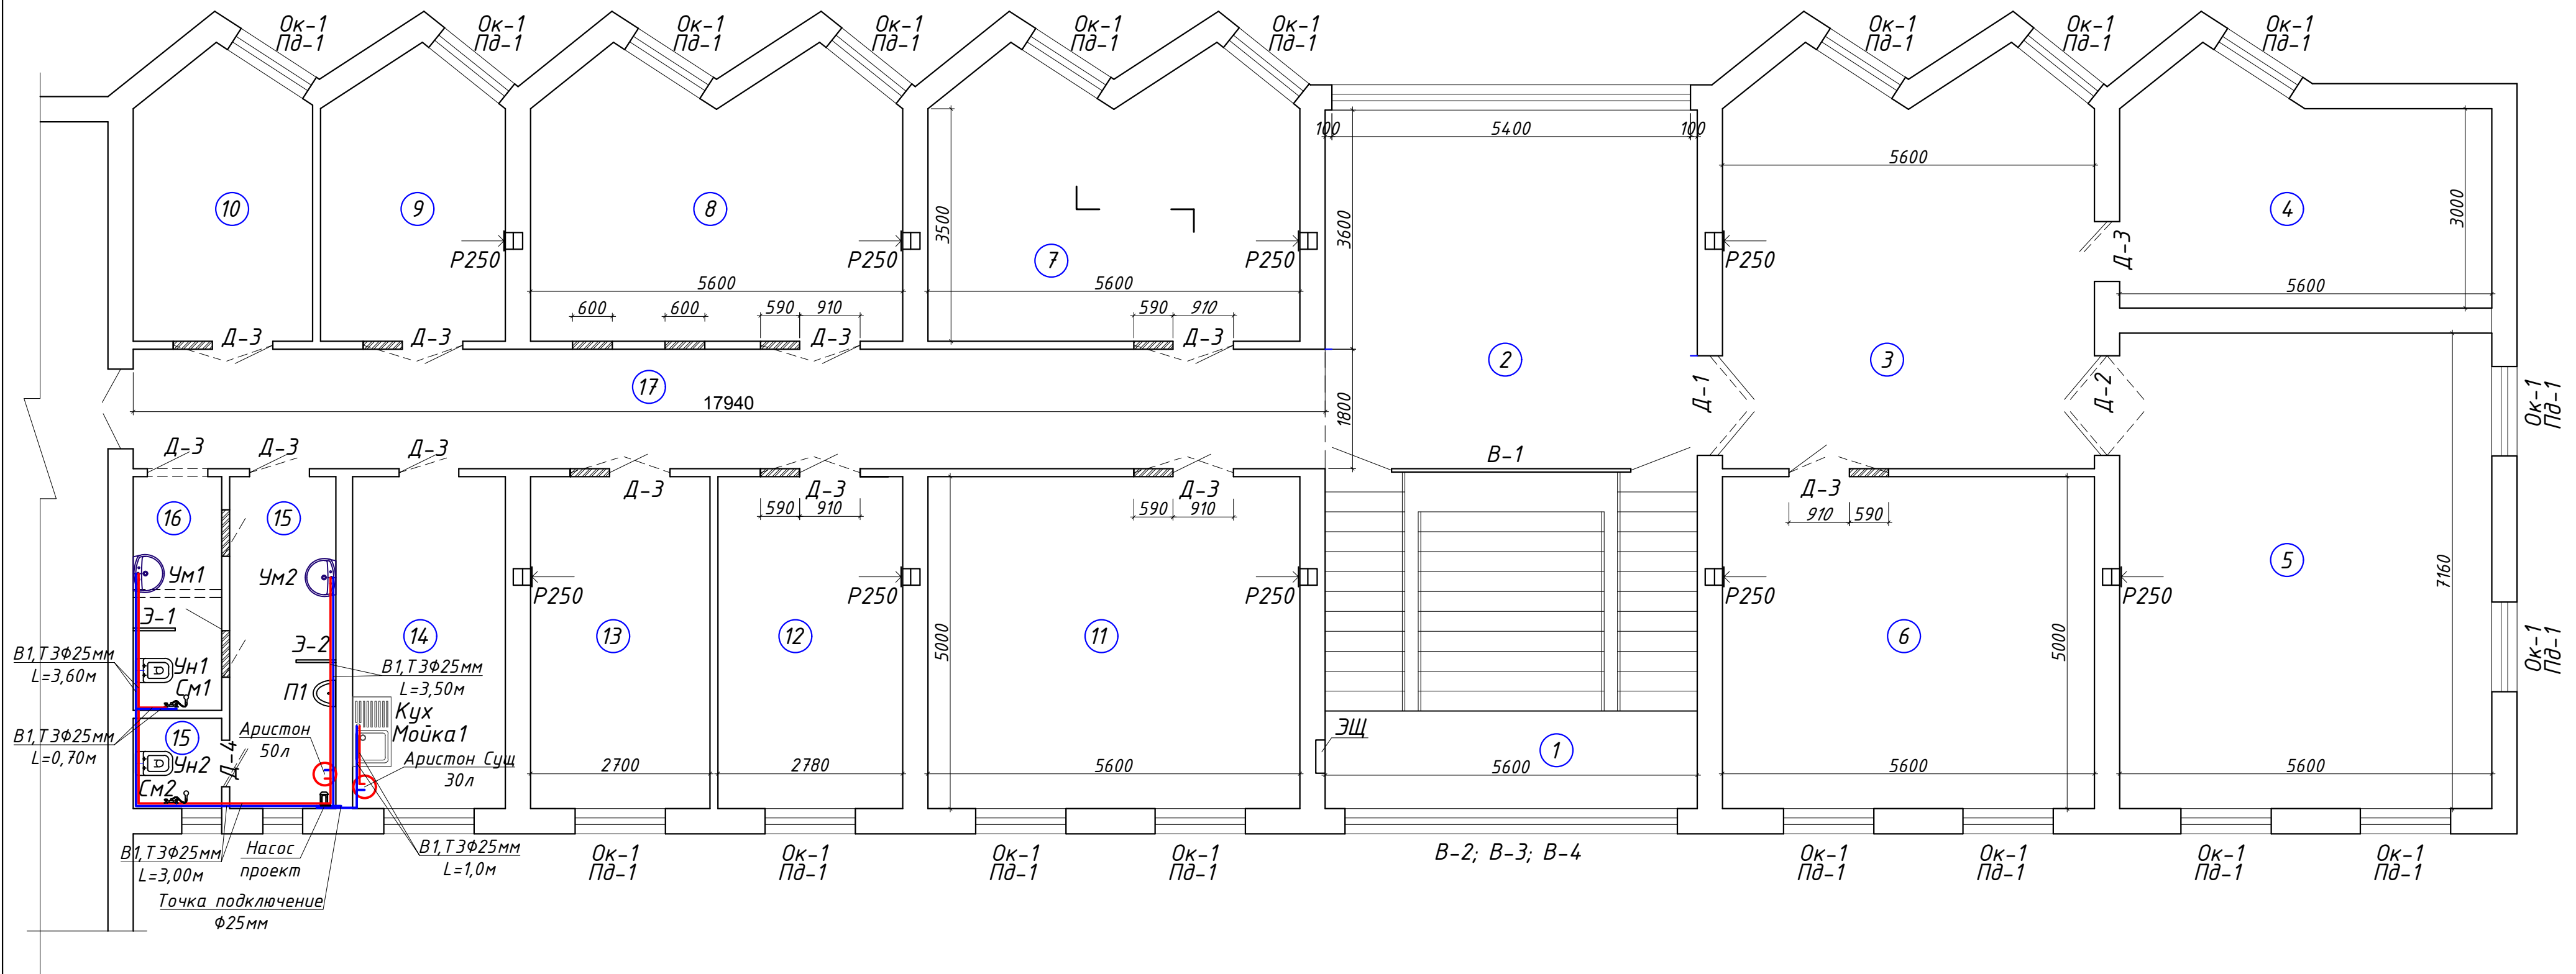


Экспликация помещений

<i>№ пом.</i>	<i>Наименование помещений</i>	<i>Площ. м2</i>
1	Лестничная клетка	28,39
2	Холл, дежурная	30,24
3	Выставочная	33,14
4	Бухгалтерия	18,19
5	Конференц зал	40,1
6	Кабинет начальника	28,0
7	Серверная	22,38
8	Служебный кабинет	22,38
9	Служебный кабинет	11,12
10	Служебный кабинет	10,84
11	Служебный кабинет	28,0

12	Служебный кабинет	13,9
13	Служебный кабинет	13,5
14	Кухня	11,5
15	Санузел с умывальней мужской	9,77
16	Санузел с умывальней женский	4,68
17	Коридор	32,29

 					ВК		
					Капитальный ремонт здания офиса ПРООН в г. Нукус		
Директор	Досназаров А.						
ГИП	Бекманова З.						
Н.контр.	Тахиров И.						
Разраб.	Култымуратов			План внутренней водопровода В1, внутренней горячего водопровода ТЗ	Стадия РП	Лист 2	Листов
				План стен 2-го этажа (Капитальный ремонт)			

План стен 2-го этажа
(Капитальный ремонт)

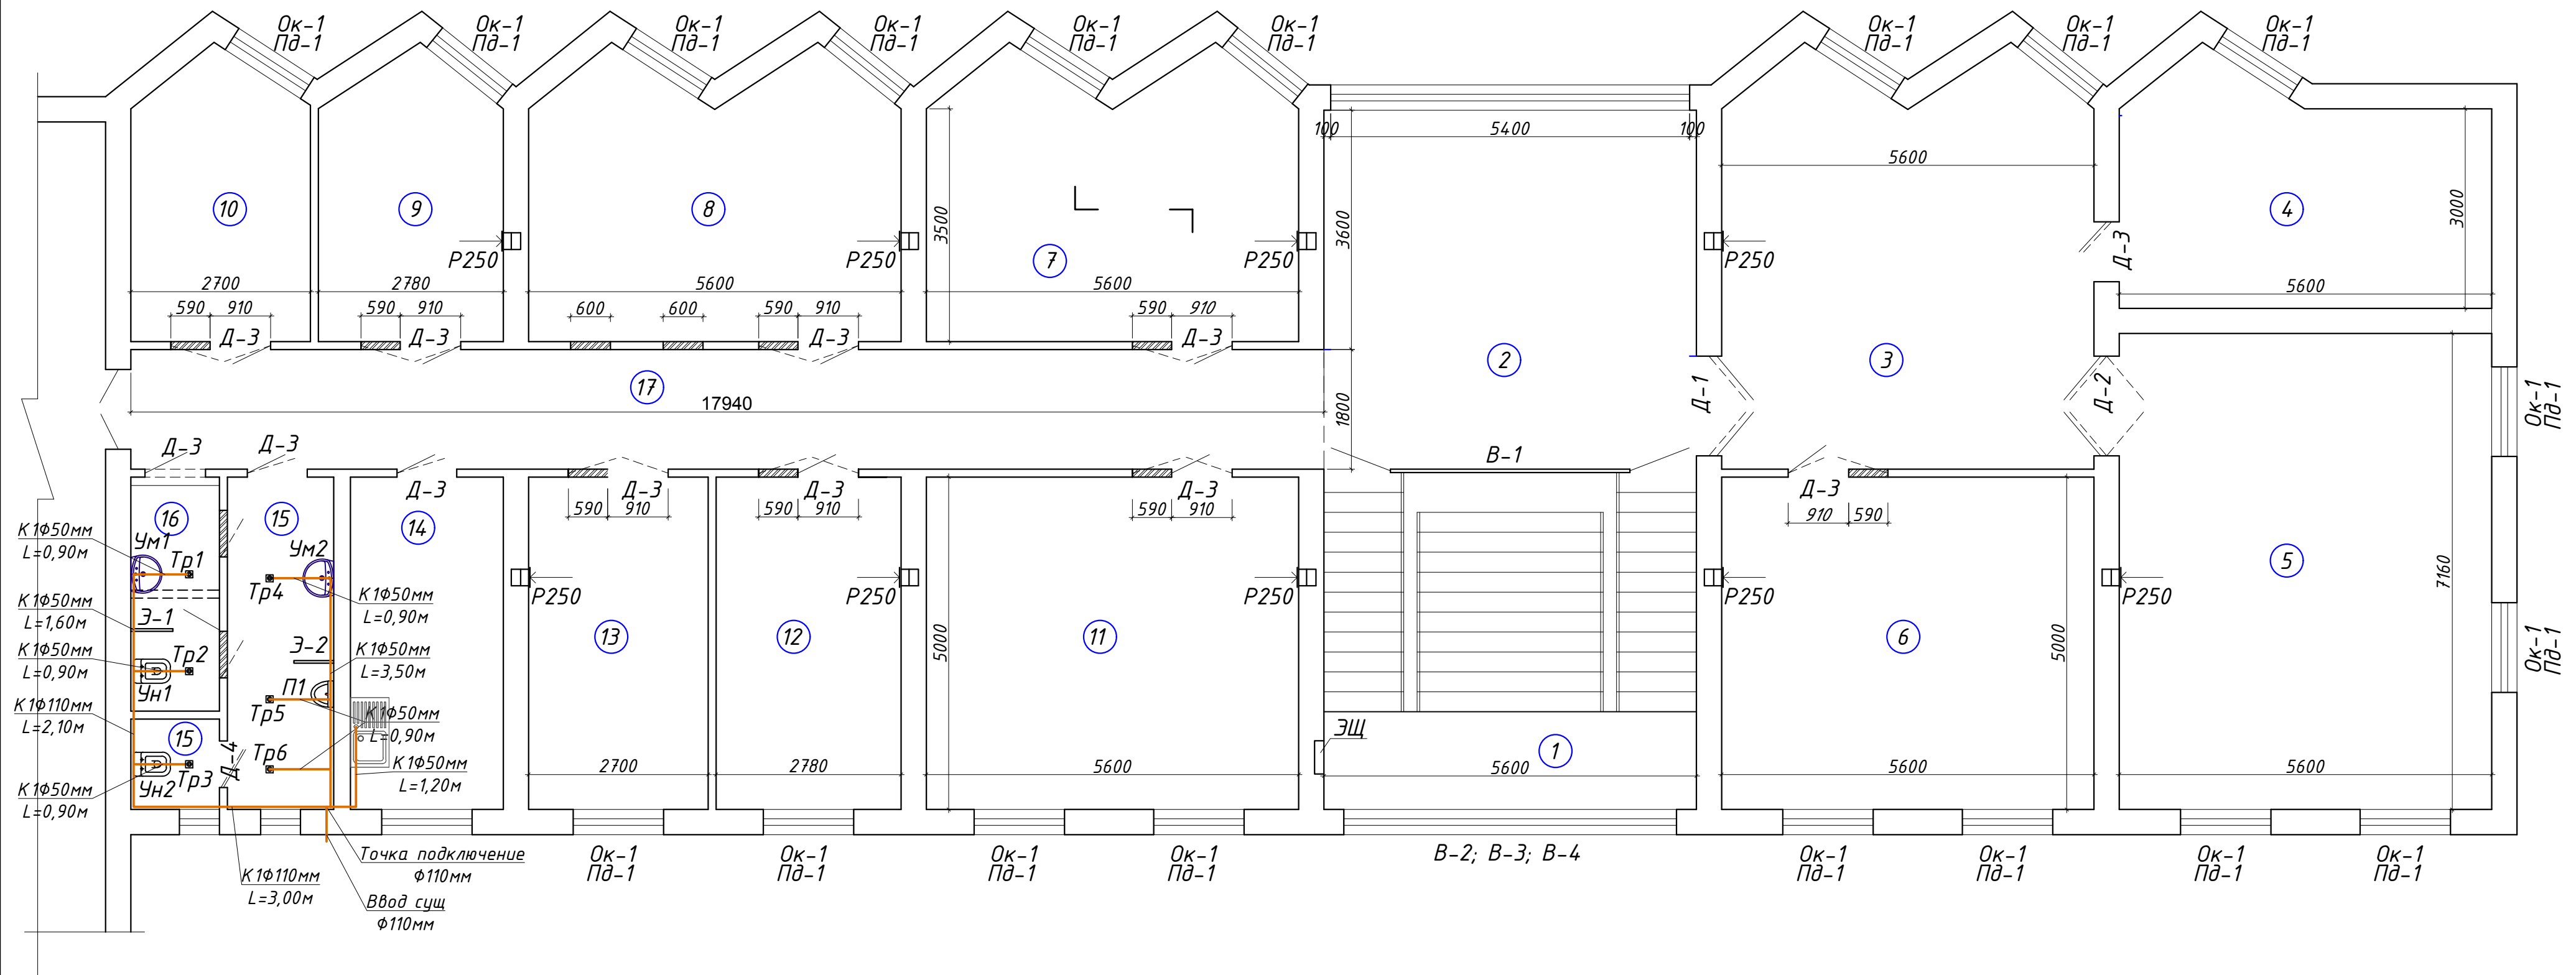



Экспликация помещений

<i>№ пом.</i>	<i>Наименование помещений</i>	<i>Площ. м2</i>
1	Лестничная клетка	28,39
2	Холл, дежурная	30,24
3	Выставочная	33,14
4	Бухгалтерия	18,19
5	Конференц зал	40,1
6	Кабинет начальника	28,0
7	Серверная	22,38
8	Служебный кабинет	22,38
9	Служебный кабинет	11,12
10	Служебный кабинет	10,84
11	Служебный кабинет	28,0

12	Служебный кабинет	13,9
13	Служебный кабинет	13,5
14	Кухня	11,5
15	Санузел с умывальней мужской	9,77
16	Санузел с умывальней женский	4,68
17	Коридор	32,29



							ВК
Директор	Досназаров А.	<i>[Signature]</i>		<i>Капитальный ремонт здания офиса ПРООН в г. Нукус</i>			
ГИП	Бекманова З.	<i>[Signature]</i>					
Н.контр.	Тахиров И.	<i>[Signature]</i>					
Разраб.	Кутлымуратов	<i>[Signature]</i>		<i>План внутренний канализация</i>	<i>Стадия</i>	<i>Лист</i>	<i>Листов</i>
					<i>РП</i>	<i>З</i>	
				<i>План стен 2-го этажа (Капитальный ремонт)</i>			

Аксонетрическая схема

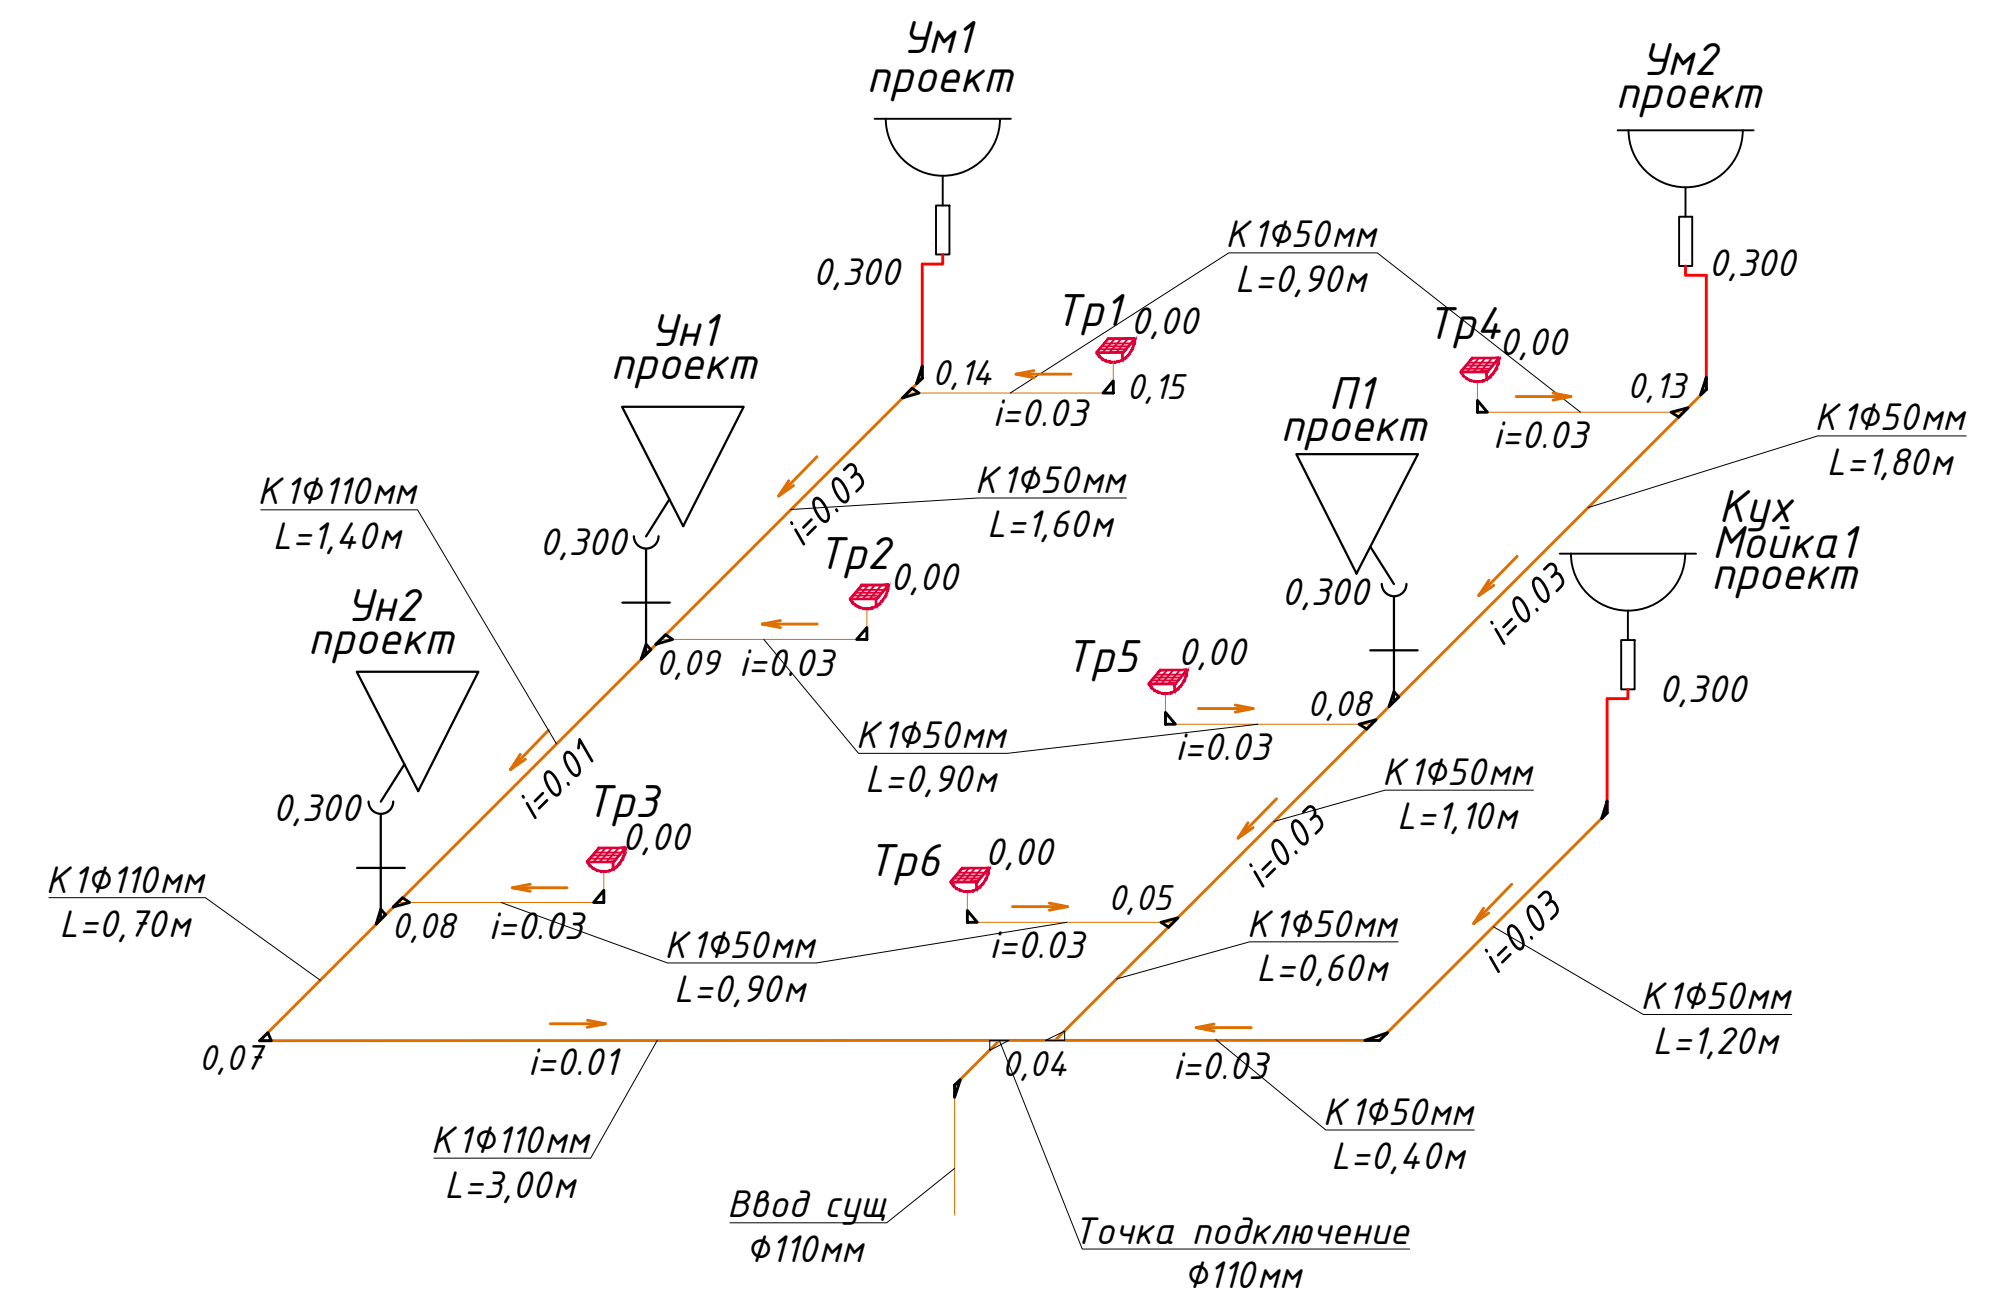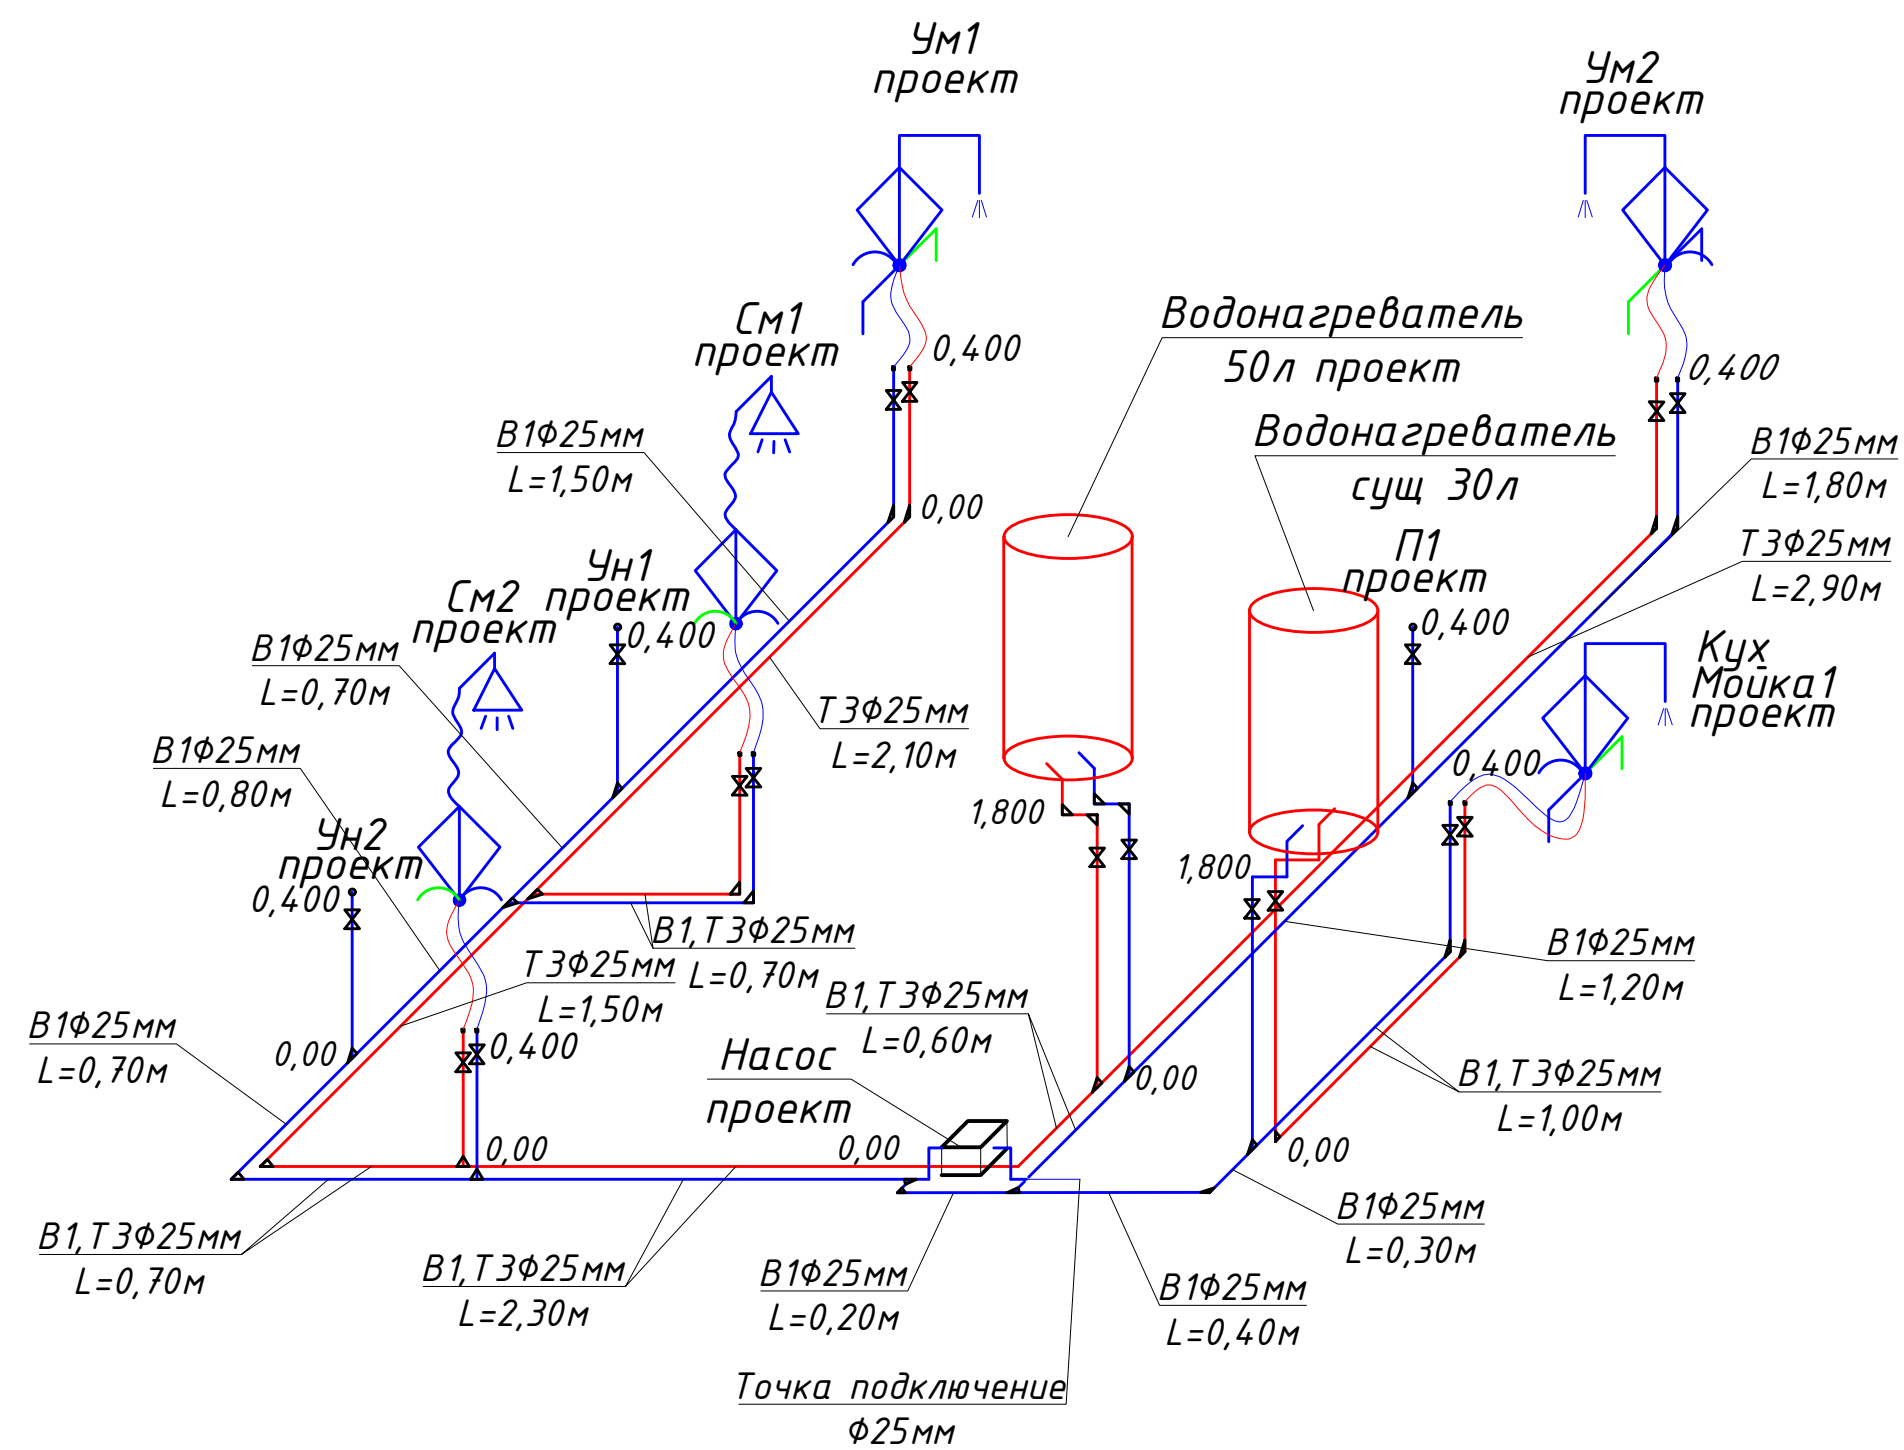


				ВК		
Директор	Досназаров А	<i>[Signature]</i>		Капитальный ремонт здания офиса ПРООН в г. Нукус		
ГИП	Бекманова З	<i>[Signature]</i>				
Н.контр.	Тохилов И	<i>[Signature]</i>		Внутренний часть	Стадия	Лист
Разраб.	Кутлымуратов	<i>[Signature]</i>			РП	4
				Аксонетрическая схема В1,ТЗ,К1		

Пози- ция	Наименование и техническая характеристика	Тип, марка, обозначение документа, опросного листа.	Код обо- рудования, изделия, материала.	Завод- изготовитель	Единица изме- рения	Коли- чество	Масса единицы кг	Примечание
1	2	3	4	5	6	7	8	9
	Трубы полипропиленовые ХВС Ø25мм	PN-10			п.м.	30		
	Трубы полипропиленовые ГВС Ø25мм	PN-10			п.м.	27		
	Американка с наружной резьбой Ø25х1"мм				шт	4		
	Адаптер с наружной резьбой Ø25х3/4"мм				шт	4		
	Муфта комбинированная Ø25х1/2"мм с наружной резьбой (Адаптер)				шт	8		
	Шаровой кран полипропиленовый ХВС Ø25мм				шт	10		
	Шаровой кран полипропиленовый ГВС Ø25мм				шт	7		
	Тройник полипропиленовые Ø25х25х25мм				шт	13		
	Отводы полипропиленовые 90° Ø25мм				шт	18		
	Муфта соединительные полипропиленовые Ø25мм				шт	15		
	Крепления для полипропиленовых труб Ø25мм				шт	142		
	Насос самовсасывающий 37л/мин напор 32 метр				шт	1		
	Водонагреватель с электрическим теном объемом 50 литров				шт	1		
	Гидравлическое испытание труб				п.м.	57		
	Сверление стены Ø32мм				шт	6		
	Гильза из ст. труб Ø32мм				м	2		

  				ВК.СО				
				Капитальный ремонт здания офиса ПРООН в г. Нукус				
Директор	Досназаров А.							
ГИП	Бекманова Э.			Внутренний водопровод				
Н.контр.	Тохиров И							
Разраб.	Кутлымуратов			Стадия	Лист	Листов		
				РП	1	1		
				Спецификация оборудования				

Инв. N подл.	Подпись и дата	Взам. инв. N

Позиция	Наименование и техническая характеристика	Тип, марка, обозначение документа, опросного листа	Код оборудования, изделия, материала	Завод – изготовитель	Единица измерения	Количество	Масса единицы, кг.	Примечание
1	2	3	4	5	6	7	8	9
	Урна				шт	4		
	Держатель для туалетной бумаги				шт	2		
	Держатель для бумажных полотенец				шт	2		
	Четка для унитаза				шт	2		
	Мыльница				шт	2		

 				Капитальный ремонт здания офиса ПРООН в г. Нукус				
Директор	Досназаров А				Инвентари	Стадия	Лист	Листов
ГИП	Бекманова З					РП	1	
Н.контр.	Тохиров И			Спецификация оборудования				
Разраб.	Кутлымуратов							

ВЕДОМОСТЬ ЧЕРТЕЖЕЙ ОСНОВНОГО КОМПЛЕКТА МАРКИ -ЭЛ

П \ П	Наименование	Примечание
1	Общие данные	
2	План сетей электроосвещения 2-го этажа	
3	План сетей силового оборудования 2-этажа	

ВЕДОМОСТЬ ССЫЛОЧНЫХ И ПРИЛАГАЕМЫХ ДОКУМЕНТОВ.

Обозначение	Наименование	Примечание
	Ссылочные документы.	
ПУЭ-2011	Правила устройства электроустановок.	
КМК 3.05.06-97	Электротехнические устройства.	
5.407-112	Установка групповых осветительных щитков.	
5.407-11	Заземление и зануление электроустановок.	
	Прилагаемые документы.	
ЭЛ.СО	Спецификация оборудования, изделий и материалов.	на 2-х листах

ОБЩИЕ ДАННЫЕ

Настоящие рабочие чертежи разработаны на основании смежных отделов и строительных чертежей. Проектом решается силовое электрооборудование и электроосвещение. Основные потребители - Проон, силовое и осветительное оборудование. Напряжение сети 380/220В. Данное сооружение является потребителем III категории Установленная мощность Р_у.=21.6кВт; Расчетный мощность Р_р.=18.2 кВт; Расчетный ток I_{расч}.=32.3 А Электроснабжение потребителей здание офиса осуществляется от сущ-я силового щита подключённого свободным фидерам от наружный сети 0,4 кВ.

Электрические сети силового электрооборудования выполнены кабелями с алюминиевыми жилами, прокладываемые по стенам с креплением накладными скобами и кабельные конструкциями. Все нетоковедущие части электрооборудования, которые могут оказаться под напряжением при повреждении изоляции должны быть заземлены на нулевой провод сети и контур заземления. Для зануления элементов электрооборудования используется заземленный рабочий нулевой провод сети. Все электромонтажные работы должны выполняться в соответствии с ПУЭ и КМК 3.05.06-97 Изображение условные графические электрооборудования и проводок на планах выполнено по ГОСТ 21.614-88.


УСЛОВНЫЕ ОБОЗНАЧЕНИЯ

- Щит освещения
- Светильник потолочный
- Светильник настенный
- Розетка одноместный с третьим заземляющим контактом 250В, 16А
- Выключатель одноместный 250В, 10А
- Высота установки выключателей - до 1,5 м. от пола

Взамен инв. N	
Подпись и дата	
Инв. N подл.	
Технические решения, принятые в рабочих чертежах, соответствуют требованиям экологических, санитарно-гигиенических, противопожарных и других действующих норм и правил и обеспечивают безопасную для жизни и здоровья людей эксплуатацию объекта, при соблюдении предусмотренных рабочими чертежами мероприятий.	
Главный инженер проекта Бекманова.3.	

						31-1		
						Капитальный ремонт здания офиса ПРООН в г. Нукус		
Низм.	Кол.уч.	Лист	Ндок.	Подпись	Дата			
Директор	Досназаров А					Общие данные	стадия	лист
ГИП	Бекманова Э						РП	1
Н.контр.	Бекманова Э							3
Разраб.	Жаббарбергенов							

План электроосвещения 2-го этажа
(Реконструкция)

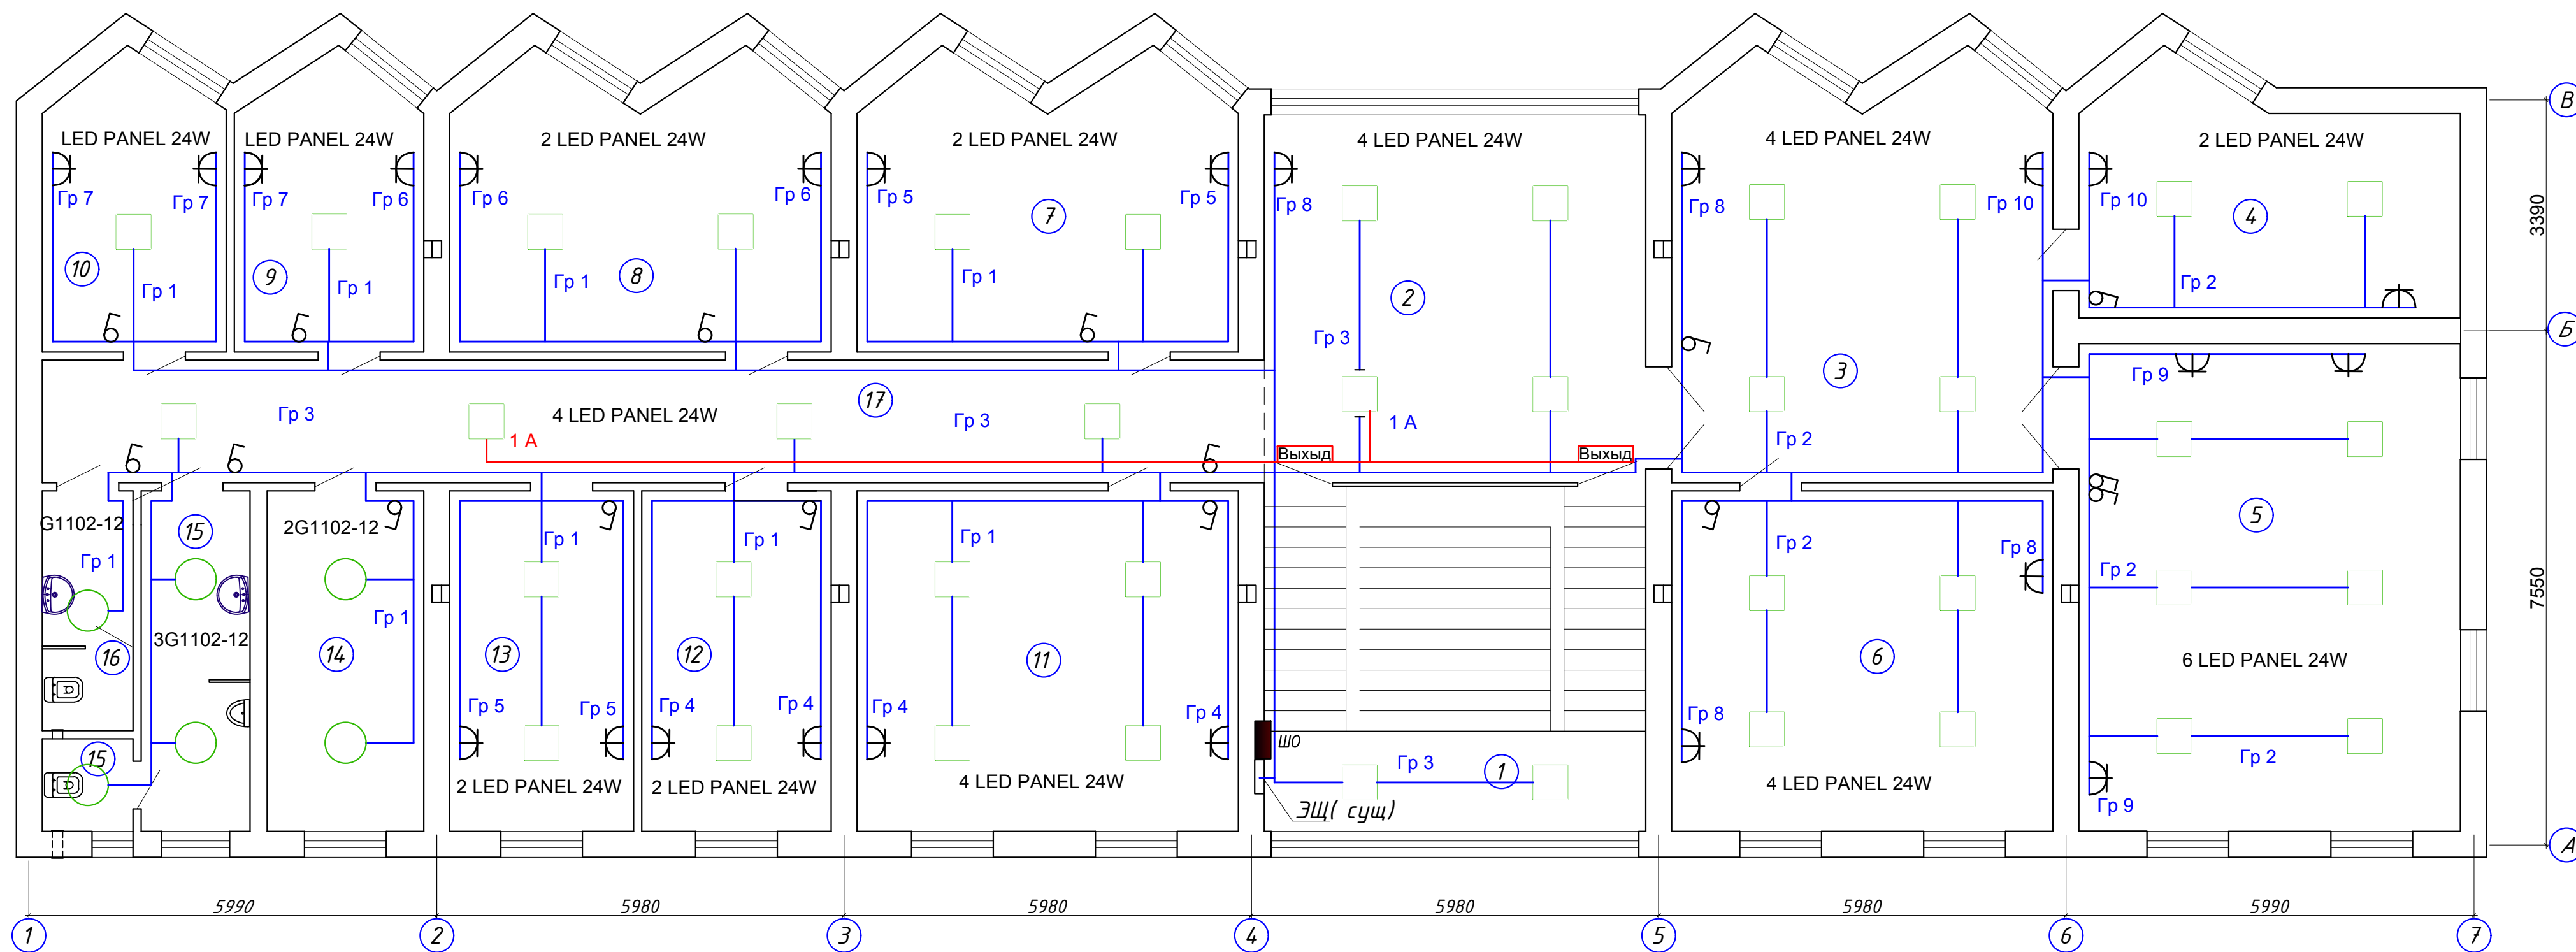


Экспликация помещений


№ пом.	Наименование помещений	Площ. м2
1	Лестничная клетка	28,39
2	Холл, дежурная	30,24
3	Выставочная	33,14
4	Бухгалтерия	18,19
5	Конференц зал	40,1
6	Кабинет начальника	28,0
7	Серверная	22,38
8	Служебный кабинет	22,38
9	Служебный кабинет	11,12
10	Служебный кабинет	10,84
11	Служебный кабинет	28,0

12	Служебный кабинет	13,9
13	Служебный кабинет	13,5
14	Кухня	11,5
15	Санузел с умывальней мужской	9,77
16	Санузел с умывальней женский	4,68
17	Коридор	32,29

Принципиальная схема ШО (ОЩВ-12АУХЛ4)			
Номер щитка Установленная мощность	Установ- ленная мощность	Марка и сечение провода и кабеля, мм2	Наименование электроприемника
Гр. 1	$P_{\Sigma}=0,40 \text{ кВт}$	АПВ 2х2,5 мм2 скр.	230 освещения
Гр. 2	$P_{\Sigma}=0,38 \text{ кВт}$	АПВ 2х2,5 мм2 скр.	230 освещения
Гр. 3	$P_{\Sigma}=0,24 \text{ кВт}$	АПВ 2х2,5 мм2 скр.	40 освещения
Гр. 4	$P_{\Sigma}=1,2 \text{ кВт}$	АПВ 3х4 мм2 скр.	30 Розетка
Гр. 5	$P_{\Sigma}=1,2 \text{ кВт}$	АПВ 3х4 мм2 скр.	50 Розетка
Гр. 6	$P_{\Sigma}=0,9 \text{ кВт}$	АПВ 3х4 мм2 скр.	50 Розетка
Гр. 7	$P_{\Sigma}=0,9 \text{ кВт}$	АПВ 3х4 мм2 скр.	50 Розетка
Гр. 8	$P_{\Sigma}=1,2 \text{ кВт}$	АПВ 3х4 мм2 скр.	40 Розетка
Гр. 9	$P_{\Sigma}=0,9 \text{ кВт}$	АПВ 3х4 мм2 скр.	45 Розетка
Гр. 10	$P_{\Sigma}=0,9 \text{ кВт}$	АПВ 3х4 мм2 скр.	35 Розетка
Гр. 11	$P_{\Sigma}=0,37 \text{ кВт}$	АПВ 3х4 мм2 скр.	30 Насос
Гр. 12	$P_{\Sigma}=1,5 \text{ кВт}$	АПВ 3х4 мм2 скр.	30 Электровагонная

 				31-2		
				Капитальный ремонт здания офиса ПРООН в г. Нукус		
Директор	Досназаров А.					
ГИП	Бекманова З.					
Н.контр.	Бекманова З.					
Разраб.	Жаббарбергенов					
				Стадия	Лист	Листов
				РП	2	3
				План электроосвещения 2-го этажа		

План сетей силового оборудования 2-го этажа

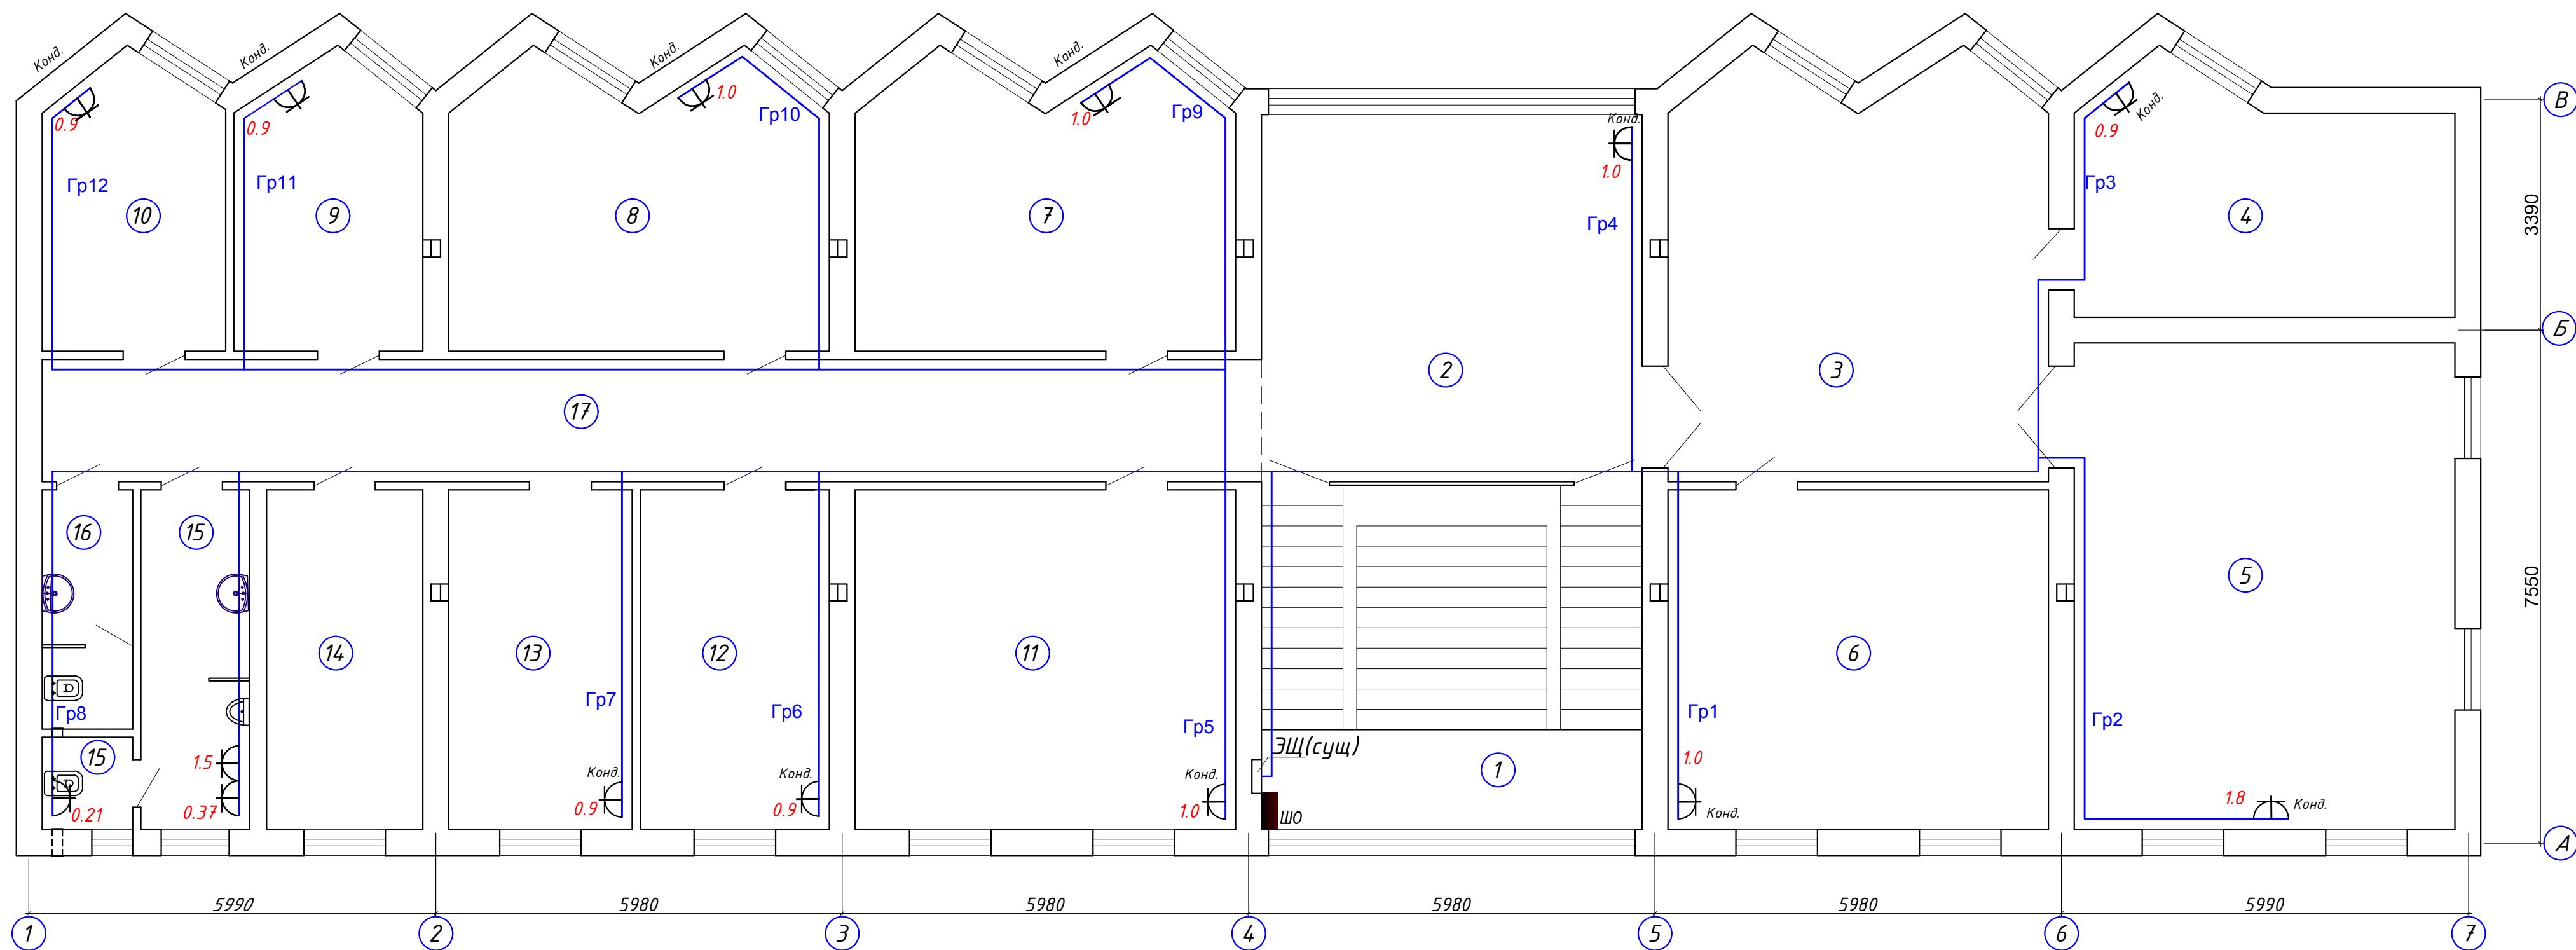

Экспликация помещений







№ пом.	Наименование помещений	Площ. м2
1	Лестничная клетка	28,39
2	Холл, дежурная	30,24
3	Выставочная	33,14
4	Бухгалтерия	18,19
5	Конференц зал	40,1
6	Кабинет начальника	28,0
7	Серверная	22,38
8	Служебный кабинет	22,38
9	Служебный кабинет	11,12
10	Служебный кабинет	10,84
11	Служебный кабинет	28,0

12	Служебный кабинет	13,9
13	Служебный кабинет	13,5
14	Кухня	11,5
15	Санузел с умывальней мужской	9,77
16	Санузел с умывальней женский	4,68
17	Коридор	32,29

Принципиальная схема ШО (ОЩВ-12АУХ/14)

Номер щитка Установленная мощность	Установ- ленная мощность	Марка и сечение провода и кабеля, мм2	Кол- во м	Наименование электроприемника
Гр. 1	Рy=1,0 кВт	АПВ 3х4мм2 скр.	20	Конденционер
Гр. 2	Рy=1,8 кВт	АПВ 3х6мм2 скр.	30	Конденционер
Гр. 3	Рy=0,9 кВт	АПВ 3х4мм2 скр.	25	Конденционер
Гр. 4	Рy=1,0 кВт	АПВ 3х4мм2 скр.	20	Конденционер
Гр. 5	Рy=1,0 кВт	АПВ 3х4мм2 скр.	15	Конденционер
Гр. 6	Рy=0,9 кВт	АПВ 3х4мм2 скр.	20	Конденционер
Гр. 7	Рy=0,9 кВт	АПВ 3х4мм2 скр.	25	Конденционер
Гр. 8	Рy=1,0 кВт	АПВ 3х4мм2 скр.	15	Конденционер
Гр. 9	Рy=1,0 кВт	АПВ 3х4мм2 скр.	20	Конденционер
Гр. 10	Рy=0,9 кВт	АПВ 3х4мм2 скр.	30	Конденционер
Гр. 11	Рy=0,9 кВт	АПВ 3х4мм2 скр.	30	Конденционер
Гр. 12	Рy=0,21 кВт	АПВ 3х4мм2 скр.	30	Вентилятор осьевой

				31-3		
Директор	Досназаров А.	Бекманов З.		Капитальный ремонт здания офиса ПРООН в г. Нукус		
ГИП	Бекманов З.	Бекманов З.				
Н.контр.	Бекманов З.	Бекманов З.			Стадия	Лист
Разраб.	Жаббарбергенов	Жаббарбергенов			РП	Листов
				План сетей силового оборудования 2-го этажа		

      Инв. N подл.	Взамен инв. N	Пози- ция	Наименование и техническая характеристика	Тип, марка, обозначение документа, опросного листа.	Код обо- рудования, изделия, материала.	Завод- изготовитель	Единица изме- рения	Коли- чество	Масса единицы кг	Примечание																																																													
		1	2	3	4	5	6	7	8	9																																																													
			Электроосвещения																																																																				
		1	Щиток с вводным автоматом на 63А (ВА47-100) и с автоматическим выключателями Ір=12х25А (ВА47-29)	ОЩВ-12АУХЛ4		“Узэлектрааппарат”	шт	2		ЩО																																																													
		2	Щиток с вводным автоматом на 63А (ВА47-100) и с автоматическим выключателями Ір=5х25А+1х16А (ВА47-29)	ОЩВ-6АУХЛ4		“Узэлектрааппарат”	шт	–																																																															
		3	Светильник светодиодный кадратный (наружный установка)	LED PANEL-24 W			шт	40																																																															
		4	Светильник защищенные с лампами накаливания	G1102-12			шт	6																																																															
		5	Лампа светодиодная 12 Вт.	LED			шт	6																																																															
		6	Светильник настенный TLEM01-12-С15	Выход			шт	2																																																															
		7	Провод алюминиевый для скр. установки сеч. 2х2,5 мм2.	АППВ-380			м	500																																																															
		8	Провод алюминиевый с ПВХ изоляцией, на напряжение 380 В,сеч.3х4мм2	АППВ-380			м	300																																																															
		9	Кабель с алюминиевой жилами сеч.4х10мм2	АВВГ-660			м	5																																																															
		10	Выключатель 1-полюсный , 250В для скрытой установки	Евростандарт			шт	16																																																															
		11	Выключатель 2-полюсный, 250В для скрытой установки	Евростандарт			шт	–																																																															
		12	Розетка штепсельная 1 – х полюсная для скрытой установки с доковыми заземлениями контактами на ток 16А, ~250В.	Евростандарт			шт.	24																																																															
		13	Розетка штепсельная одностная с заземляющими контактами на 25 А, 250 В для открытой установки	РС10-003-ІР65			шт	–																																																															
		14	Коробка установочная	КУВ-1М			шт	18																																																															
		15	Коробка ответвительная	У194МУХЛ2			шт	40																																																															
		16	Метизы и металлоконструкции				кг	10																																																															
		17	Кабель-канал из ПВХ раз 20х16				м	–																																																															
18	Пластиковый хомут-стяжка (100шт на 1 пачок)				шт	–																																																																	
<table><tr><td></td><td></td><td></td><td></td><td colspan="4">ЭМ- СО</td></tr><tr><td>Директор</td><td>Досназаров А</td><td></td><td></td><td colspan="4" rowspan="2">Капитальный ремонт здания офиса ПРООН в г. Нукус</td></tr><tr><td>ГИП</td><td>Бекманова Э</td><td></td><td></td></tr><tr><td>Н.контр.</td><td>Бекманова Э</td><td></td><td></td><td colspan="4" rowspan="2"></td></tr><tr><td>Разраб.</td><td>Жаббарбергенов</td><td></td><td></td></tr><tr><td></td><td></td><td></td><td></td><td colspan="4" rowspan="2">Спецификация электроосвещения</td></tr><tr><td></td><td></td><td></td><td></td></tr><tr><td></td><td></td><td></td><td></td><td colspan="4"></td></tr><tr><td></td><td></td><td></td><td></td><td colspan="4"></td></tr></table>																ЭМ- СО				Директор	Досназаров А			Капитальный ремонт здания офиса ПРООН в г. Нукус				ГИП	Бекманова Э			Н.контр.	Бекманова Э							Разраб.	Жаббарбергенов							Спецификация электроосвещения																							
				ЭМ- СО																																																																			
Директор	Досназаров А			Капитальный ремонт здания офиса ПРООН в г. Нукус																																																																			
ГИП	Бекманова Э																																																																						
Н.контр.	Бекманова Э																																																																						
Разраб.	Жаббарбергенов																																																																						
				Спецификация электроосвещения																																																																			

Ведомость рабочих чертежей		
лист	Наименование	Примечание
Л1-1	Общие данные	
Л1-2	План локальной сети 2-го этажа	

Условные обозначение

 
 
-  Коммутатор Cisco Catalyst
-  Розетка компьютерная
-  Кабель UTP

Проект соответствует требованиям действующих норм правил, инструкций и государственных стандартов


Главный инженер проекта  Бекманова З

ОБЩИЕ УКАЗАНИЯ

Проектом предусматривается устройство структурированной кабельной системы.
Структурированная кабельная система (СКС)
Структурированная кабельная система (СКС) представляет собой универсальную сеть, представляющую возможность передачи как телефонного сигнала, так и сигнала локальной сети. Состоит из следующих подсистем:
-вертикальная часть с шахтами
-горизонтальная часть со спуском к розеткам
-рабочее место
-серверная (отсеки связи)
В вертикальной части (по стоякам) здания прокладываются кабели UTP категории 5е.
Горизонтальная часть. От шкафа коммутации до информационных розеток прокладываются кабели UTP категории 5е.
Рабочее место. По 2-ый этаж используются розетки исполнения RJ45. Серверная (отсек связи). В серверной комнате предусматривается установка Коммутатор Cisco Catalyst. В помещение, где устанавливаются коммутационные шкафы, предусмотрено электропитание по 1 категории, разработанного в разделе ЭО.
Сети СКС прокладываются скрыто в лотках, проложенных за подвесным потолком проложенных за гипсокартоном на спусках к розеткам.
Локальная сеть выполняется путем установки сетевого концентратора.
Для связи концентратора с компьютерами принят кабель марки UTP-5Е. проложенного скрыто в кабельном канале. В качестве оконечного устройства принята коробка с коннектором.
Все монтажные работа вести в соответствии с РД и методическими указаниями.
Все монтажные работы выполнить в соответствии с ШНК 2.04.09.-84

						Л1-1			
						Капитальный ремонт здания офиса ПРООН в г. Нукус			
изм	Кол.уч	Лист	№ док.	Подпись	Дата		Стадия	Лист	Листов
Директор		Досназаров А.					РП	1	2
ГИП		Бекманова З.							
Н.контр.		Канназарова Т.							
Разраб.		Жаббарбергенов				Общие данные.			


План локальной компьютерной сети 2-го этажа

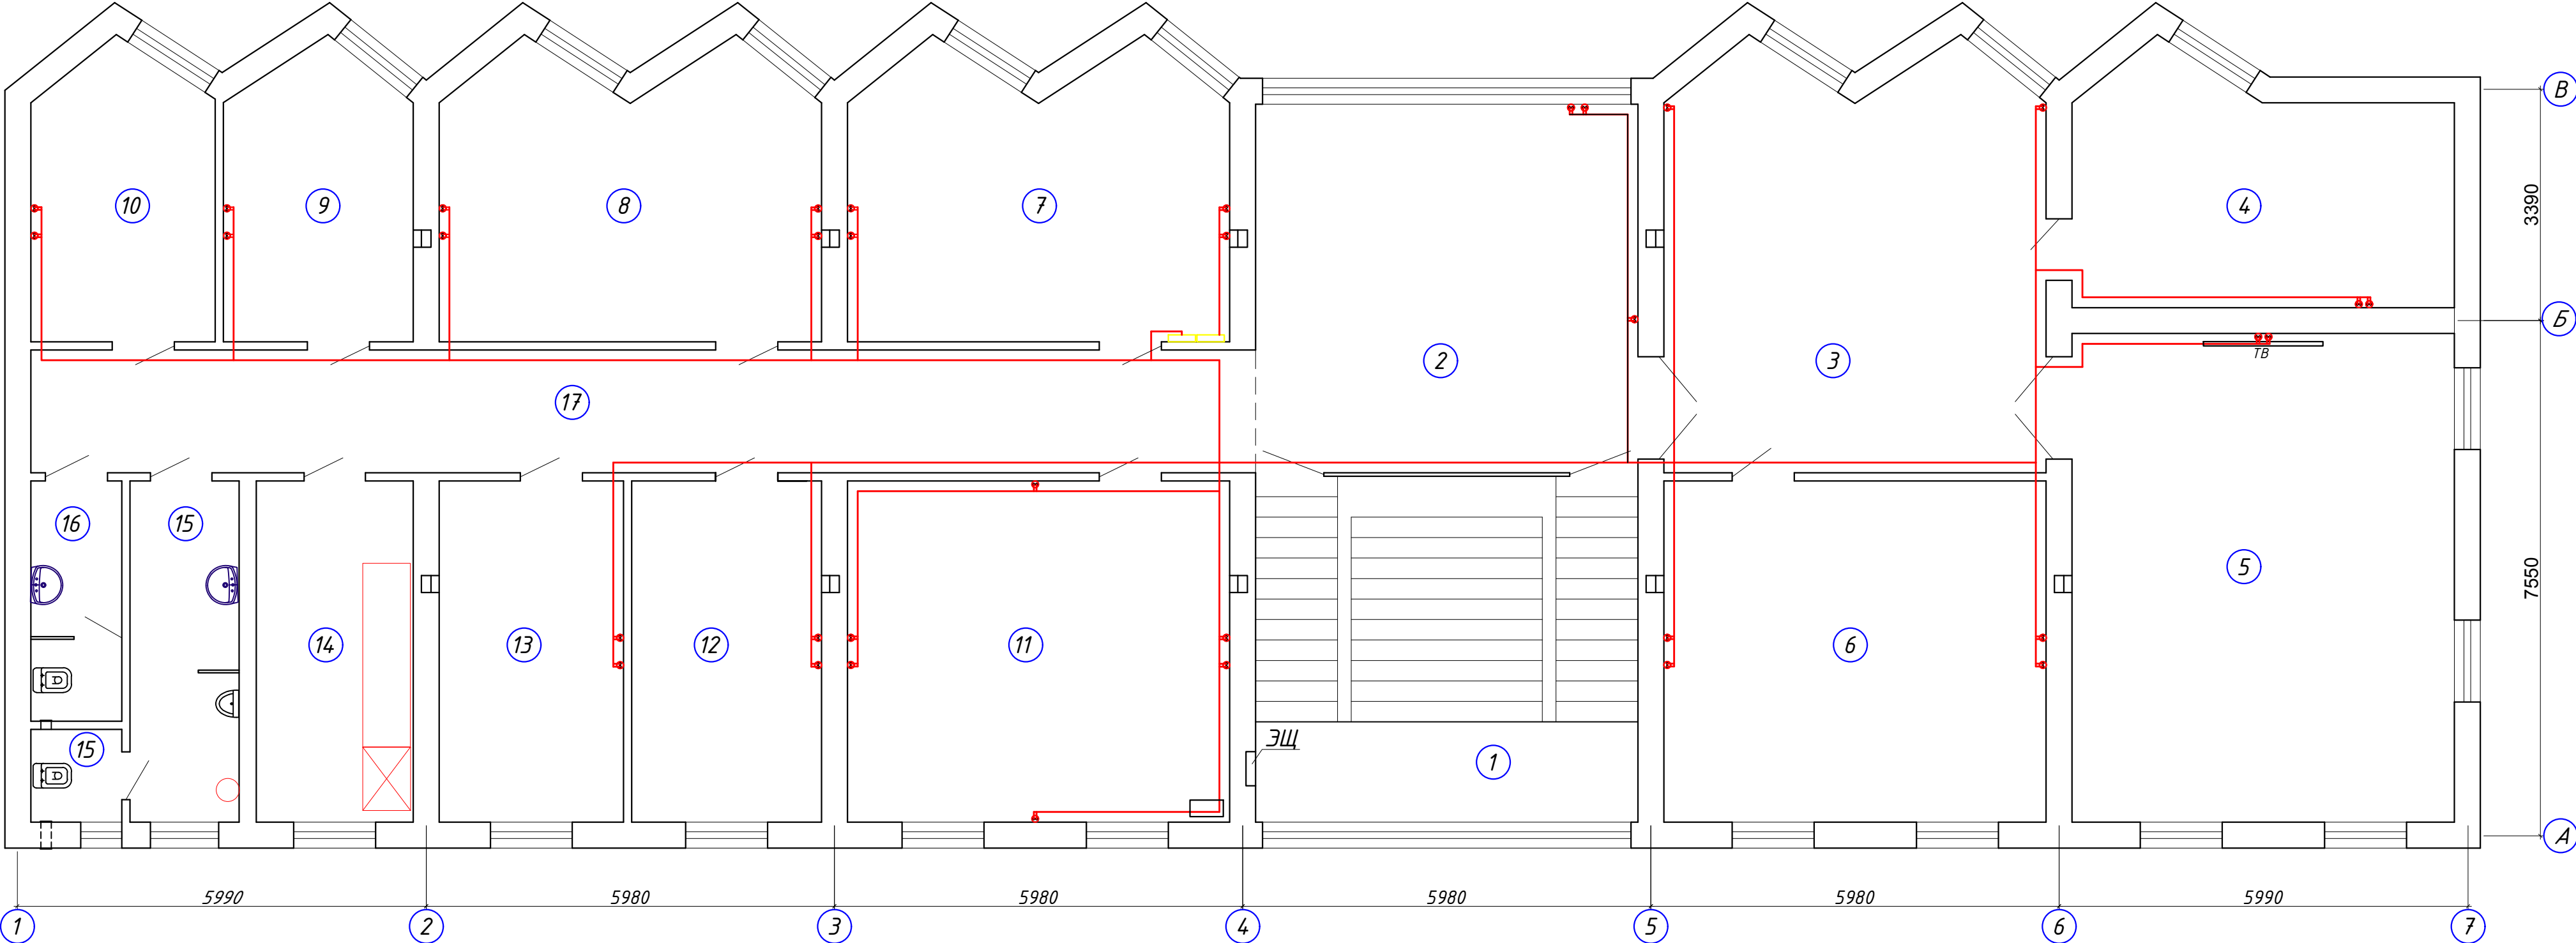




Экспликация помещений

№ пом.	Наименование помещений	Площ. м2
1	Лестничная клетка	28,39
2	Холл, дежурная	30,24
3	Выставочная	33,14
4	Бухгалтерия	18,19
5	Конференц зал	40,1
6	Кабинет начальника	28,0
7	Серверная	22,38
8	Служебный кабинет	22,38
9	Служебный кабинет	11,12
10	Служебный кабинет	10,84
11	Служебный кабинет	28,0

12	Служебный кабинет	13,9
13	Служебный кабинет	13,5
14	Кухня	11,5
15	Санузел с умывальней мужской	9,77
16	Санузел с умывальней женский	4,68
17	Коридор	32,29

 					Л1-2			
					Капитальный ремонт здания офиса ПРООН в г. Нукус			
Директор	Досназаров А					Стадия	Лист	Листов
ГИП	Бекманова З.					РП	2	2
Н.контр.	Канназарова Т.							
Разраб.	Жаббарбергенов				План локальной компьютерной сети 2-го этажа			

Рак Поз	Номи ва техникавий таърифи. Наименование и техническая характеристика	Тури,маркаси. Сурав вараги Хужжатинин белгиси Тип марка.обозначение документа опросного листа	Ускуна,буюм материалларнинг хос раками. Код оборудования изделия, материалов.	Ишлаб чиқарган завод. Завод изготовитель	Улчов бирлиги. Единицы измерения	Сони Количество	Бирлигинин соф огирлиги Масса единицы	Эслатма Примичание Входящие в смету стр-ва
1.	2.	3.	4.	5.	6.	7.	8.	9.
	Оборудования поставляемые заказчиком							
	<u>Активное оборудование</u>							
1	Коммутатор Cisco Catalyst 2960-XR 48 GigE PoE 740W 2x10G SFP+IP				шт.	2		
	<u>Пассивное оборудование</u>							
2	Сетевой розетка RJ45 на 2 выхода				шт.	35		
9.	Коннекторы штекер BNC RJ-45 для под-ния сетевых кабель				шт.	140		
	<u>Кабельная изделия и провода</u>							
2	Кабель UTP cat 5e				м	1100		
	<u>Канализация скрытой проводки</u>							
3	Кабельный канала 100x50 мм, 2м				шт	50		
4	Кабельный канала 60x30 мм, 2м				шт	40		
5	Кабельный канала 16x16 мм, 2м				шт	110		

   				Л-СО			
				Капитальный ремонт здания офиса ПРООН в г. Нукус			
Директор	Досназаров А.				Стадия	Лист	Листов
ГИП	Бекманова З.				РП	1	1
Н.контр.	Канназарова Т.						
Разраб.	Жаббарбергенов						
				Спецификация оборудования на сети локальные компьютерные сети			

Ведомость рабочих чертежей основного комплекта

Лист	Наименование	Примечание
1	Общие данные	
2	План расположения камер видеонаблюдения 2-го этажа	
3		

Ведомость ссылочных и прилагаемых документов

Обозначение	Наименование	Примечание
	Ссылочные документы	
ШНК 2.04.09-07	Инструкция по проектированию линейно-кабельных сооружений связи	
	Прилагаемые документы	
ВН. - СО.	Спецификация оборудования	

Общие указания

 
Для обеспечения безопасности и недопустимости несанкционированного проникновения в территорию объекте применяется видеонаблюдения.

В помещении серверной устанавливается оконечные устройства для видеонаблюдения.Для видеонаблюдения предусматривается установка купольная видеокамеры и уличнаяная видеокамеры. Купольные видеокамеры устанавливается в потолке. А Уличные видеокамеры устанавливается на h=4м до h=6м в стене от уровне земли. Места установки камер показаны на плане.

Видеонаблюдения выполняется от серверной кабелем UTP 5е 4х2х0,5мм2. Для питания видеокамери проектом предусмотрено кабели марки ПУГНП 2х0,75мм2 и ПУГНП 2х0,5мм2.

Электропитание внешних видеокамер осуществляется от источник бесперебойного питания (UPS-2000W) переменного тока напряжением 220В по 1 категории и от блоков питания БП-12/10.


Условные обозначения


	— Купольная видеокамера
	— Уличная видеокамера
	— Прокладка многокабельной трассы в кабель-канале
	— Прокладка однокабельной трассы в кабель-канале

Настоящий проект выполнен в соответствии с действующими нормами и правилами и обеспечивает безопасную эксплуатацию объекта при соблюдении предусмотренных проектом мероприятий


Главный инженер проекта:  Бекманова.З.

 Структурная схема видеонаблюдения

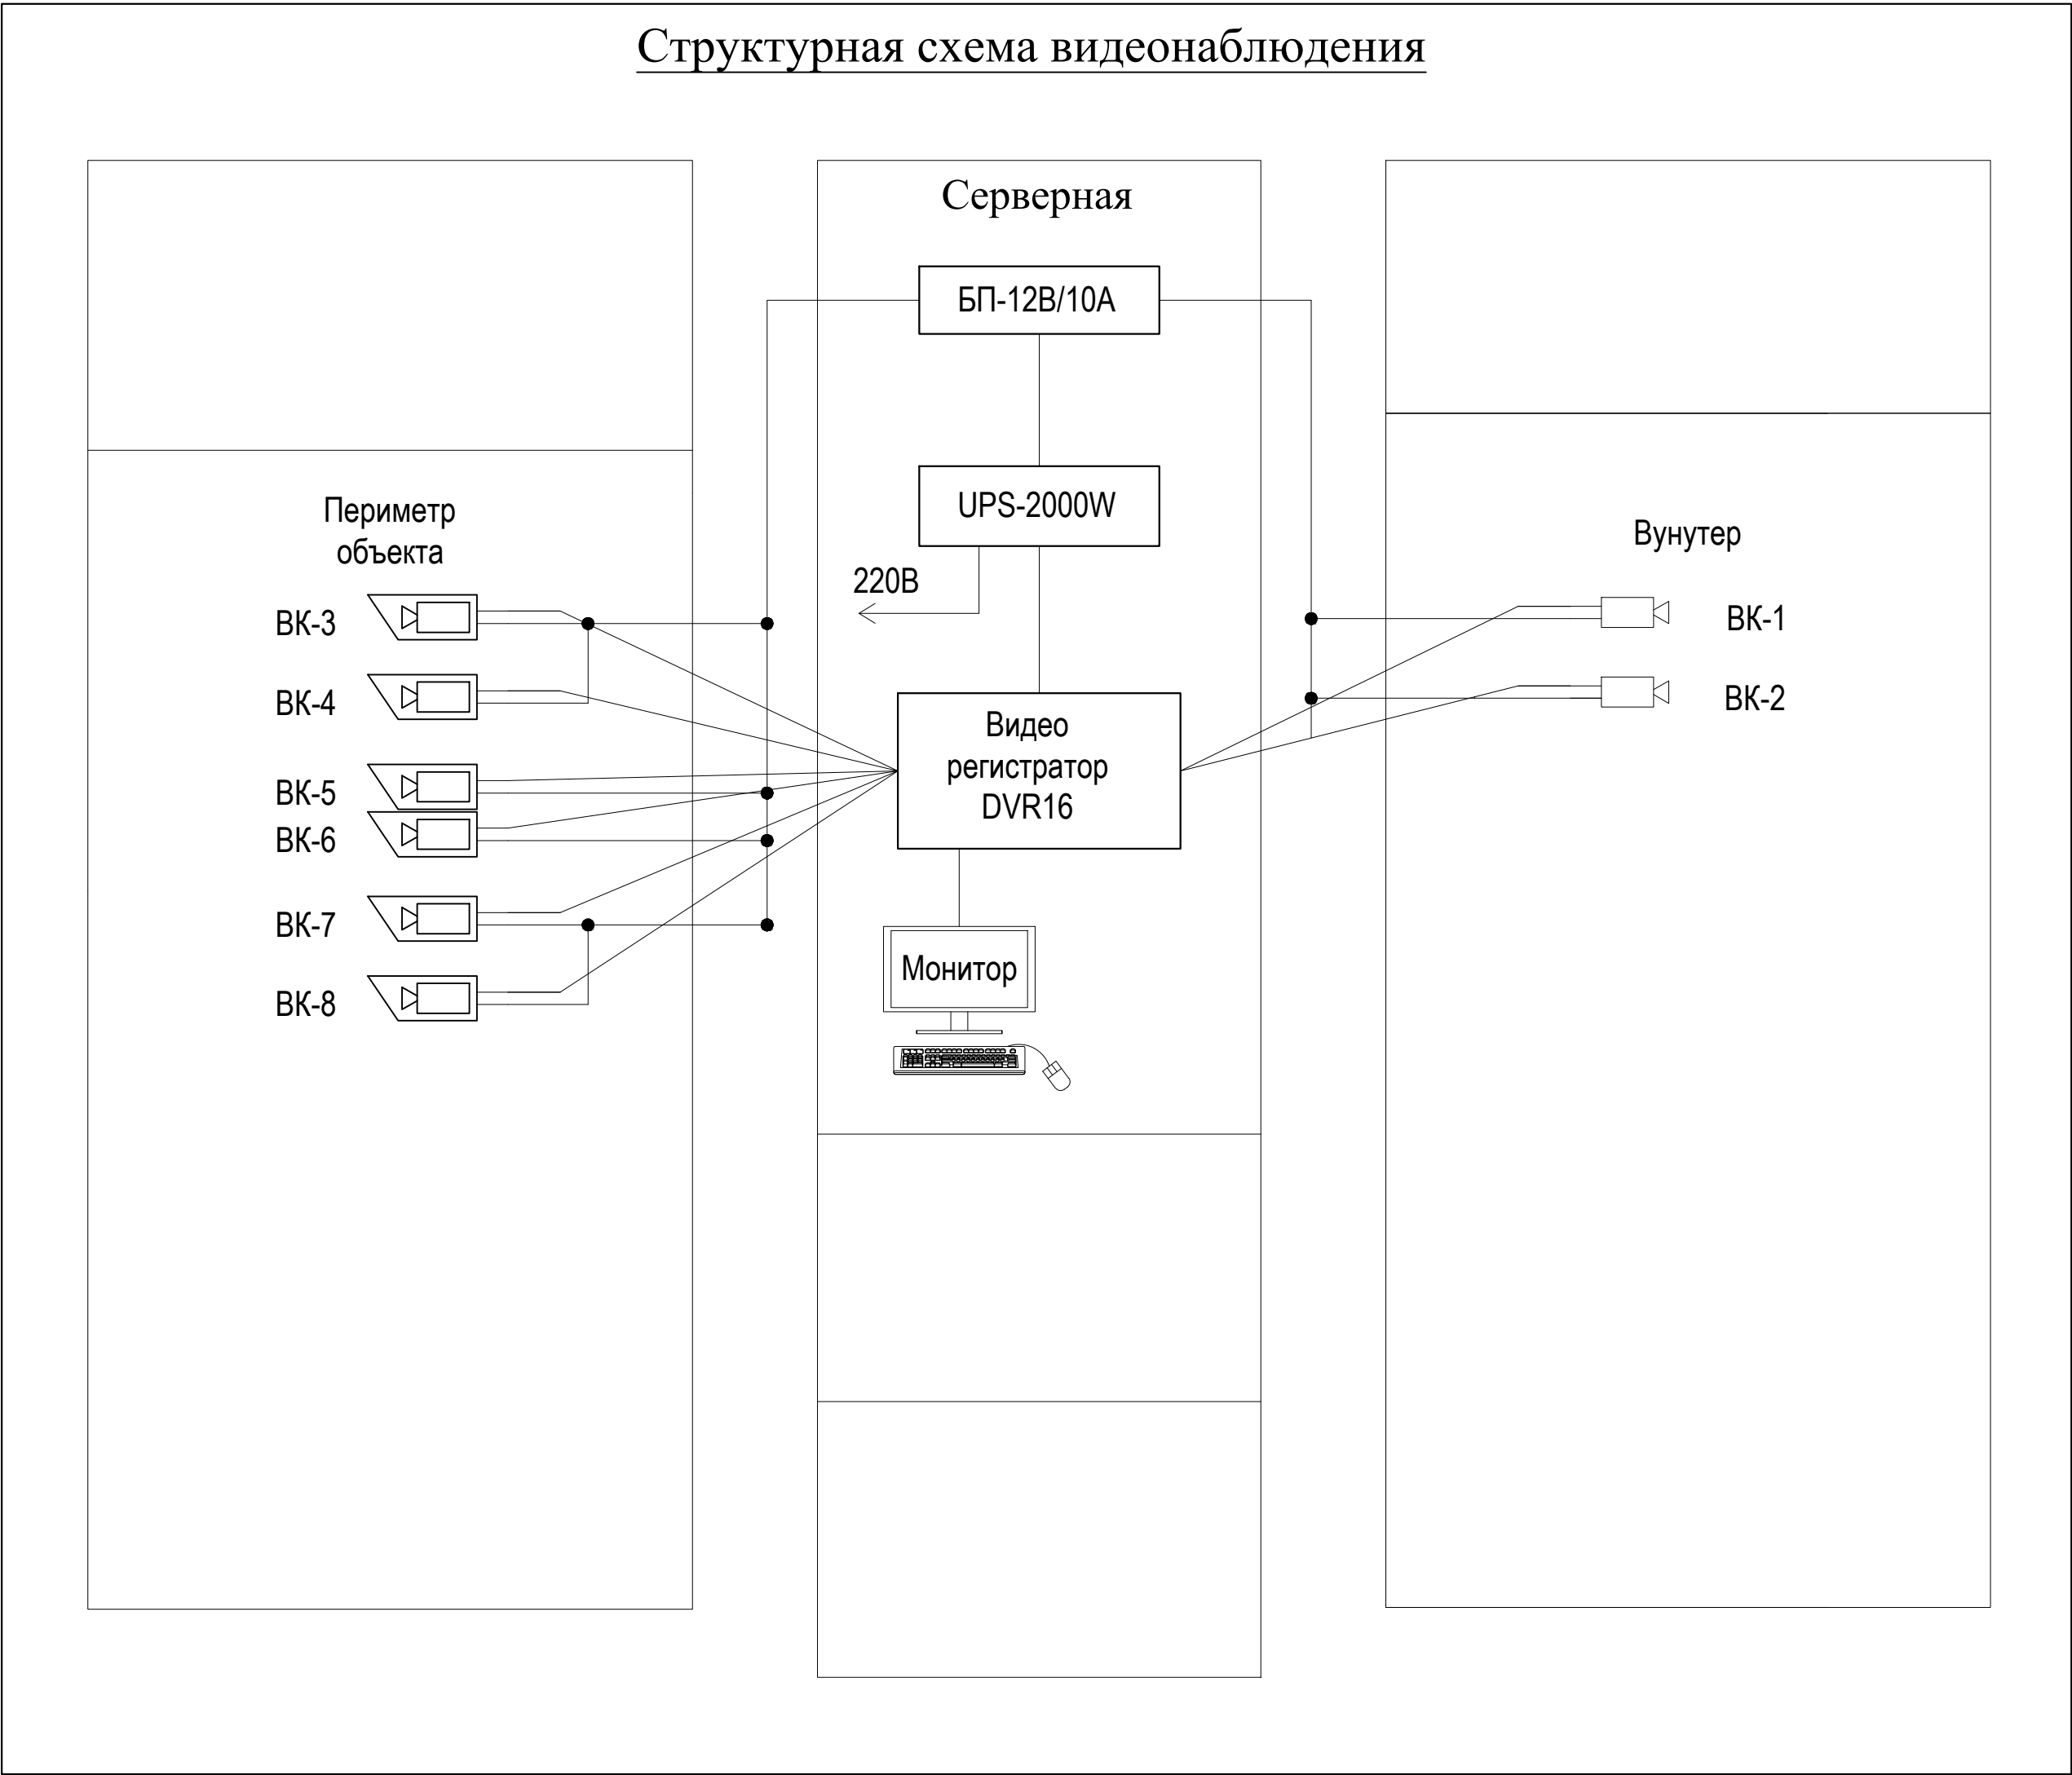

				ВН.-1.			
				Капитальный ремонт здания офиса ПРООН в г. Нукус			
Директор	Досназаров А.			Стадия	Лист	Листов	
ГИП	Бекманова З.			РП	1	2	
Н.контр.	Канназарова Т.			Общие данные			
Разраб.	Жаббарбергенов						

План расположения камер видеонаблюдения 2-го этажа

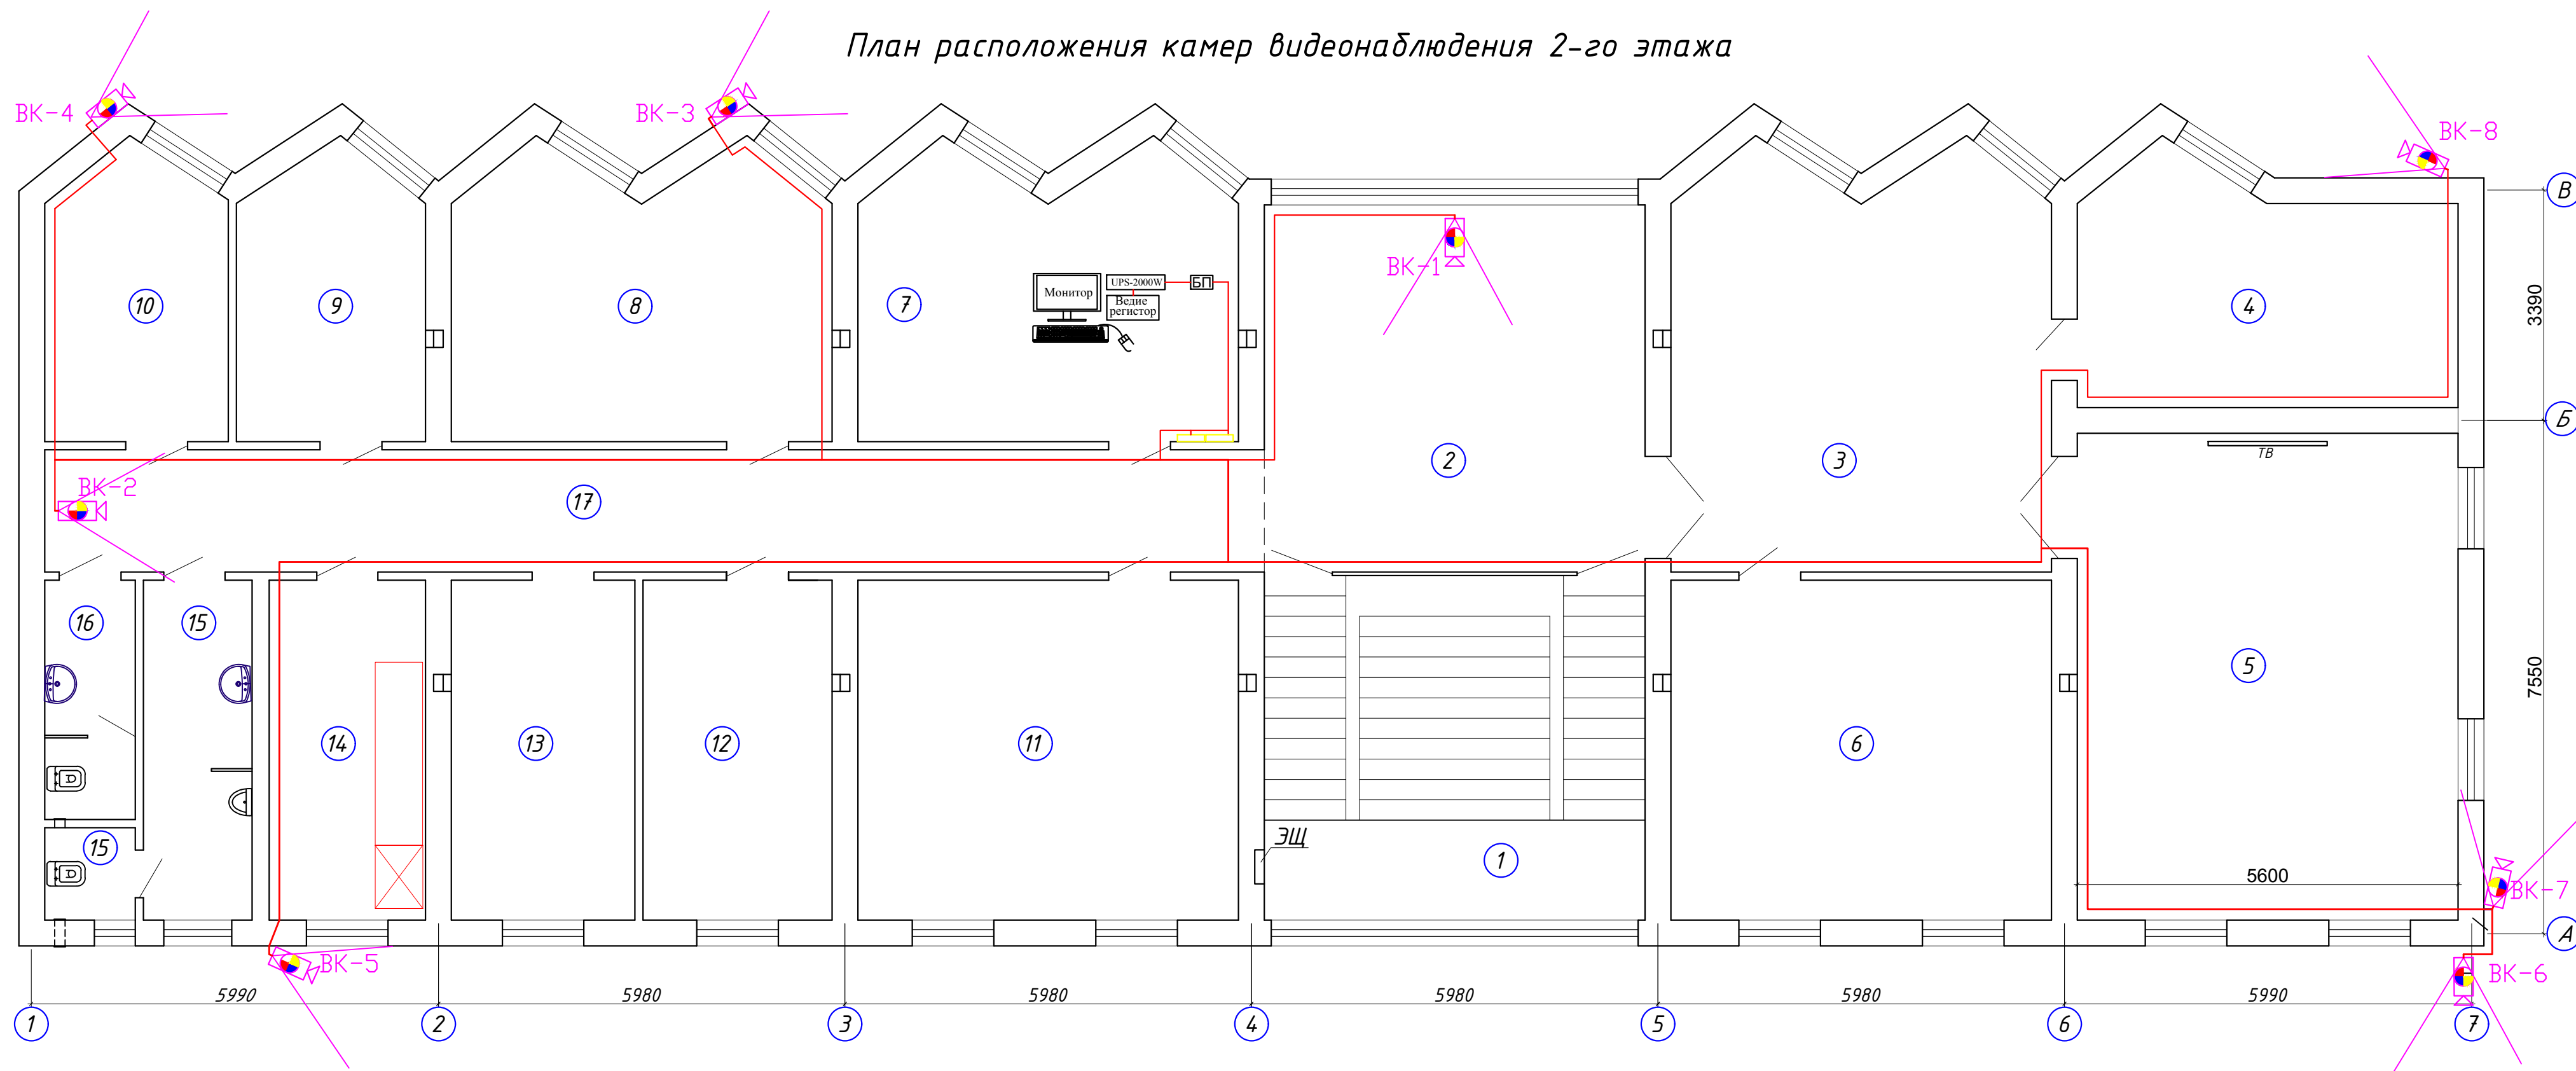

Экспликация помещений

<i>№ пом.</i>	<i>Наименование помещений</i>	<i>Площ. м2</i>
1	Лестничная клетка	28,39
2	Холл, дежурная	30,24
3	Выставочная	33,14
4	Бухгалтерия	18,19
5	Конференц зал	40,1
6	Кабинет начальника	28,0
7	Серверная	22,38
8	Служебный кабинет	22,38
9	Служебный кабинет	11,12
10	Служебный кабинет	10,84
11	Служебный кабинет	28,0

12	Служебный кабинет	13,9
13	Служебный кабинет	13,5
14	Кухня	11,5
15	Санузел с умывальней мужской	9,77
16	Санузел с умывальней женский	4,68
17	Коридор	32,29

Примечание

1. Видеонаблюдения выполняется кабелем UTP 5е 4х2х0,5мм2 скрыто в кабель-канале.
2. Питание видеокамеры выполняется кабелем ПУГНП скрыто в кабель-канале.
3. Кабель-канал выполняется коробом ПВХ открыто на стене - 200 мм ниже потолка.
3. Купольные видеокамеры устанавливается в потолке.
4. Уличные видеокамеры устанавливается на h=4м до h=6м в стене от уровня земли.

[illegible]

